



ООО «Спектрон»

Общество с ограниченной ответственностью «Спектрон»
Юридический адрес: 644065, Омская область, г.о. город Омск,
г. Омск, ул. 1-я Заводская, д.27, помещ. 201

Свидетельство СРО-НП-СПАС-П-5507235217-0191-1

Федеральное государственное бюджетное образовательное учреждение высшего образования
«Омский государственный аграрный университет имени П.А. Столыпина» (далее – ФГБОУ ВО Омский ГАУ),
расположенное по адресу: г. Омск, ул. Физкультурная, 8Б

ПРОЕКТНАЯ ДОКУМЕНТАЦИЯ Система автоматической пожарной сигнализации и система оповещения и управления эвакуацией людей при пожаре

409-26.ПСО





ООО "Спектрон"

Общество с ограниченной ответственностью «Спектрон»
Юридический адрес: 644065, Омская область, г.о. город Омск,
г. Омск, ул. 1-я Заводская, д.27, помещ. 201

Свидетельство СРО-НП-СПАС-П-5507235217-0191-1

Федеральное государственное бюджетное образовательное учреждение высшего образования
«Омский государственный аграрный университет имени П.А. Столыпина» (далее – ФГБОУ ВО Омский ГАУ),
расположенное по адресу: г. Омск, ул. Физкультурная, 8Б

ПРОЕКТНАЯ ДОКУМЕНТАЦИЯ Система автоматической пожарной сигнализации и система оповещения и управления эвакуацией людей при пожаре

409-26.ПСО

ГИП
ООО "Спектрон"



Р.Б. Холов

2026



Ведомость основных комплектов чертежей 409-26.ПСО

Обозначение	Наименование	Примечание
409-26.ПСО	Система автоматической пожарной сигнализации и система оповещения и управления эвакуацией	
	людей при пожаре	

Ведомость чертежей основного комплекта

Лист	Наименование	Примечание
1	Общие данные	
2	Структурная схема. Начало	
3	Структурная схема. Продолжение	
4	Структурная схема. Окончание	
5	Схема расположения сетей и оборудования системы пожарной сигнализации.	
	Подвал	
6	Схема расположения сетей и оборудования системы пожарной сигнализации	
	Первый этаж	
7	Схема расположения сетей и оборудования системы пожарной сигнализации	
	Второй этаж	
8	Схема расположения сетей и оборудования системы пожарной сигнализации	
	Третий этаж	
9	Схема расположения сетей и оборудования системы пожарной сигнализации	
	Четвертый этаж	
10	Схема расположения сетей и оборудования системы пожарной сигнализации	
	Пятый этаж	
11	Схема расположения сетей и оборудования системы пожарной сигнализации.	
	Чердак	
12	Схема расположения сетей и оборудования системы оповещения и управления эвакуацией людей при пожаре. Подвал	
13	Схема расположения сетей и оборудования системы оповещения и управления эвакуацией людей при пожаре. Первый этаж	
14	Схема расположения сетей и оборудования системы оповещения и управления эвакуацией людей при пожаре. Второй этаж	
15	Схема расположения сетей и оборудования системы оповещения и управления эвакуацией людей при пожаре. Третий этаж	
16	Схема расположения сетей и оборудования системы оповещения и управления эвакуацией людей при пожаре. Четвертый этаж	
17	Схема расположения сетей и оборудования системы оповещения и управления эвакуацией людей при пожаре. Пятый этаж	
18	Схема расположения сетей и оборудования системы оповещения и управления эвакуацией людей при пожаре. Чердак	
19	Схема распределения ЗКПС. Подвал	
20	Схема распределения ЗКПС. Первый этаж	
21	Схема распределения ЗКПС. Второй этаж	
22	Схема распределения ЗКПС. Третий этаж	
23	Схема распределения ЗКПС. Четвертый этаж	
24	Схема распределения ЗКПС. Пятый этаж	
25	Схема распределения ЗКПС. Чердак	
26	Схема подключения оборудования. Начало	
27	Схема подключения оборудования. Продолжение	
28	Схема подключения оборудования. Продолжение	
29	Схема подключения оборудования. Продолжение	
30	Схема подключения оборудования. Окончание	
31	Внешний вид стойки речевого оповещения	

Ведомость ссылочных и прилагаемых документов

Обозначение	Наименование	Примечание
	Ссылочные документы	
СП 3.13130.2009	Система оповещения и управления эвакуацией	
	людей при пожаре. Требования противопожарной защиты	
СП 484.1311500.2020	Системы пожарной сигнализации и автоматизация систем противопожарной защиты. Нормы и правила проектирования	
СП 485.1311500.2020	Установки пожаротушения автоматические. Нормы и правила проектирования	
СП 486.1311500.2020	Перечень зданий, сооружений, помещений и оборудования, подлежащих защите автоматическими установками пожаротушения и системами пожарной сигнализации	
СП 6.13130.2021	Системы противопожарной защиты. Электрооборудование. Требования пожарной безопасности	
СП 12.13130.2009	Определение категорий помещений, зданий и наружных установок по взрывопожарной и пожарной опасности	
ПУЭ	Правила устройства электроустановок	
ГОСТ Р 59638-2021	Системы пожарной сигнализации. Руководство по проектированию, монтажу, техническому обслуживанию и ремонту. Методы испытаний на работоспособность	
ГОСТ Р 59639-2021	Системы оповещения и управления эвакуацией людей при пожаре. Руководство по проектированию, монтажу, техническому обслуживанию и ремонту. Методы испытаний на работоспособность	
ГОСТ Р 31565-2012	Кабельные изделия. Требования пожарной безопасности	
	Прилагаемые документы	
409-26.ПСО.СО	Спецификация оборудования, изделий и материалов	
СРО-ИП-СПАС-П-5507235217-0191-1	Свидетельство о допуске к определенному виду работ, которые оказывают влияние на безопасность объектов капитального строительства	

Расчет емкости аккумуляторных батарей для "ШПС-12 исп. 20" (FВ01)

Наименование оборудования	Потребляемый ток, А		Кол-во	Дежурный режим, А	Режим тревоги, А
	Дежурный	Тревога			
"С2000-КДЛ исп. 01"	0,16	0,16	6	0,96	0,96
"ШПС-12 исп.20"	0,1	0,1	1	0,1	0,1
Средний ток нагрузки				1,06	1,06
Емкость аккумуляторной батареи для работы системы в дежурном режиме (24 часа) составит: С=24х1,06=25,06 Ач					
Емкость аккумуляторной батареи для работы системы в режиме "Тревога" (1 час) составит: С=1х1,06=1,06 Ач					
Общая емкость аккумуляторных батарей для работы оборудования системы в дежурном режиме и режиме "Пожар" составляет С=26,12 Ач. С учетом коэффициента старения батарей 1,3 необходимая емкость аккумуляторных батарей составит 34,00 Ач.					
В щит ШПС-12 исп.20 устанавливается две аккумуляторных батареи 12В, 26Ач, что с запасом обеспечивает требуемую емкости АКБ для нормативного времени работы системы.					

Расчет емкости аккумуляторных батарей для "ШПС-12 исп. 20" (FВ02)

Наименование оборудования	Потребляемый ток, А		Кол-во	Дежурный режим, А	Режим тревоги, А
	Дежурный	Тревога			
"С2000-КДЛ исп. 01"	0,16	0,16	5	0,8	0,8
"ШПС-12 исп.20"	0,1	0,1	1	0,1	0,1
Средний ток нагрузки				0,9	0,9
Емкость аккумуляторной батареи для работы системы в дежурном режиме (24 часа) составит: С=24х0,9=21,6 Ач					
Емкость аккумуляторной батареи для работы системы в режиме "Тревога" (1 час) составит: С=1х0,9=0,9 Ач					
Общая емкость аккумуляторных батарей для работы оборудования системы в дежурном режиме и режиме "Пожар" составляет С=22,5 Ач. С учетом коэффициента старения батарей 1,3 необходимая емкость аккумуляторных батарей составит 29,25 Ач.					
В щит ШПС-12 исп.20 устанавливается две аккумуляторных батареи 12В, 26Ач, что с запасом обеспечивает требуемую емкости АКБ для нормативного времени работы системы.					

Расчет емкости аккумуляторных батарей для "ШПС-12 исп. 20" (FВ03)

Наименование оборудования	Потребляемый ток, А		Кол-во	Дежурный режим, А	Режим тревоги, А
	Дежурный	Тревога			
"С2000-СП1 исп.01"	0,02	0,3	2	0,04	0,6
"ШПС-12 исп.20"	0,1	0,1	1	0,1	0,1
Средний ток нагрузки				0,14	0,7
Емкость аккумуляторной батареи для работы системы в дежурном режиме (24 часа) составит: С=24х0,14=3,36 Ач					
Емкость аккумуляторной батареи для работы системы в режиме "Тревога" (1 час) составит: С=1х0,14=0,14 Ач					
Общая емкость аккумуляторных батарей для работы оборудования системы в дежурном режиме и режиме "Пожар" составляет С=3,5 Ач. С учетом коэффициента старения батарей 1,3 необходимая емкость аккумуляторных батарей составит 4,55 Ач.					
В щит ШПС-12 исп.20 устанавливается две аккумуляторных батареи 12В, 26Ач, что с запасом обеспечивает требуемую емкости АКБ для нормативного времени работы системы.					

Основные показатели

Наименование защищаемых помещений	Вид защиты	Извещатель, оповещатель		Приемная станция		ШПС - 1 шт
		тип	кол.	тип	кол.	
Федеральное государственное бюджетное образовательное учреждение высшего образования "Омский государственный аграрный университет имени П.А. Столыпина" (далее - ФГБОУ ВО Омский ГАУ), расположенное по адресу: г. Омск, ул. Физкультурная, 86	Система пожарной сигнализации, оповещения и управления эвакуацией людей при пожаре	"Молния-12"	174	"С2000-КПБ"	3	
		"ДИП-34А-04"	626	"С2000-КДЛ-2И исп.01"	11	
		"ИПС33-34М исп.01"	32			
		"С2000-ИП-03"	11			
		"Глагол Н1-3"	274	Стойка речевого оповещения "ГРОМБОН"		
"Глагол Н1-5"	26					
"Глагол К-10"	8					

Условные обозначения

Наименование	Обозначение
Извещатель пожарный дымовой адресный	
Извещатель пожарный дымовой адресный за подвесным потолком	
Извещатель пожарный ручной адресный	
Оповещатель пожарный речевой	
Оповещатель пожарный световой	
Прокладка кабеля в кабель-канале	
Прокладка кабеля в трубе гибкой гофрированной	
Проводка уходит на более низкую/высокую отметку	
Проводка приходит с более низкой/высокой отметки	
Адресный расширитель	
Релейный модуль	

Общие указания

1. Документация разработана на основании:

- договора,
- задания на проектирование,
- требований пожарной безопасности, изложенных в нормативных правовых актах, нормативных документах;
- технической документацией изготовителей технических средств пожарной сигнализации, в части, не противоречащей нормативным документам по проектированию.

2. Проектируемый объект - общежитие, расположенное по адресу: г. Омск, ул. Физкультурная, 86. Здание пятиэтажное, с подвалом и техническим этажом. Имеет 3 входа на первый этаж - главный вход с ул. Физкультурная, два входа со стороны двора. Также с торцов здания располагается два входа в подвал. За отметку 0,000 принят уровень чистого пола первого этажа. Высотные отметки несущих конструкций перекрытий 0,000, +3,600, +6,600,+9,600, +12,600, +15,600. Площадь здания 5500 м².

Идентификационные признаки здания (ст.33 И384-ФЗ):

- здание жилое со встроенными помещениями общественного назначения;
- не подлежит к объектам транспортной инфраструктуры и к другим объектам, функционально-технологические особенности которых влияют на безопасность;
- не принадлежит к опасным производственным объектам;
- не взрывопожароопасное;
- с постоянным пребыванием людей;
- уровень ответственности здания - II;
- степень огнестойкости здания - II;
- класс конструктивной пожарной опасности - I;
- класс функциональной пожарной опасности - Ф 1.3, Ф 3.1

Высота помещений в подвале 2,4м. Высота помещений на первом этаже 2,6м-3,2 м. Высота помещений на 2-5 этажах 2,6 м. Высота помещений на техническом этаже 1,5м.

Здание имеет следующие конструктивные параметры

- конструктивная система здания - стеновая;
- наружные стены здания и из кирпича 640 мм;
- рядовые плиты перекрытия и покрытия: перекрытия- железобетонные пустотные, покрытия-железобетонные ребристые;
- перегородки - кирпич - 120 мм;
- несущие внутренние стены - кирпич - 640 мм;
- крыша - плоская, мембранная (ПН-Крылья Проф).

3. В данной документации впервые примененого или разработанного оборудования, приборов, изделий или материалов, а также изобретений нет.

4. Чертежи разработаны в соответствии с нормами, правилами и стандартами, действующими на территории РФ.

5. В соответствии с Гражданским кодексом РФ данная документация не может быть использована для других целей и передаваться другим организациям и лицам без согласия ООО "Спектрон".

6. Условные графические обозначения оборудования и проводок приняты по ГОСТ 21210-2014, РД 25.953-90.

7. Монтаж адресных линий, линий оповещения и управления эвакуацией людей при пожаре, а также соединительных линий выполнить с учетом требований СП 484.1311500.2020, СП 3.13130.2009, СП 6.13130.2021.

В одном кабель-канале/трубе гофрированной проложить один кабель одной ДПЛС. Запрещается прокладывать две линии одной ДПЛС в одном кабель-канале/трубе гофрированной. Кабели ДПЛС проложить отдельно от кабелей питания.

Кабели ДПЛС и кабели светового оповещения проложить совместно.

Кабели речевого оповещения проложить отдельно от кабелей ДПЛС и кабелей светового оповещения.

Основные и резервные линии интерфейса RS-485 и электропитания проложить в разных кабель-каналах, трубах гофрированных.

В Проходы кабеля через стены и перекрытия выполнить в закладных гильзах. Материал гильз-труба тонкостенная. Кабель в гильзах уплотнить легкоплавким негорючим материалом.

9. До нарезки кабеля, провода и трубы их расчетную длину уточнить по месту монтажа.

10. В документации выполнена система оповещения 3-го типа в соответствии с п. 4 таблицы 2 СП 3.13130.2009.

Система речевого оповещения построена на базе оборудования "ГРОМБОН".

11. В документации выполнена адресная система пожарной сигнализации в соответствии с п. 2 таблицы А.1 СП 484.1311500.2020.

Система пожарной сигнализации выполнена на базе оборудования компании ЗАО НВП "БОЛИД".

12. Проектируемый объект разделен на зоны контроля пожарной сигнализации (ЗКПС) в соответствии с п.6.3 СП 484.1311500.2020.

Принятие решения о возникновении пожара осуществляется выполнением одного из алгоритмов для каждой зоны ЗКПС в соответствии с п.6.4 СП 484.1311500.2020.

Алгоритм А должен выполняться при срабатывании одного извещателя пожарного (ИП) без осуществления процедуры перезапроса. В качестве ИП для данного алгоритма применяются извещатели пожарные ручные.

Алгоритм В должен выполняться при срабатывании автоматического ИП и дальнейшем повторном срабатывании этого же ИП или другого автоматического ИП той же ЗКПС за время не более 60 с, при этом повторное срабатывание должно осуществляться после процедуры автоматического перезапроса. В качестве ИП для данного алгоритма применяются ИП автоматические дымовые, тепловые, имеющие информационную и электрическую совместимость для корректного выполнения процедуры перезапроса.

13. Буквенно-цифровое обозначение оборудования:

XXX XX

порядковый номер оборудования

буквенное обозначение оборудования

14. Буквенно-цифровое обозначение извещателей:

Х

позиционное обозначение

XXX XX

порядковый номер извещателя в ДПЛС

номер С2000-КДЛ-2И исп. 01

буквенное обозначение извещателя

15. Буквенно-цифровое обозначение речевых оповещателей:

Х

позиционное обозначение

ХВАД XX

порядковый номер оповещателя

номер линии оповещения

буквенное обозначение оповещателя

номер шкафа

16. Буквенно-цифровое обозначение световых табл:

Х

позиционное обозначение

ХВАД XX

порядковый номер оповещателя

номер линии оповещения

буквенное обозначение оповещателя

номер С2000-КПБ

17. Буквенно-цифровое обозначение линий:

ДПЛС - двухпроводная линия связи;

СО - сеть оповещения;

КС - кабель электропитания;

ЛС - линия RS-485;


ПЦН - сигнал на пульт центрального наблюдения;

ЛПО - линия пуска системы речевого оповещения;

ЛПИ - линия индикации состояния стойки речевого оповещения;

ЗКПС - зона контроля пожарной сигнализации.




Согласовано

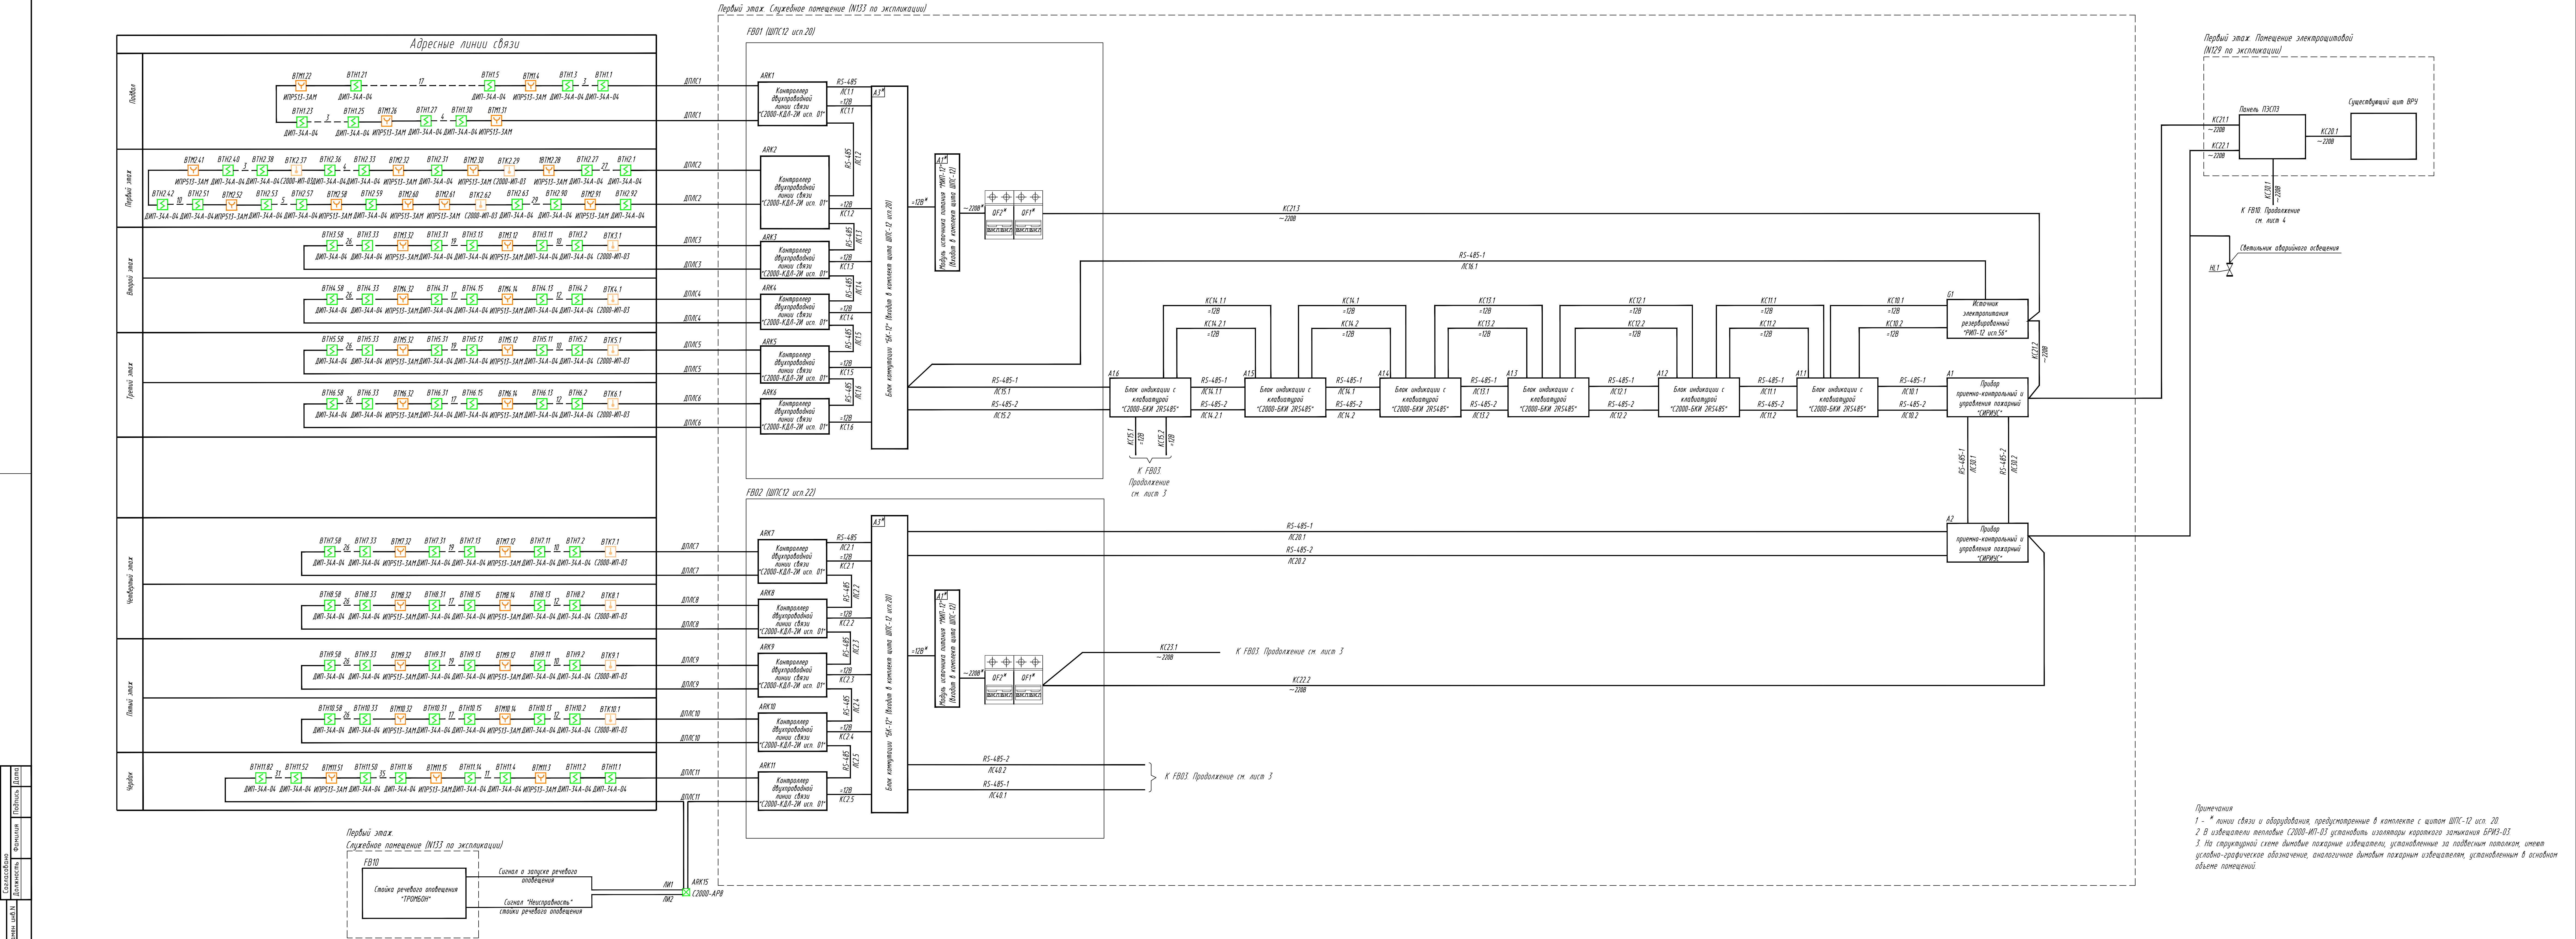

Согласовано	Дата	
	Подпись	
Должность	Фамилия	
Взам. инв. N		
Подпись и дата		
Инв. N подл.		

К ФВ03. См. лист 3

К ПЭСПЗ. См. лист 2

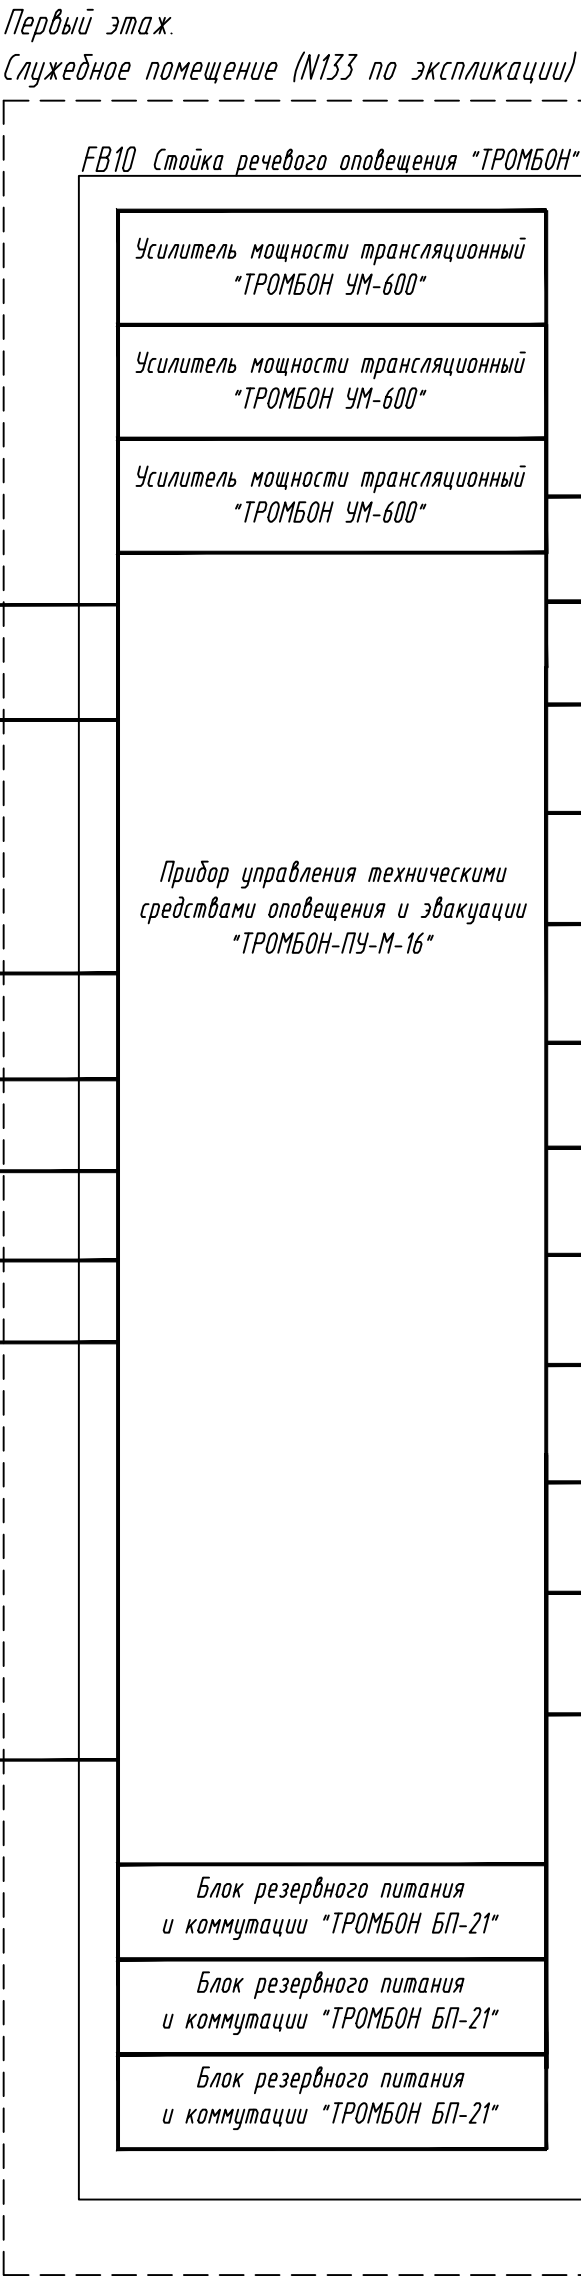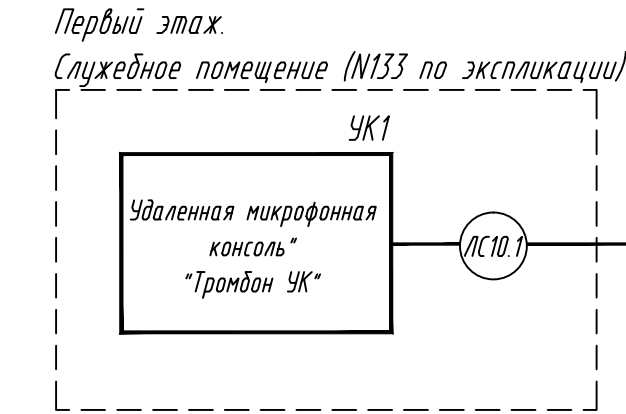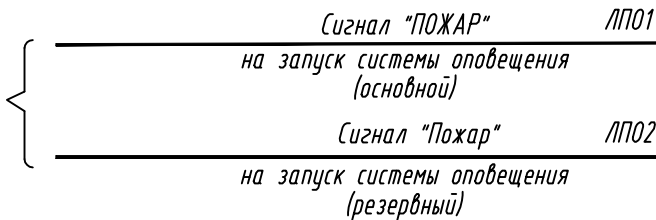

10С01

73 Вт

10С02

85 Вт

10С03

96 Вт

10С04

86 Вт

10С05

86 Вт

10С06

86 Вт

10С07

86 Вт

10С08

91 Вт

10С09

91 Вт

10С010

91 Вт

10С011

91 Вт


10С012

80 Вт

Линии речевого оповещения

10В1АД1.1	21	10В1АД1.21	Подбал
10В1АД2.1	25	10В1АД2.25	Первый этаж
10В1АД3.1	28	10В1АД3.28	
10В1АД4.1	28	10В1АД4.28	
10В1АД5.1	28	10В1АД5.28	Второй этаж
10В1АД6.1	28	10В1АД6.28	Третий этаж
10В1АД7.1	28	10В1АД7.28	
10В1АД8.1	29	10В1АД8.29	Четвертый этаж
10В1АД9.1	29	10В1АД9.29	
10В1АД10.1	28	10В1АД10.28	Пятый этаж
10В1АД11.1	28	10В1АД11.28	
10В1АД12.1	8	10В1АД12.8	Чердак

409-26.ПСО					
Федеральное государственное бюджетное образовательное учреждение высшего образования "Омский государственный аграрный университет имени П.А. Стыкина" (далее - ФГОУ ВО Омский ГАУ), расположенное по адресу: г. Омск, ул. Физкультурная, 85					
Изм.	Кол.ч.	Лист	Ндоп.	Подп.	Дата
Разраб.	А.Ю. Иванов	4			04.26
Н. контр.	Р.Б. Холод				04.26
ГИП	Р.Б. Холод				04.26
Система автоматической пожарной сигнализации и система оповещения и управления эвакуацией людей при пожаре			Стадия	Лист	Листов
			П	4	
Структурная схема. Окончание			 ООО "Спектрон"		

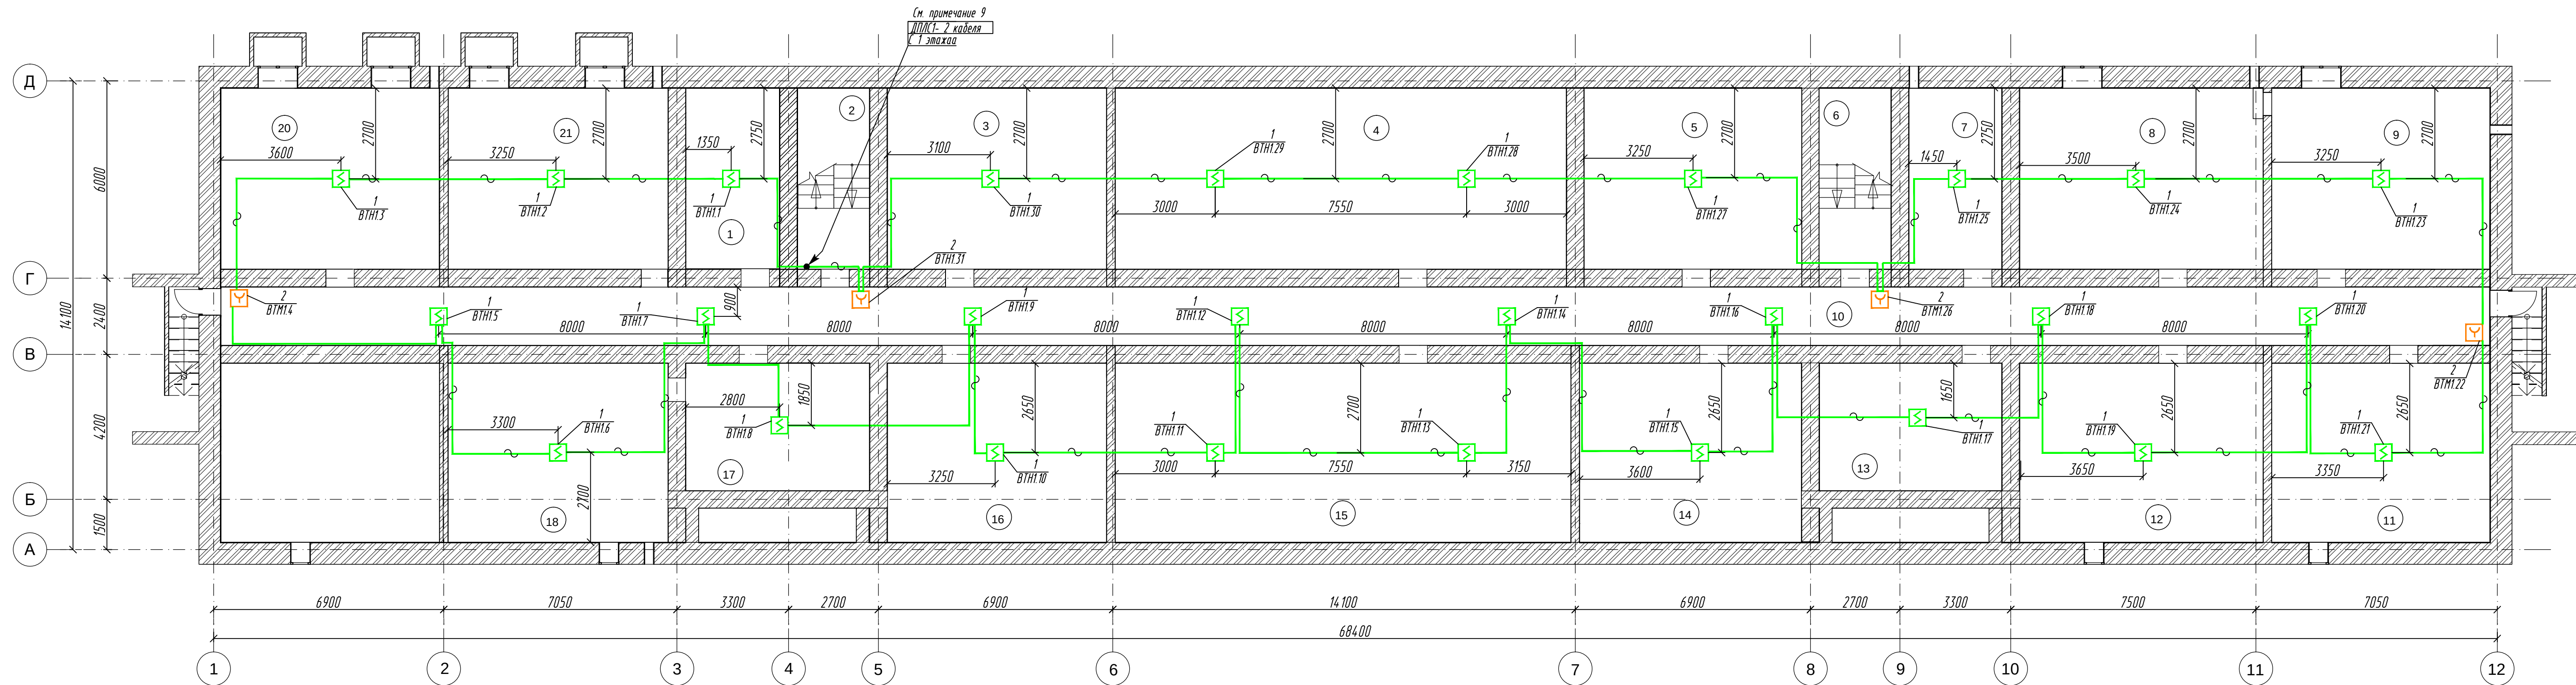


Экспликация помещений

Номер поме-	Наименование
1	Теплоузел
2	Лестничная клетка
3	Помещение
4	Помещение
5	Помещение
6	Лестничная клетка
7	Помещение
8	Помещение
9	Помещение
10	Коридор
11	Помещение
12	Помещение
13	Помещение
14	Помещение
15	Помещение
16	Помещение
17	Помещение
18	Помещение

- Примечания
- Пожарные извещатели установить согласно требованиям СП 484.1311500.2020.
 - Извещатели поз. 1 установить в защищаемых помещениях на потолок.
 - Извещатели поз. 2 установить на стене на высоте 1500мм от уровня чистого пола. Рядом с извещателями установить знак безопасности.
 - Монтаж кабельных линий выполнить согласно требованиям СП 6.13130.2021 и инструкций завода-изготовителя.
 - Адресную линию связи выполнить кабелем КПСЭн2(A)-FRLSLTx сечением 1х2х0,75 кв.мм. Кабель проложить по стенам и потолку в трубе гибкой гофрированной ПВХ-20.
 - Проходы через стены выполнить в закладных гильзах из трубы тонкостенной Ду=20. Кабель в гильзах уплотнить легкопроходимым негорючим материалом.
 - При параллельной прокладке расстояние от сетей системы пожарной сигнализации, оповещения и управления эвакуацией людей при пожаре до кабелей электропитания должно быть не менее 0,5м.
 - Допускается располагать оборудование с отступлением от места, обозначенного в данной рабочей документации, при условии соблюдения требований СП 484.1311500.2020.
 - В указанном месте выполнить два стояка, для прокладки разных линий одной ДПЛС в разных стояках.

Позиции оборудования
1-«ДПЛС-34А-04»
2-«ИПР513-3АМ исп. 01»

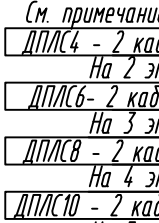

Номер пункта	Наименование
129	Электрощитовая
130	Гамбур
131	Серверная
132	Комната досуга
133	Служебное помещение
134	Комната отдыха
135	Комната администратора
136	Комната для сушки белья
137	Кладовая
138	Актовый зал
139	Коридор
140	Вестибиль
141	Кухня
142	Комната
143	Комната
144	Комната
145	Комната
146	Коридор
147	Туалет
148	Туалет
149	Коридор
150	Комната личной гигиены женщин
151	Душевая
152	Умывальная
153	Комната
154	Комната
155	Комната
156	Комната
157	Коридор
158	Гладильная
159	Лестничная клетка
160	Подсобное помещение
162	Туалет
163	Комната
164	Комната
165	Кухня

мечения

Пожарные извещатели установить согласно требованиям СП 484.1311500.2020.

Извещатели поз. 1, 3 установить в защищенных помещениях на потолке (на подвесном потолке).

Извещатели поз. 2 установить на стене на высоте 1500мм от уровня чистого пола.

Этом с извещателями установить знак деагонизации.

Монтаж кабельных линий выполнять согласно требованиям СП 6.13.130.2021

инструкций завода-изготовителя.

Адресные линии связи выполнять кабелем КТРСнЗ(А)-FRLS1х1х сечением 1х2х0,75 кв.мм.

Кабель проложить по стенам и потолку в кабель канале 25х16, 40х25, 100х160

Проклады через стены выполнять в закладных гильзах из трубы поликарбоната Ду=20 Кабель укладывать уплотнителем негорючими негорючим материалом

При параллельной прокладке расстояние от сетей системы пожарной сигнализации, оповещения и управления эвакуацией людей при пожаре до кабельной электропроводки должно быть не менее 0,5м.

Допускается располагать оборудование с опустошением от места, обозначенного в данной технической документации, при условии соблюдения требований СП 484.1311500.2020

Пуск кабелей к оборудованию, установленному ниже уровня основного потолка (извещатели, вентеляторы) и вход балок выполнять с применением штек, галк, шайб, стяжек стальных и

здоров в соответствии с инструкцией по монтажу завода изготовителя.


Основные и резервные линии интерфейса RS-485 и электропроводка проложить в разных

каналах, трубах гофрированных

В указанном месте выполнить два стояка, для прокладки разных линий одной ДПС в разных

этажах.

						409-26 ПСО
Федеральное государственное бюджетное образовательное учреждение высшего образования "Национальный исследовательский университет имени Л.А. Савитина" (ИУСВ) - филиал ФГБОУ ВПО «ПГУ» расположенный по адресу: г. Омск ул. Космонавтов №8						
Выполч.	Листы	Надк.	Подп.	Дата		
Холодов Р.Б.	А.Ю.	Иванов А.	[подпись]	04.26	Система автоматической пожарной сигнализации и системы оповещения и управления эвакуацией людей при пожаре (схема расположения сенсоров и оборудования систем пожарной сигнализации)	стадия Проект Листов 1 6
Контр.	Р.Б. Холодов Р.Б. Холодов	(подписи)	(подписи)	04.26 04.26	ООО "Спектрон" Первый этаж	

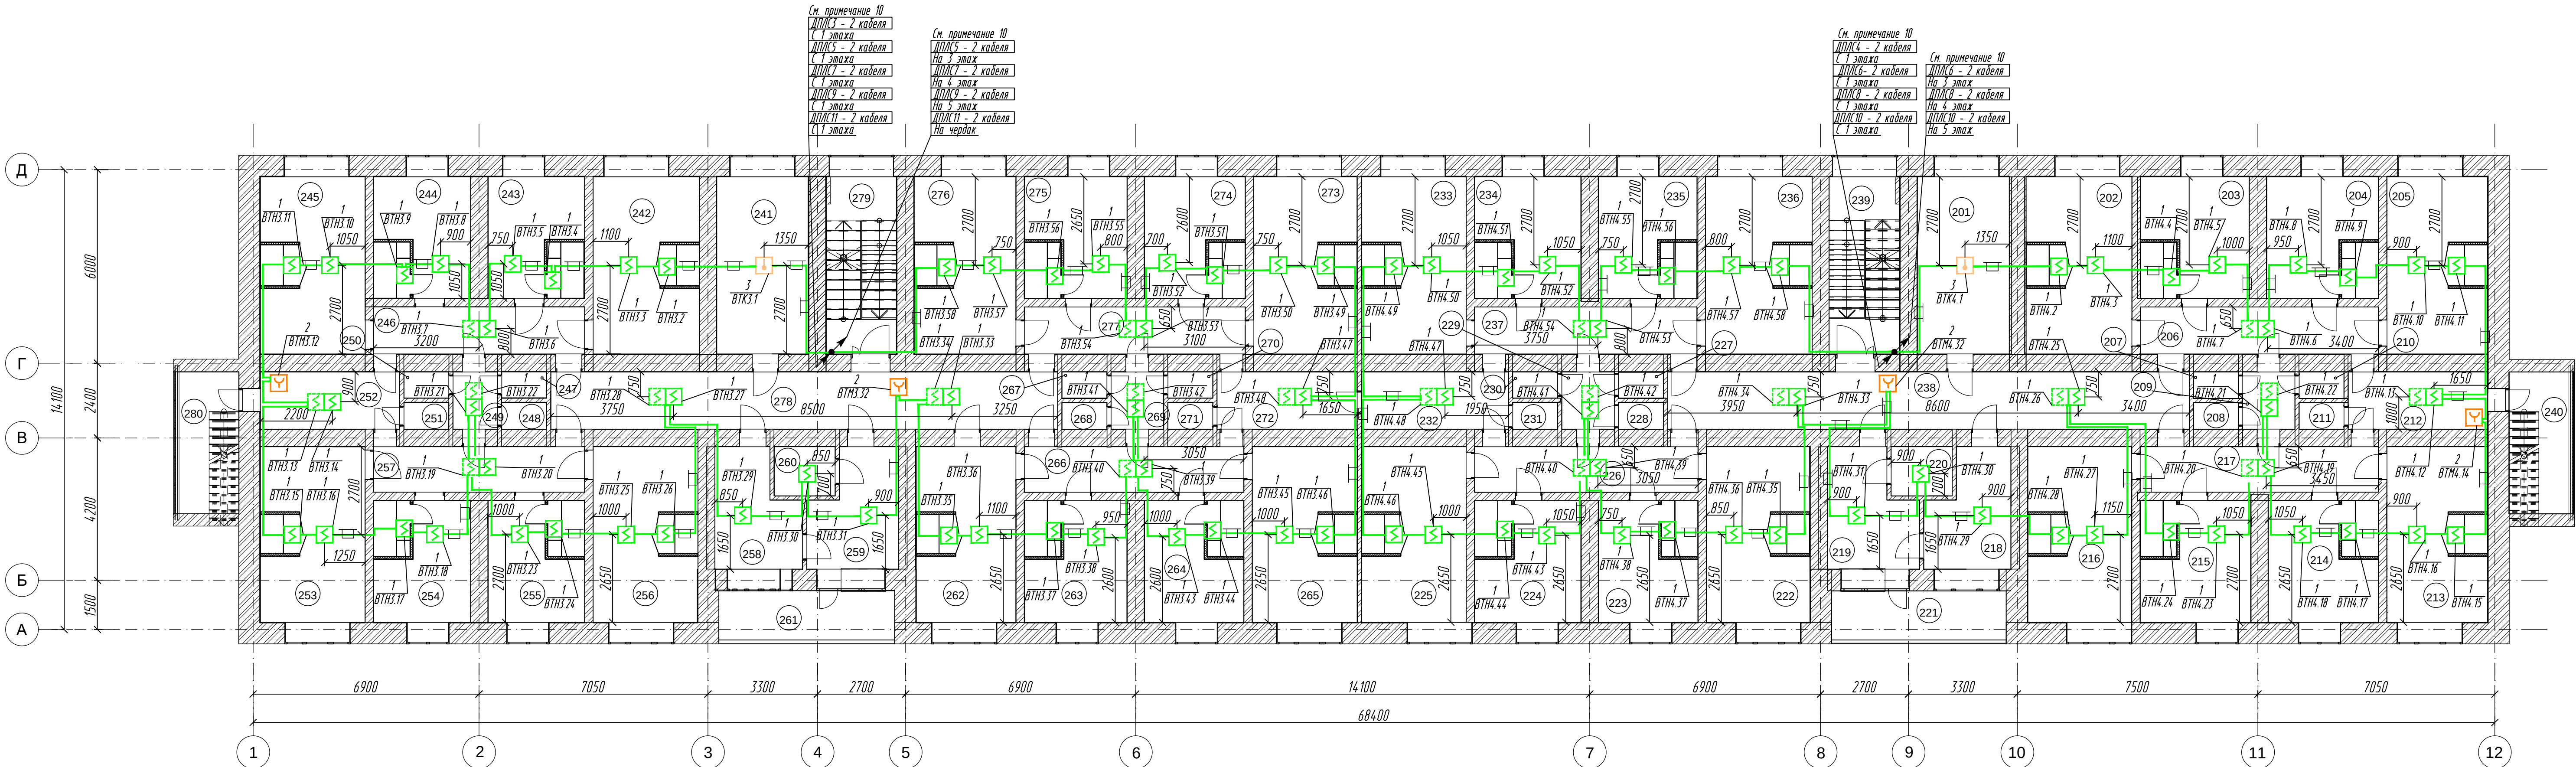

Экспликация помещений

Номер поме-	Наименование
201	Кухня
202	Комната
203	Комната
204	Комната
205	Комната
206	Коридор
207	Туалет
208	Туалет
209	Коридор
210	Комната личной гигиены женщин
211	Душ
212	Умывальная
213	Комната
214	Комната
215	Комната
216	Комната
217	Коридор
218	Гладильная
219	Комната для сушки белья
220	Подсобное помещение
221	Лоджия
222	Комната
223	Комната
224	Комната
225	Комната
226	Коридор
227	Туалет
228	Туалет
229	Коридор
230	Комната личной гигиены женщин
231	Душевая
232	Умывальная
233	Комната
234	Комната
235	Комната
236	Комната
237	Коридор
238	Коридор
239	Лестничная клетка
240	Лоджия

Экспликация помещений

Номер поме-	Наименование
241	Кухня
242	Комната
243	Комната
244	Комната
245	Комната
246	Коридор
247	Туалет
248	Туалет
249	Коридор
250	Комната личной гигиены женщин
251	Душевая
252	Умывальная
253	Комната
254	Комната
255	Комната
256	Комната
257	Коридор
258	Гладильная
259	Комната для сушки белья
260	Подсобное помещение
261	Лоджия
262	Комната
263	Комната
264	Комната
265	Комната
266	Коридор
267	Туалет
268	Туалет
269	Коридор
270	Комната личной гигиены женщин
271	Душевая
272	Умывальная
273	Комната
274	Комната
275	Комната
276	Комната
277	Коридор
278	Коридор
279	Лестничная клетка
280	Лоджия

- Примечания
- Пожарные извещатели установить согласно требованиям СП 484.1311500.2020.
 - Извещатели поз. 1, 3 установить в защищаемых помещениях на потолке (на подвесном потолке).
 - Извещатели поз. 2 установить на стене на высоте 1500мм от уровня чистого пола. Рядом с извещателями установить знак безопасности.
 - Монтаж кабельных линий выполнить согласно требованиям СП 6.13130.2021 и инструкций завода-изготовителя.
 - Адресную линию связи выполнить кабелем КПЭСнг(A)-FRLSLTx сечением 1х2х0,75 кв.мм. Кабель проложить по стенам и потолку в кабель канале 25х16, 40х25, 100х60.
 - Проходы через стены выполнить в закладных гильзах из трубы тонкостенной Ду=20. Кабель в гильзах уплотнить легкоплавким негорючим материалом.
 - При параллельной прокладке расстояние от сетей системы пожарной сигнализации, оповещения и управления эвакуацией людей при пожаре до кабелей электропитания должно быть не менее 0,5м.
 - Допускается располагать оборудование с отступлением от места, обозначенного в данной рабочей документации, при условии соблюдения требований СП 484.1311500.2020.
 - Опуск кабелей к оборудованию, установленному ниже уровня основного потолка (извещатели, установление на подвесном потолке, оповещатели, установленные на кронштейне, речевые оповещатели) и обход далок выполнить с применением шпателей, гаек, шайб, стяжек стальных и т.д. в соответствии с инструкцией по монтажу завода изготовителя.
 - В указанном месте выполнить два стояка, для прокладки разных линий одной ДПЭС в разных стояках.

Позиции оборудования
1- "ДП-34А-04"
2- "ИПС13-ЗАМ исп. 01"
3- "С2000-ИП-03"

Изм. Кол.ч. Листов Подп. Дата

Разраб. А.Ю. Иванов 04.26

Н. контр. Р.Б. Холов 04.26

ГИП Р.Б. Холов 04.26

409-26 ПСО

Федеральное государственное учреждение образования "Окский государственный институт управления имени П.А. Столыпина" (далее "ОИУ") в/д ОИУ в/д Окский ГИИ, расположен на адресу: г. Окск, ул. Вокзальная, 85

Система автоматической пожарной сигнализации и система оповещения и управления эвакуацией людей при пожаре

Схема расположения сетей и оборудования системы пожарной сигнализации

Второй этаж

Страница


Лист

Листов

7

ООО "Спектрон"

Формат А3х4

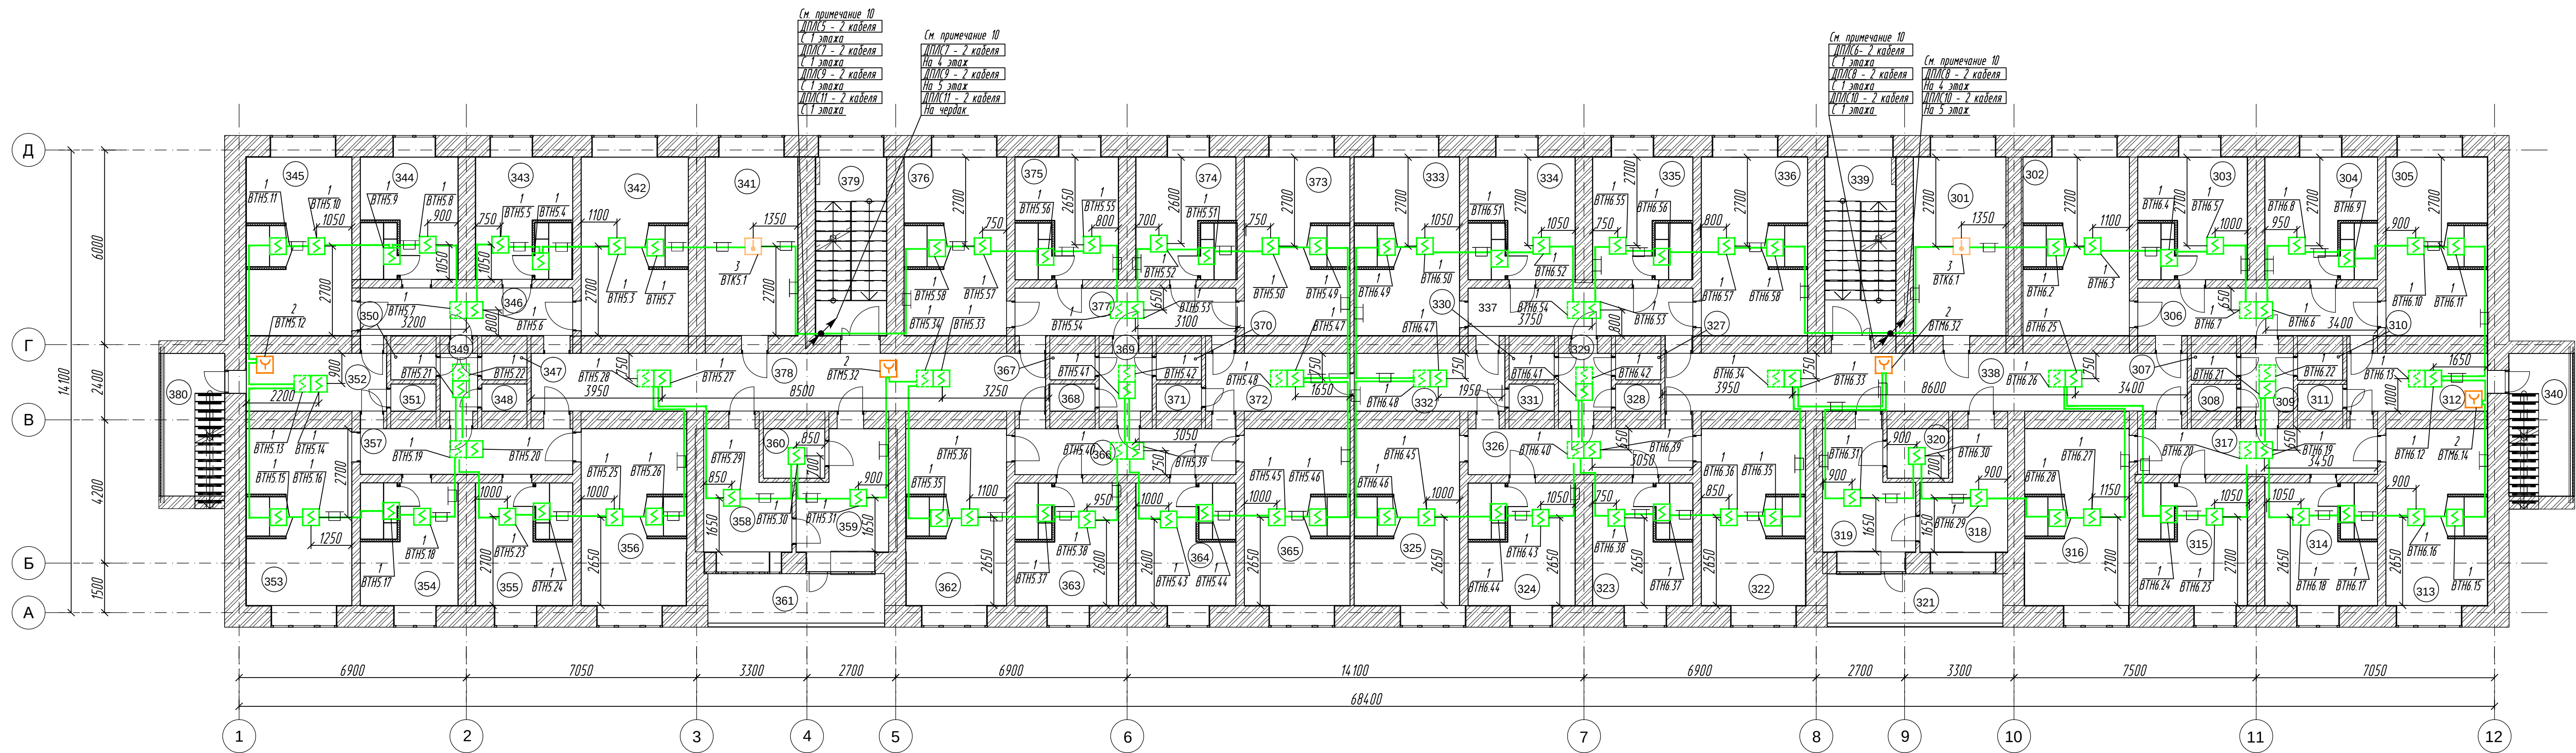

Экспликация помещений


Номер поме-	Наименование
301	Кухня
302	Комната
303	Комната
304	Комната
305	Комната
306	Коридор
307	Туалет
308	Туалет
309	Коридор
310	Комната личной гигиены женщин
311	Душ
312	Умывальная
313	Комната
314	Комната
315	Комната
316	Комната
317	Коридор
318	Гладильная
319	Комната для сушки белья
320	Подсобное помещение
321	Лоджия
322	Комната
323	Комната
324	Комната
325	Комната
326	Коридор
327	Туалет
328	Туалет
329	Коридор
330	Комната личной гигиены женщин
331	Душевая
332	Умывальная
333	Комната
334	Комната
335	Комната
336	Комната
337	Коридор
338	Коридор
339	Лестничная клетка
340	Лоджия

Экспликация помещений

Номер поме-	Наименование
341	Кухня
342	Комната
343	Комната
344	Комната
345	Комната
346	Коридор
347	Туалет
348	Туалет
349	Коридор
350	Комната личной гигиены женщин
351	Душевая
352	Умывальная
353	Комната
354	Комната
355	Комната
356	Комната
357	Коридор
358	Гладильная
359	Комната для сушки белья
360	Подсобное помещение
361	Лоджия
362	Комната
363	Комната
364	Комната
365	Комната
366	Коридор
367	Туалет
368	Туалет
369	Коридор
370	Комната личной гигиены женщин
371	Душевая
372	Умывальная
373	Комната
374	Комната
375	Комната
376	Комната
377	Коридор
378	Коридор
379	Лестничная клетка
380	Лоджия

- Примечания
- Пожарные извещатели установить согласно требованиям СП 484.1311500.2020
 - Извещатели поз. 1, 3 установить в защищаемых помещениях на потолке (на подвесном потолке).
 - Извещатели поз. 2 установить на стене на высоте 1500мм от уровня чистого пола. Рядом с извещателями установить знак безопасности.
 - Монтаж кабельных линий выполнить согласно требованиям СП 6.13130.2021 и инструкции завода-изготовителя.
 - Адресную линию связи выполнить кабелем КПСЭнг(A)-FRLSLTx сечением 1х2х0,75 кв.мм. Кабель проложить по стенам и потолку в кабель канале 25х16, 40х25, 100х60.
 - Проходы через стены выполнить в закладных гильзах из трубы тонкостенной Ду=20. Кабель в гильзах уплотнить легкогорючим негорючим материалом.
 - При параллельной прокладке расстояние от сетей системы пожарной сигнализации, оповещения и управления эвакуацией людей при пожаре до кабелей электропитания должно быть не менее 0,5м.
 - Допускается располагать оборудование с отступлением от места, обозначенного в данной рабочей документации, при условии соблюдения требований СП 484.1311500.2020
 - Опуск кабелей к оборудованию, установленному ниже уровня основного потолка (извещатели, установленные на подвесном потолке, оповещатели, установленные на кронштейне, речевые оповещатели) и обход диалог выполнить с применением шпилек, гаек, шайб, стяжек стальных и т.д. в соответствии с инструкцией по монтажу завода изготовителя.
 - В указанном месте выполнить два стояка, для прокладки разных линий одной ДПЛС в разных стояках.

Позиции оборудования
1- "ДИП-34А-04"
2- "ИПР513-3АМ исп. 01"
3- "С2000-ИП-03"

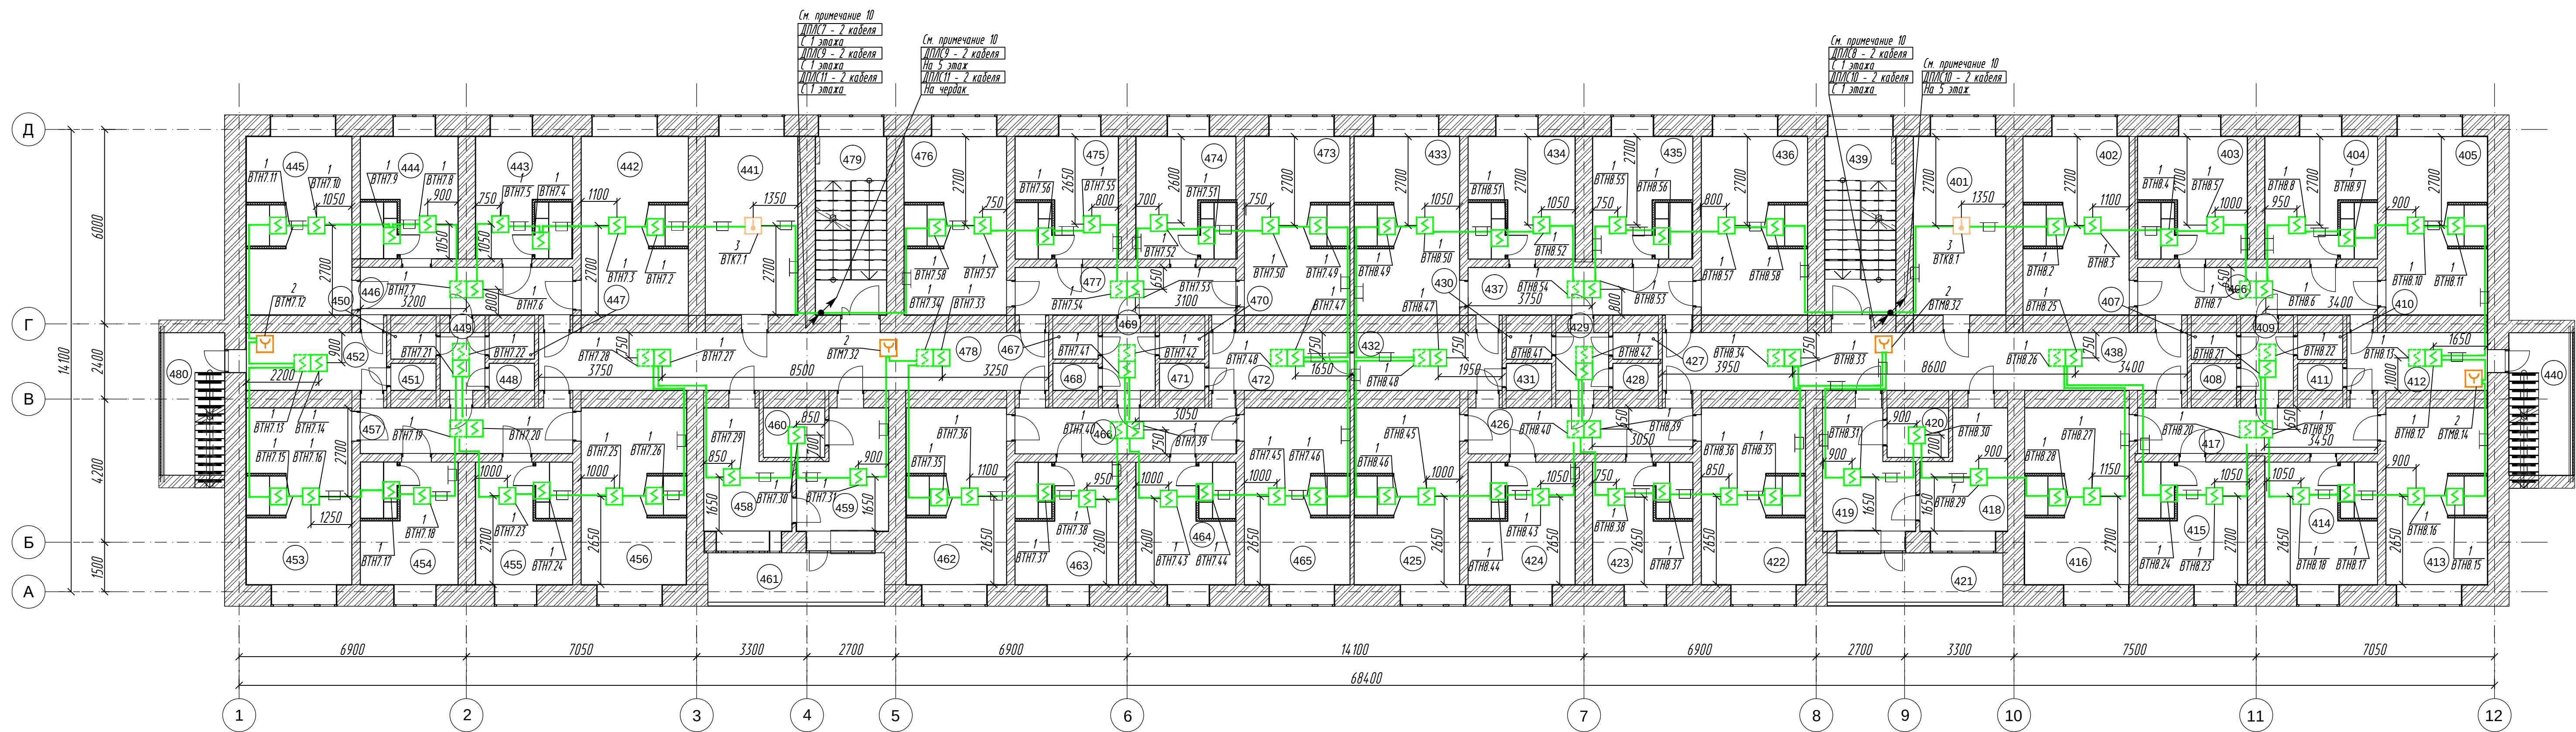

Экспликация помещений

Номер поме-	Наименование
401	Кухня
402	Комната
403	Комната
404	Комната
405	Комната
406	Коридор
407	Туалет
408	Туалет
409	Коридор
410	Комната личной гигиены женщин
411	Душ
412	Умывальная
413	Комната
414	Комната
415	Комната
416	Комната
417	Коридор
418	Гладильная
419	Комната для сушки белья
420	Подсобное помещение
421	Лоджия
422	Комната
423	Комната
424	Комната
425	Комната
426	Коридор
427	Туалет
428	Туалет
429	Коридор
430	Комната личной гигиены женщин
431	Душевая
432	Умывальная
433	Комната
434	Комната
435	Комната
436	Комната
437	Коридор
438	Коридор
439	Лестничная клетка
440	Лоджия

Экспликация помещений

Номер поме-	Наименование
441	Кухня
442	Комната
443	Комната
444	Комната
445	Комната
446	Коридор
447	Туалет
448	Туалет
449	Коридор
450	Комната личной гигиены женщин
451	Душевая
452	Умывальная
453	Комната
454	Комната
455	Комната
456	Комната
457	Коридор
458	Гладильная
459	Комната для сушки белья
460	Подсобное помещение
461	Лоджия
462	Комната
463	Комната
464	Комната
465	Комната
466	Коридор
467	Туалет
468	Туалет
469	Коридор
470	Комната личной гигиены женщин
471	Душевая
472	Умывальная
473	Комната
474	Комната
475	Комната
476	Комната
477	Коридор
478	Коридор
479	Лестничная клетка
480	Лоджия

- Примечания
- Пожарные извещатели установить согласно требованиям СП 484.1311500.2020
 - Извещатели поз. 1, 3 установить в защищаемых помещениях на потолке (на подвесном потолке).
 - Извещатели поз. 2 установить на стене на высоте 1500мм от уровня чистого пола. Рядом с извещателями установить знак безопасности.
 - Монтаж кабельных линий выполнить согласно требованиям СП 6.13130.2021 и инструкции завода-изготовителя.
 - Адресную линию связи выполнить кабелем КПСЭнг(A)-FRLSLTx сечением 1х2х0,75 кв.мм. Кабель проложить по стенам и потолку в кабель канале 25х16, 40х25, 100х60.
 - Проходы через стены выполнить в закладных гильзах из трубы тонкостенной Ду=20. Кабель в гильзах уплотнить легкорастворимым негорючим материалом.
 - При параллельной прокладке расстояние от сетей системы пожарной сигнализации, оповещения и управления эвакуацией людей при пожаре до кабелей электропитания должно быть не менее 0,5м.
 - Допускается располагать оборудование с отступлением от места, обозначенного в данной рабочей документации, при условии соблюдения требований СП 484.1311500.2020
 - Опуск кабелей к оборудованию, установленному ниже уровня основного потолка (извещатели, установленные на подвесном потолке, оповещатели, установленные на кронштейне, речевые оповещатели) и обход далеко выполнять с применением шпилек, гаек, шайб, стяжек стальных и т.д. в соответствии с инструкцией по монтажу завода изготовителя.
 - В указанном месте выполнить два стояка, для прокладки разных линий одной ДПЛС в разных стояках.

Позиции оборудования
1- "ДИП-34А-04"
2- "ИПР513-3АМ исп. 01"
3- "С2000-ИП-03"

409-26 ПСО

Федеральное государственное учреждение высшего образования "Омский государственный инженерный университет имени П.А. Савельева" (далее - ФГОУ ВО Омский ГИИ), расположенное по адресу: г. Омск, ул. Индустриальная, 85


Изм.	Кол.	Лист	Изд.	Подп.	Дата
Разраб.	А.Ю. Иванов	1	04.26		
И. контр.	Р.Б. Холод	1	04.26		
ГИП	Р.Б. Холод	1	04.26		

Система автоматической пожарной сигнализации и система оповещения и управления эвакуацией людей при пожаре
Схема расположения сетей и оборудования системы пожарной сигнализации
Четвертый этаж

Страница 1 из 9

ООО "Спектрон"

Формат А3х4

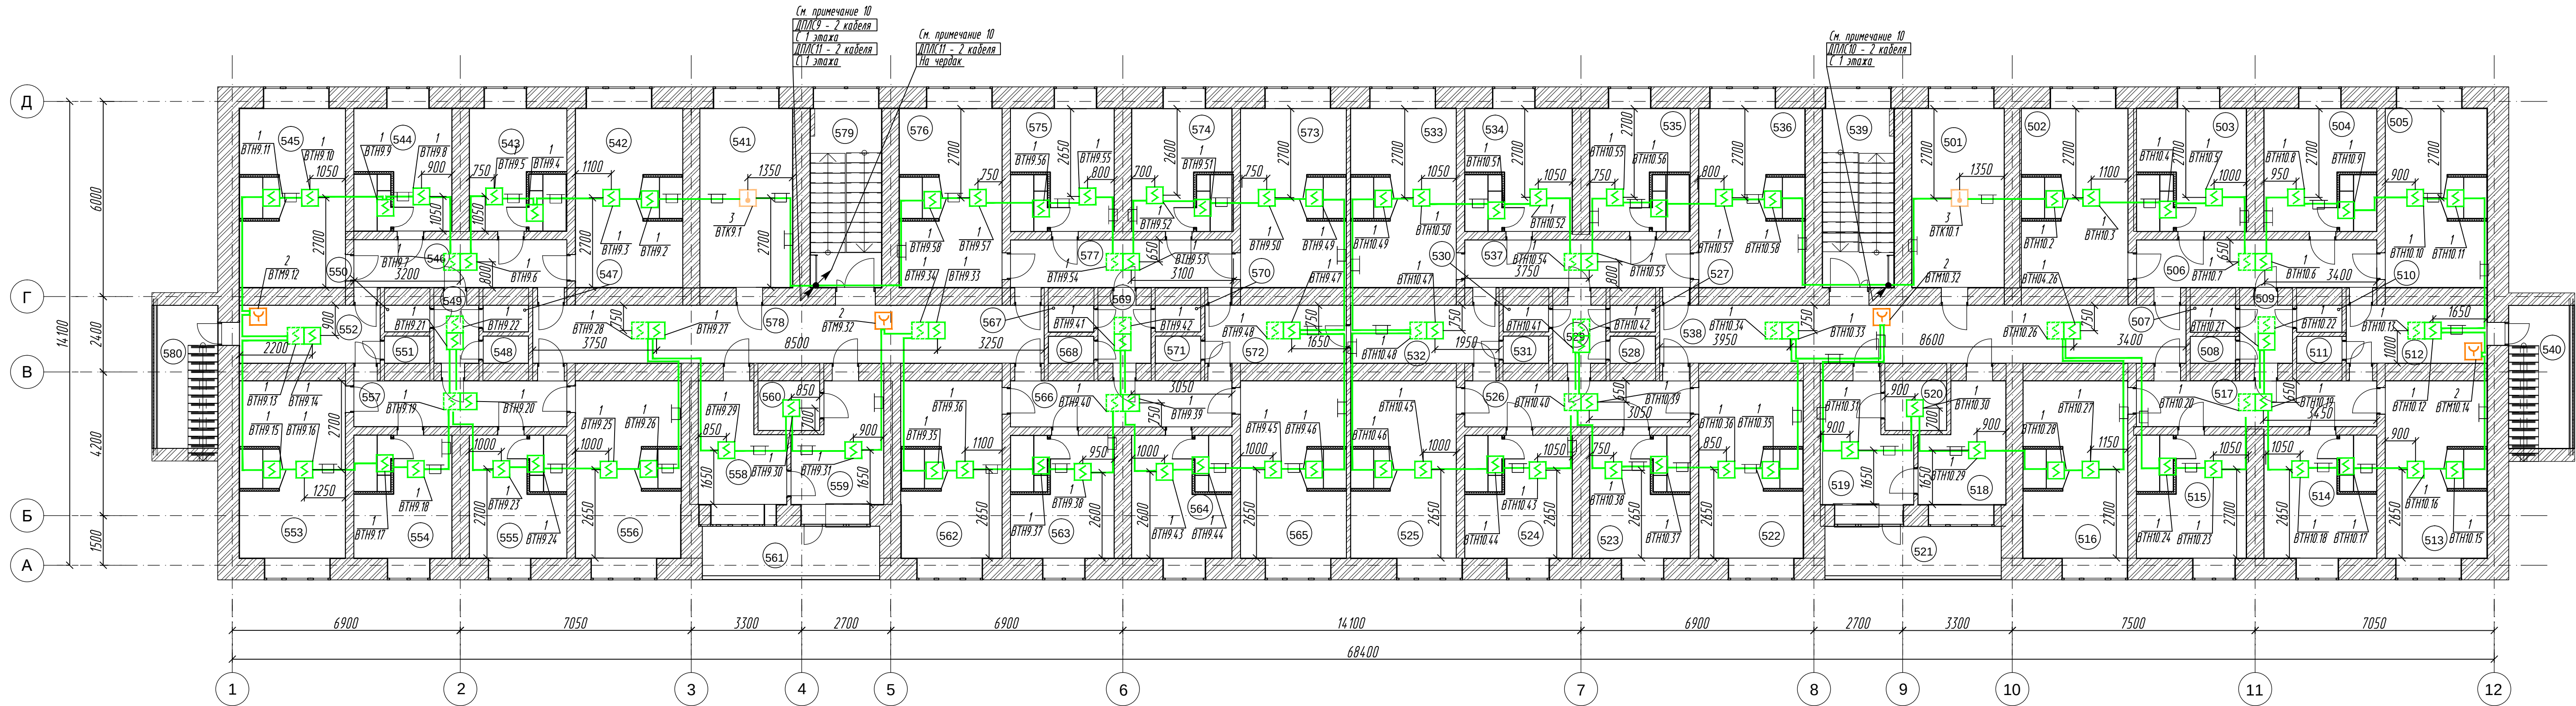

Экспликация помещений

Экспликация помещений

Номер поме-	Наименование	Номер поме-	Наименование
501	Кухня	541	Кухня
502	Комната	542	Комната
503	Комната	543	Комната
504	Комната	544	Комната
505	Комната	545	Комната
506	Коридор	546	Коридор
507	Туалет	547	Туалет
508	Туалет	548	Туалет
509	Коридор	549	Коридор
510	Комната личной гигиены женщин	550	Комната личной гигиены женщин
511	Душ	551	Душевая
512	Умывальная	552	Умывальная
513	Комната	553	Комната
514	Комната	554	Комната
515	Комната	555	Комната
516	Комната	556	Комната
517	Коридор	557	Коридор
518	Гладильная	558	Гладильная
519	Комната для сушки делья	559	Комната для сушки делья
520	Подсобное помещение	560	Подсобное помещение
521	Лоджия	561	Лоджия
522	Комната	562	Комната
523	Комната	563	Комната
524	Комната	564	Комната
525	Комната	565	Комната
526	Коридор	566	Коридор
527	Туалет	567	Туалет
528	Туалет	568	Туалет
529	Коридор	569	Коридор
530	Комната личной гигиены женщин	570	Комната личной гигиены женщин
531	Душевая	571	Душевая
532	Умывальная	572	Умывальная
533	Комната	573	Комната
534	Комната	574	Комната
535	Комната	575	Комната
536	Комната	576	Комната
537	Коридор	577	Коридор
538	Коридор	578	Коридор
539	Лестничная клетка	579	Лестничная клетка
540	Лоджия	580	Лоджия

- Примечания
- Пожарные извещатели установить согласно требованиям СП 484.1311500.2020
 - Извещатели поз. 1, 3 установить в защищаемых помещениях на потолке (на подвесном потолке).
 - Извещатели поз. 2 установить на стене на высоте 1500мм от уровня чистого пола. Рядом с извещателями установить знак безопасности.
 - Монтаж кабельных линий выполнить согласно требованиям СП 6.13130.2021 и инструкции завода-изготовителя.
 - Адресную линию связи выполнить кабелем КПСЭнг(A)-FRLSLtx сечением 1х2х0,75 кв.мм. Кабель проложить по стенам и потолку в кабель канале 25х16, 40х25, 100х60.
 - Проходы через стены выполнить в закладных гильзах из трубы тонкостенной Ду=20. Кабель в гильзах уплотнить легкорастворимым негорючим материалом.
 - При параллельной прокладке расстояние от сетей системы пожарной сигнализации, оповещения и управления эвакуацией людей при пожаре до кабелей электропитания должно быть не менее 0,5м.
 - Допускается располагать оборудование с отступлением от места, обозначенного в данной рабочей документации, при условии соблюдения требований СП 484.1311500.2020
 - Опуск кабелей к оборудованию, установленному ниже уровня основного потолка (извещатели, установленные на подвесном потолке, оповещатели, установленные на кронштейне, речевые оповещатели) и отход далеко выполнить с применением шпилек, гаек, шайб, стяжек стальных и тросов в соответствии с инструкцией по монтажу завода изготовителя.
 - В указанном месте выполнить два стояка, для прокладки разных линий одной ДПЛ в разных стояках.

Позиции оборудования
1- "ДИП-34А-04"
2- "ИПС13-3АМ исп. 01"
3- "С2000-ИП-03"

409-26 ПСО

Федеральное государственное учреждение высшего образования "Омский государственный аграрный университет имени П.А. Савельева" (далее - ФГОС ВО Омский ГАУ), расположенное по адресу: г. Омск, ул. Вокзальная, 85

Изм. Кол-во Листов Подп. Дата

Разраб. А.Ю. Иванов 04.26

Система автоматической пожарной сигнализации и система оповещения и управления эвакуацией людей при пожаре

Схема расположения сетей и оборудования системы пожарной сигнализации

Пятый этаж

Страница Лист

Листов


10

Н. контр. Р.Б. Холод ГИП

Р.Б. Холод 04.26


ООО "Спектрон"

Формат А3х4

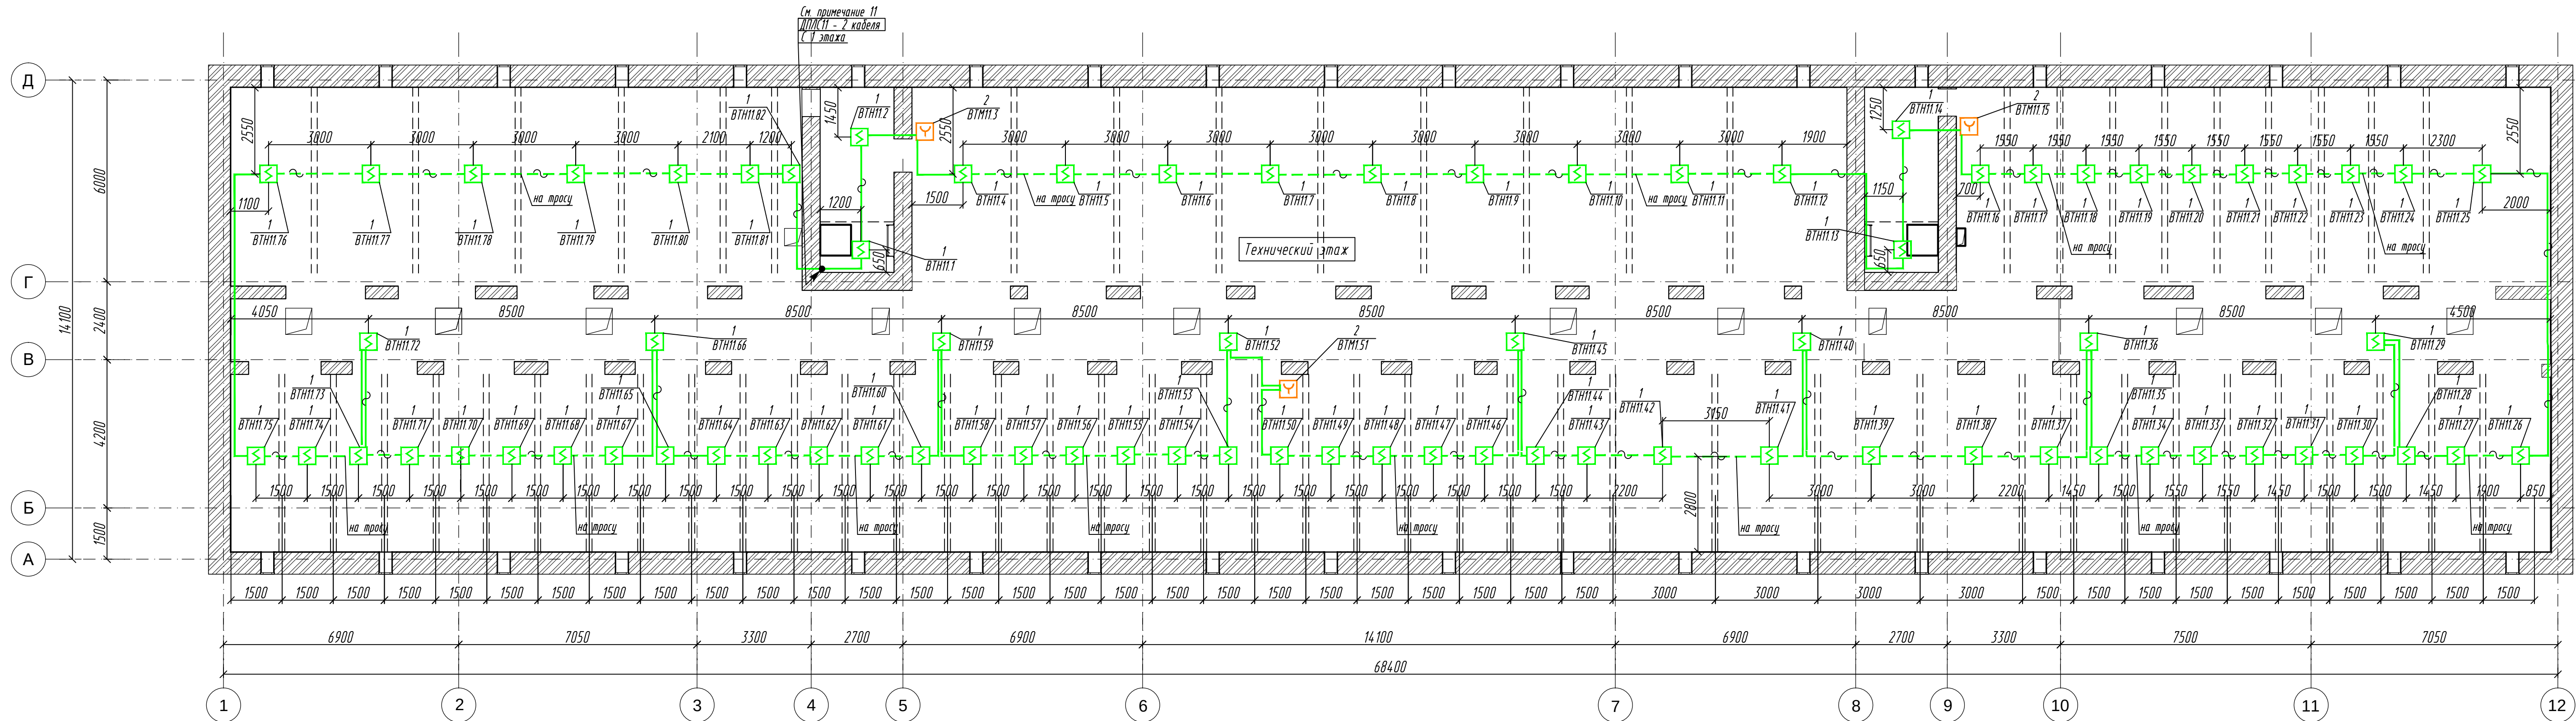

- Примечания
1. Пожарные извещатели установить согласно требованиям СП 484.1311500.2020
 2. Извещатели поз. 1 установить в защищаемых помещениях на потолке.
 3. Извещатели поз. 2 установить на стене на высоте 1500мм от уровня чистого пола. Рядом с извещателями установить знак безопасности.
 4. Монтаж кабельных линий выполнить согласно требованиям СП 6.13130.2021 и инструкции завода-изготовителя.
 5. Адресную линию связи выполнить кабелем КТСнг(A)-FRLSLTx сечением 1х2х0,75 кв.мм. Кабель проложить по стенам и потолку в трубе гибкой гофрированной ПВХ-20. На участках выделенных пунктирной линией кабель в трубе гофрированной проложить на трассу.
 6. Проходы через стены выполнить в закладных гильзах из трубы тонкостенной Ду=20. Кабель в гильзах уплотнить легкоплавким негорючим материалом.
 7. При параллельной прокладке расстояние от сетей системы пожарной сигнализации, оповещения и управления эвакуацией людей при пожаре до кабелей электропитания должно быть не менее 0,5м.
 8. Допускается располагать оборудование с отступлением от места, обозначенного в данной рабочей документации, при условии соблюдения требований СП 484.1311500.2020
 9. Опуск кабелей к оборудованию, установленному ниже уровня основного потолка (извещатели, оповещатели) и обход балок выполнить с применением шпилек, гаек, шайб, стяжек стальных и тросов в соответствии с инструкцией по монтажу завода изготовителя.
 10. Для дымовых и ручных пожарных извещателей установить защиту от механических повреждений.
 11. В указанном месте выполнить два стояка, для прокладки разных линий одной ДПМС в разных стояках.

Позиции оборудования
1- "ДИП-34А-04"
2- "ИПР513-3АМ исп. 01"

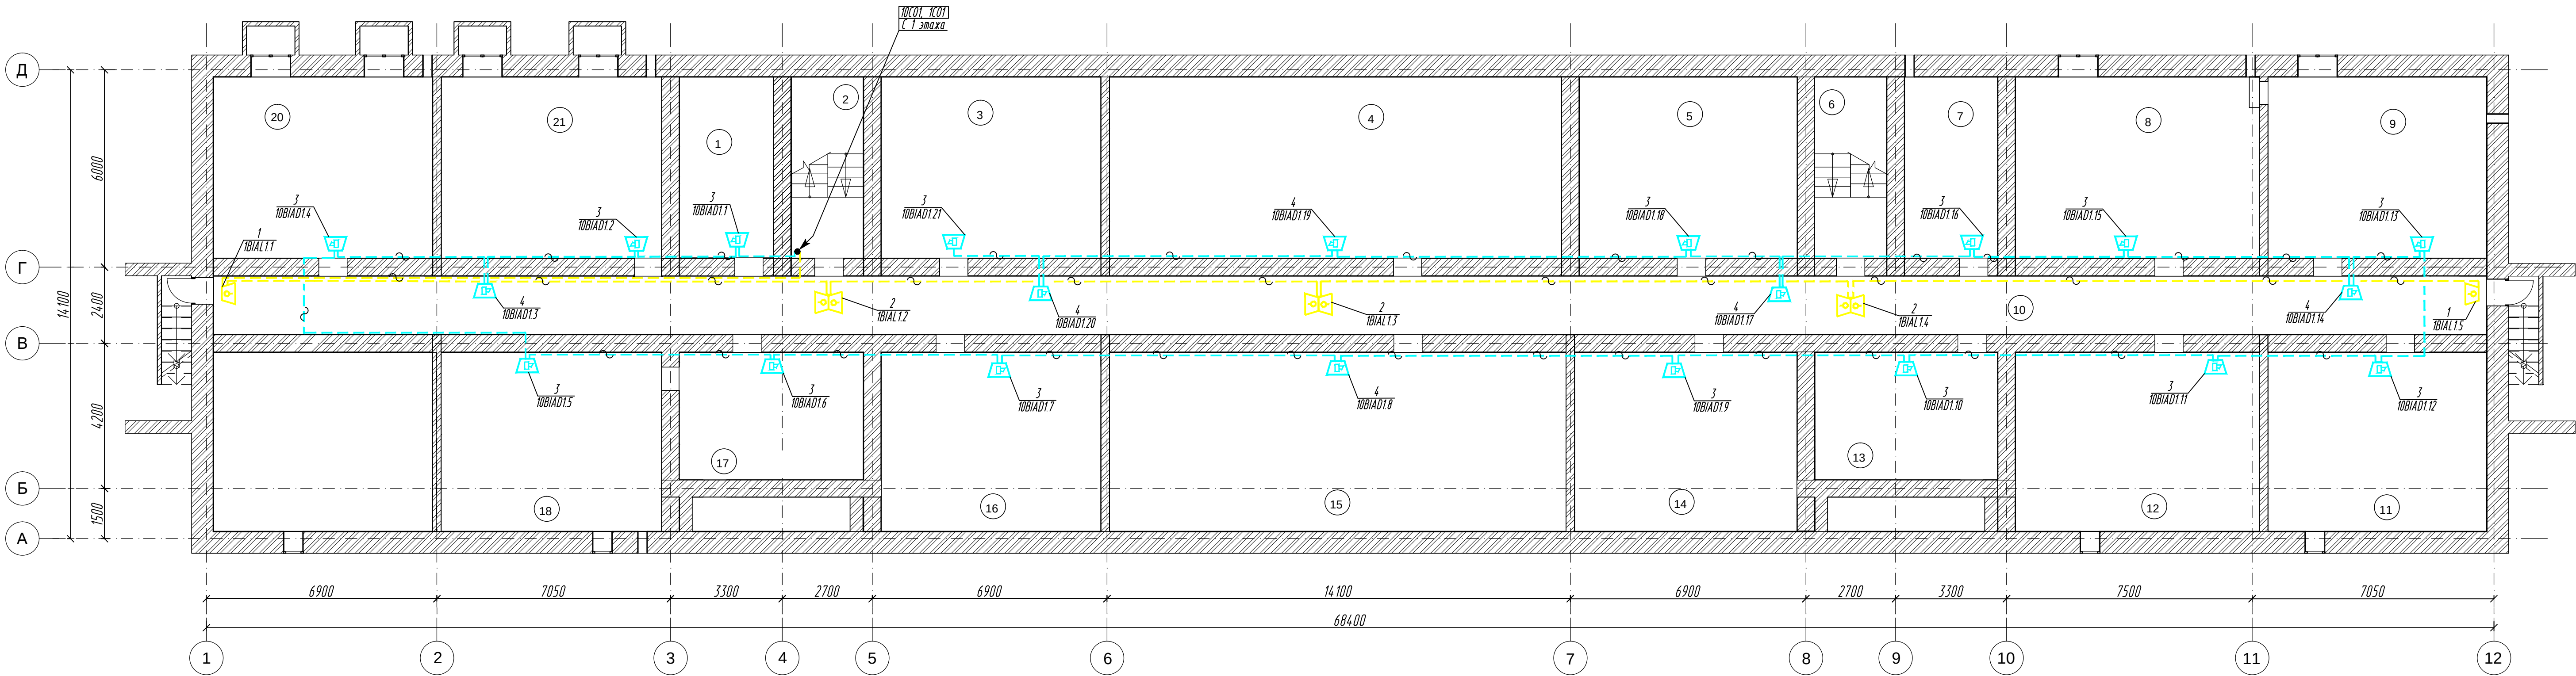

Экспликация помещений


Номер поме-	Наименование
1	Теплоузел
2	Лестничная клетка
3	Помещение
4	Помещение
5	Помещение
6	Лестничная клетка
7	Помещение
8	Помещение
9	Помещение
10	Коридор
11	Помещение
12	Помещение
13	Помещение
14	Помещение
15	Помещение
16	Помещение
17	Помещение
18	Помещение

- Примечания
- Пожарные оповещатели установить согласно требованиям СП 3.13130.2009.
 - Оповещатели поз. 3, 4 установить на стене на высоте не менее 2300 мм от уровня чистого пола и не менее 150мм от перекрытия до верхней части оповещателя. Опуски к оповещателям выполнить в трубе гибкой гофрированной ПВХ-20.
 - Световые табло поз. 1, 2 установить на стене на высоте 2300 мм от уровня чистого пола и над дверными проемами. Опуски к оповещателям выполнить в трубе гибкой гофрированной ПВХ-20.
 - Монтаж кабельных линий выполнить согласно требованиям СП 6.13130.2021 и инструкции завода-изготовителя.
 - Сети светового оповещения выполнить кабелем КПСЭнг(А)-FRLSLTx сечением 1х2х0,75 кв.мм. Сети речевого оповещения выполнить кабелем КПСЭнг(А)-FRLSLTx сечением 1х2х1,0 кв.мм. Кабель проложить по стенам и потолку в трубе гибкой гофрированной ПВХ-20.
 - Проходы через стены выполнить в закладных гильзах из трубы тонкостенной Ду=20. Кабель в гильзах уплотнить легкоплавким негорючим материалом.
 - При параллельной прокладке расстояние от сетей системы оповещения и управления эвакуацией людей при пожаре до кабелей электропитания должно быть не менее 0,5м.
 - Допускается располагать оборудование с отступлением от места, обозначенного в данной рабочей документации, при условии соблюдения требований СП 3.13130.2009.
 - Опуск кабелей к оборудованию, установленному ниже уровня основного потолка (извещатели, установленные на подвесном потолке, оповещатели, установленные на кронштейне, речевые оповещатели) и обход балок выполнить с применением шпилек, гаек, шайб, стяжек стальных и прорезерв в соответствии с инструкцией по монтажу завода изготовителя.

Позиции оборудования

- 1-Молния-12 "Выход"
2-Молния-12 "Выход" (двухсторонний вариант)
3-"Глагол Н1-3"
4-"Глагол Н1-5"

409-26 ПСО					
Федеральное государственное учреждение высшего образования "Омский государственный технический университет имени П.А. Савельева" (далее - ФГОУ ВО Омский ТГУ), расположенное по адресу: г. Омск, ул. Физкультурная, 85					
Изм.	Кол.ч.	Лист	Изд.	Подп.	Дата
Разраб.	А.Ю. Иванов	1	04.26		
Система автоматической пожарной сигнализации и система оповещения и управления эвакуацией людей при пожаре			Страница	Лист	Листов
			1	12	
Н. контр. Р.Б. Холов			04.26	ООО "Спектрон"	
ГИП Р.Б. Холов			04.26		


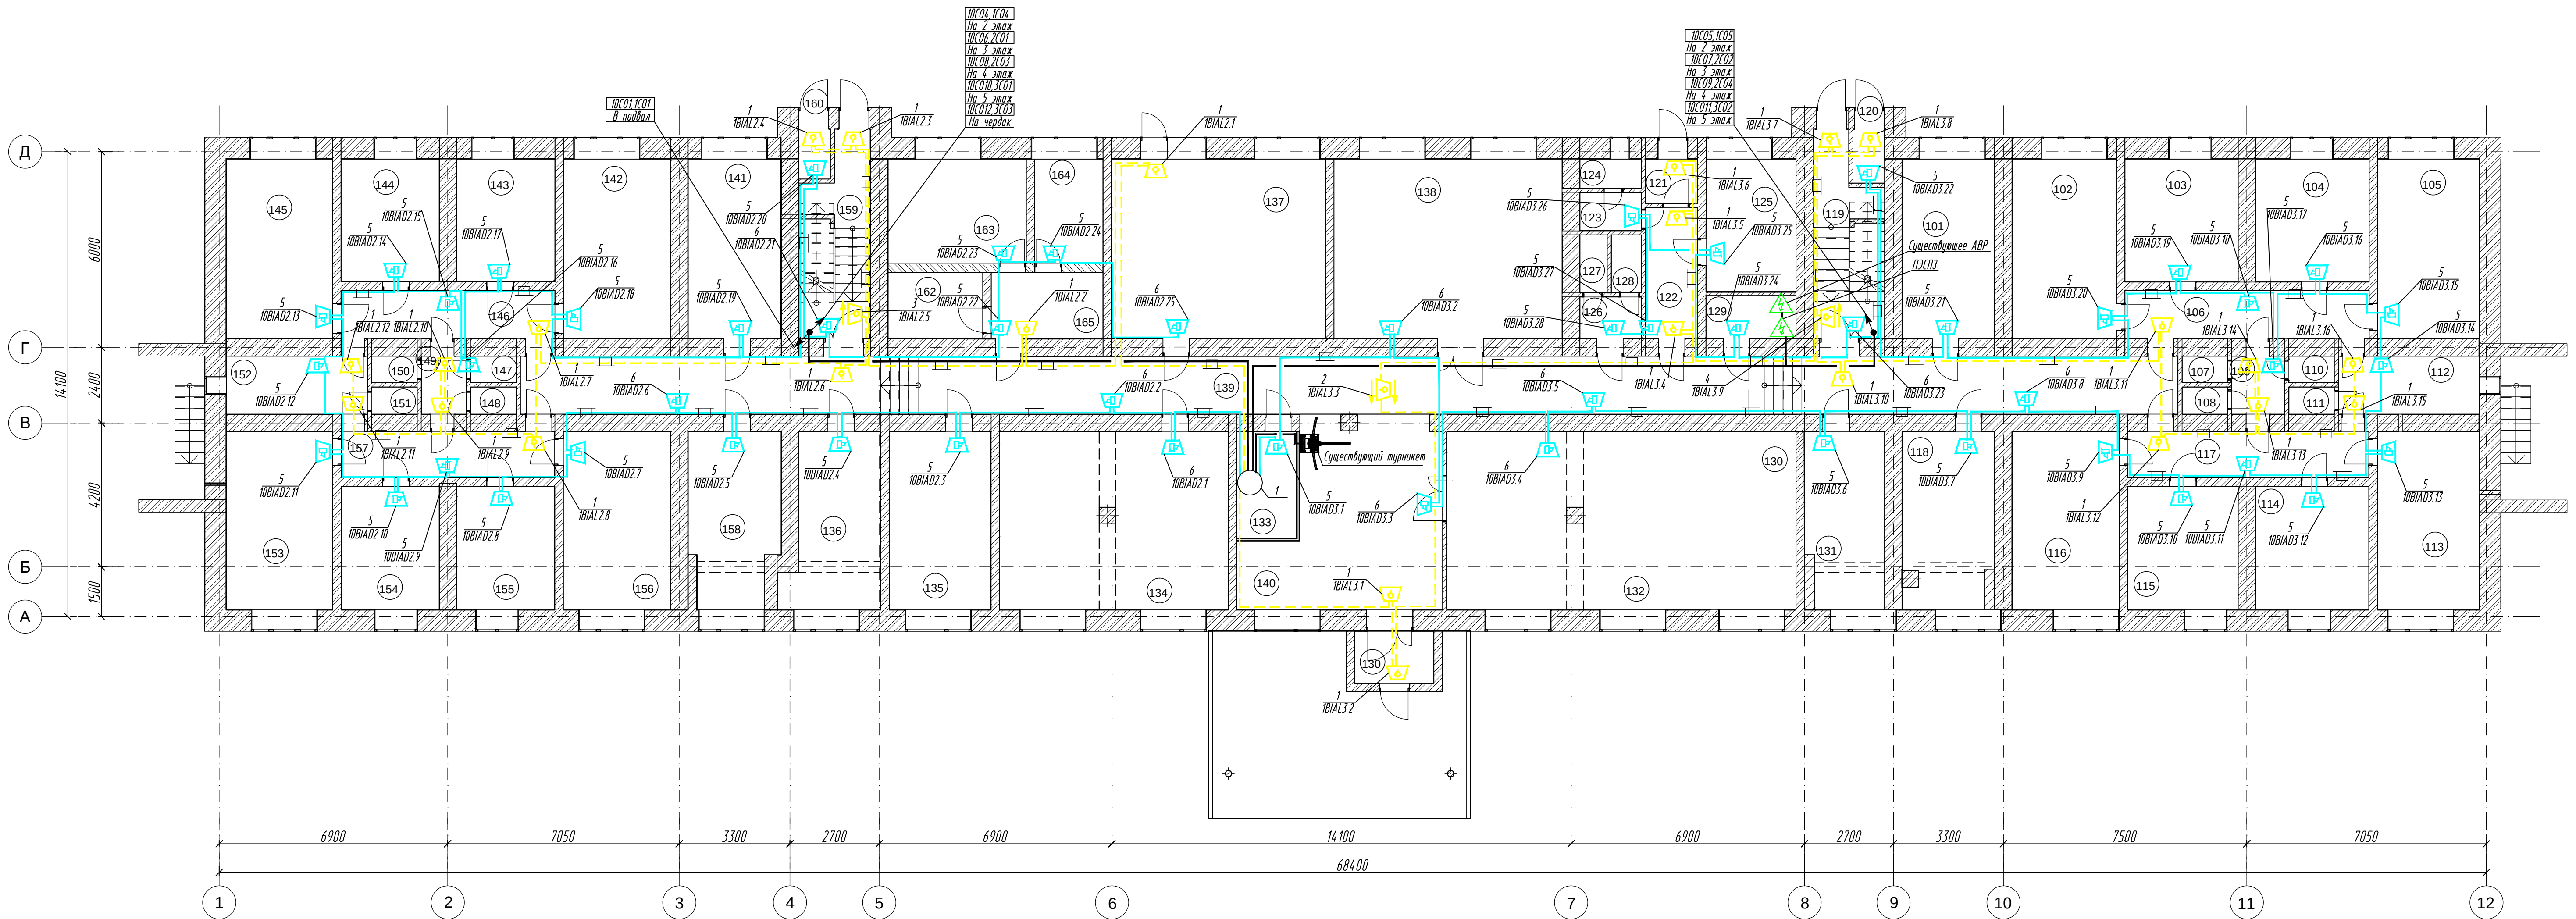


Экспликация помещений

Номер поме-	Наименование
101	Кухня
102	Комната
103	Комната
104	Комната
105	Комната
106	Коридор
107	Туалет
108	Туалет
109	Коридор
110	Комната личной гигиены женщин
111	Душевая
112	Умывальная
113	Комната
114	Комната
115	Комната
116	Комната
117	Коридор
118	Гладильная
119	Лестничная клетка
120	Подсобное помещение
121	Тамбур изолятора
122	Коридор изолятора
123	Умывальная изолятора
124	Туалет изолятора
125	Комната изолятора
126	Умывальная для персонала
127	Туалет для персонала
128	Помещение для хранения ударочного инвентаря

Экспликация помещений

Номер поме-	Наименование
129	Электрощитовая
130	Тамбур
131	Серверная
132	Комната досуга
133	Службное помещение
134	Комната отдыха
135	Комната администратора
136	Комната для сушки белья
137	Кладовая
138	Активный зал
139	Коридор
140	Вестибиль
141	Кухня
142	Комната
143	Комната
144	Комната
145	Комната
146	Коридор
147	Туалет
148	Туалет
149	Коридор
150	Комната личной гигиены женщин
151	Душевая
152	Умывальная
153	Комната
154	Комната
155	Комната
156	Комната
157	Коридор
158	Гладильная
159	Лестничная клетка
160	Подсобное помещение
161	Туалет
162	Туалет
163	Комната
164	Комната
165	Кухня

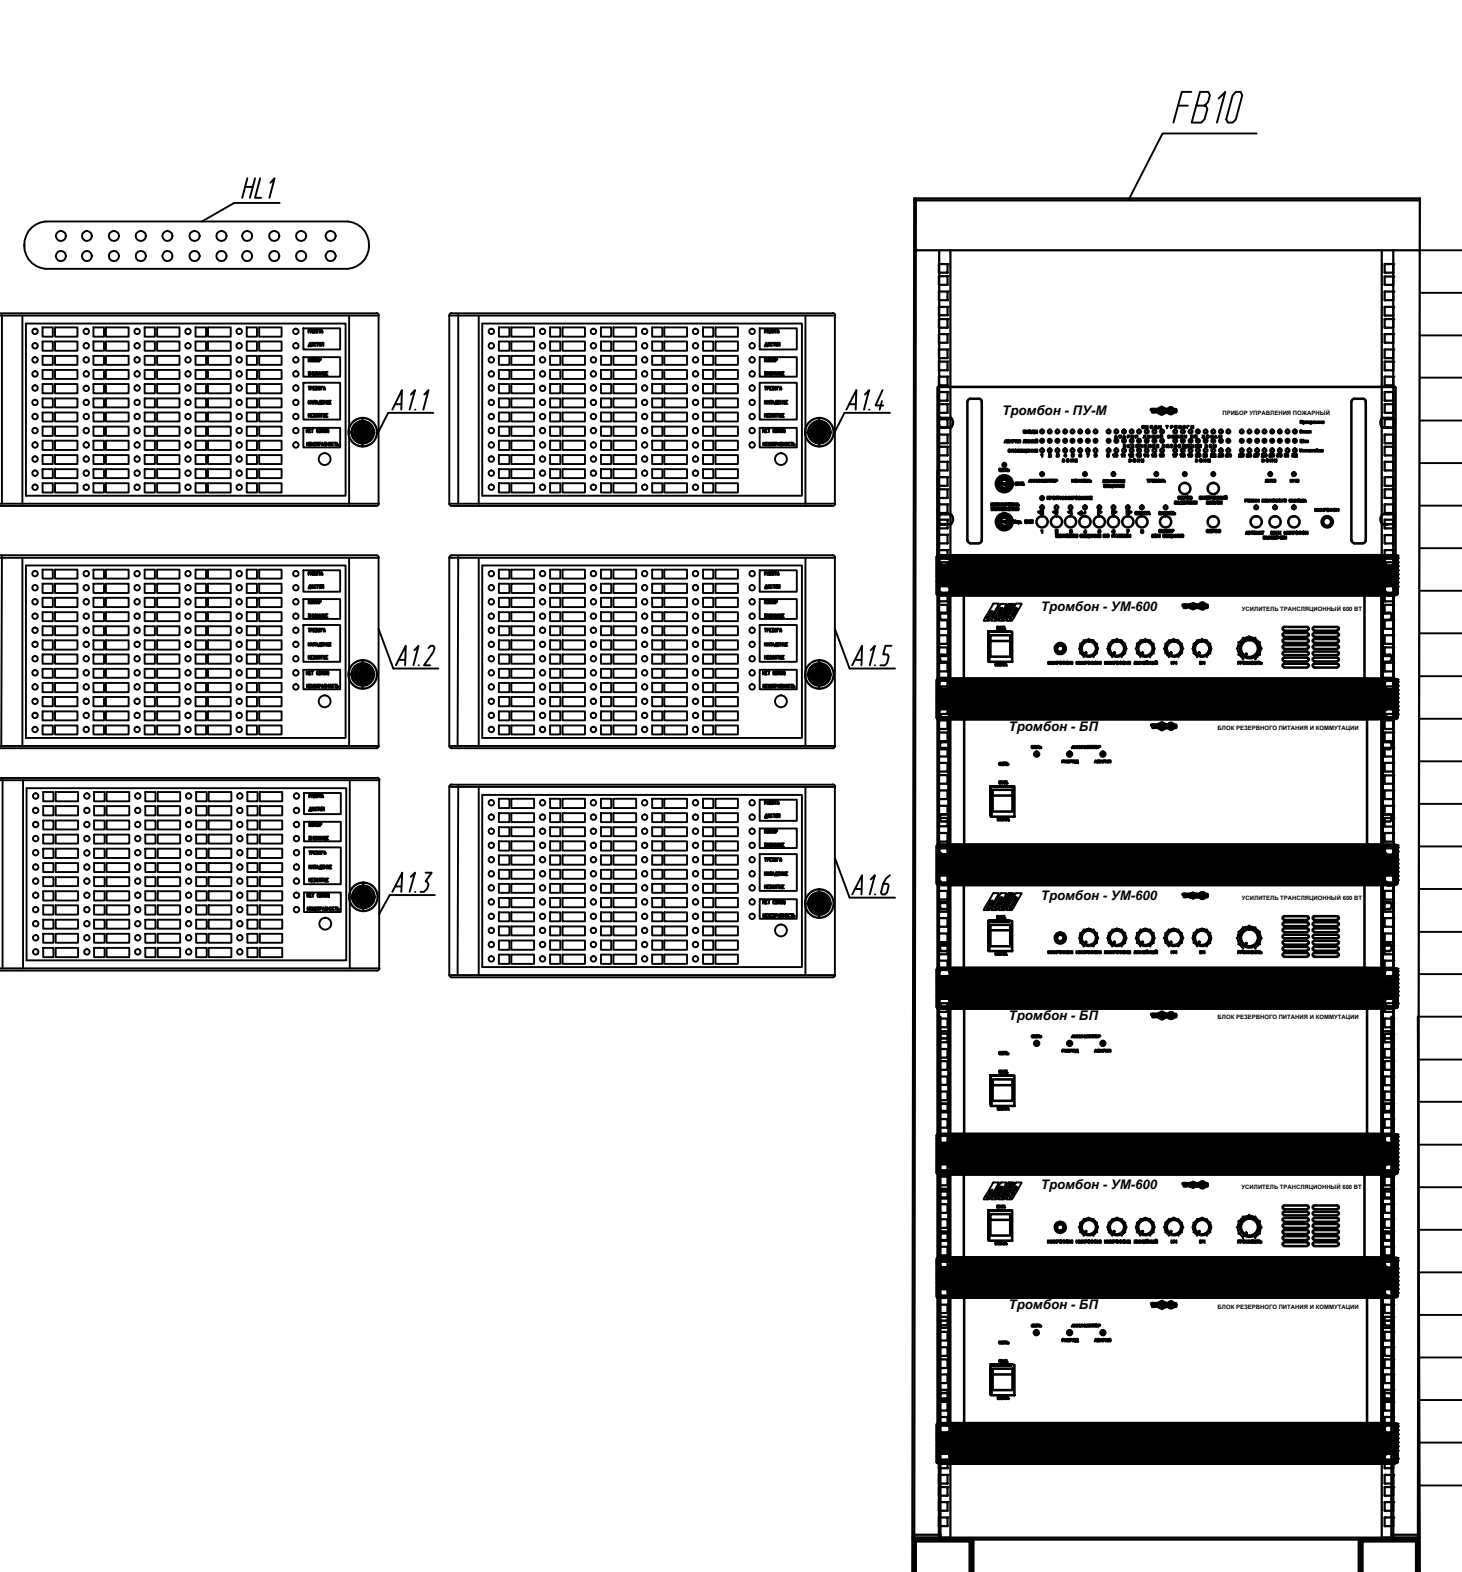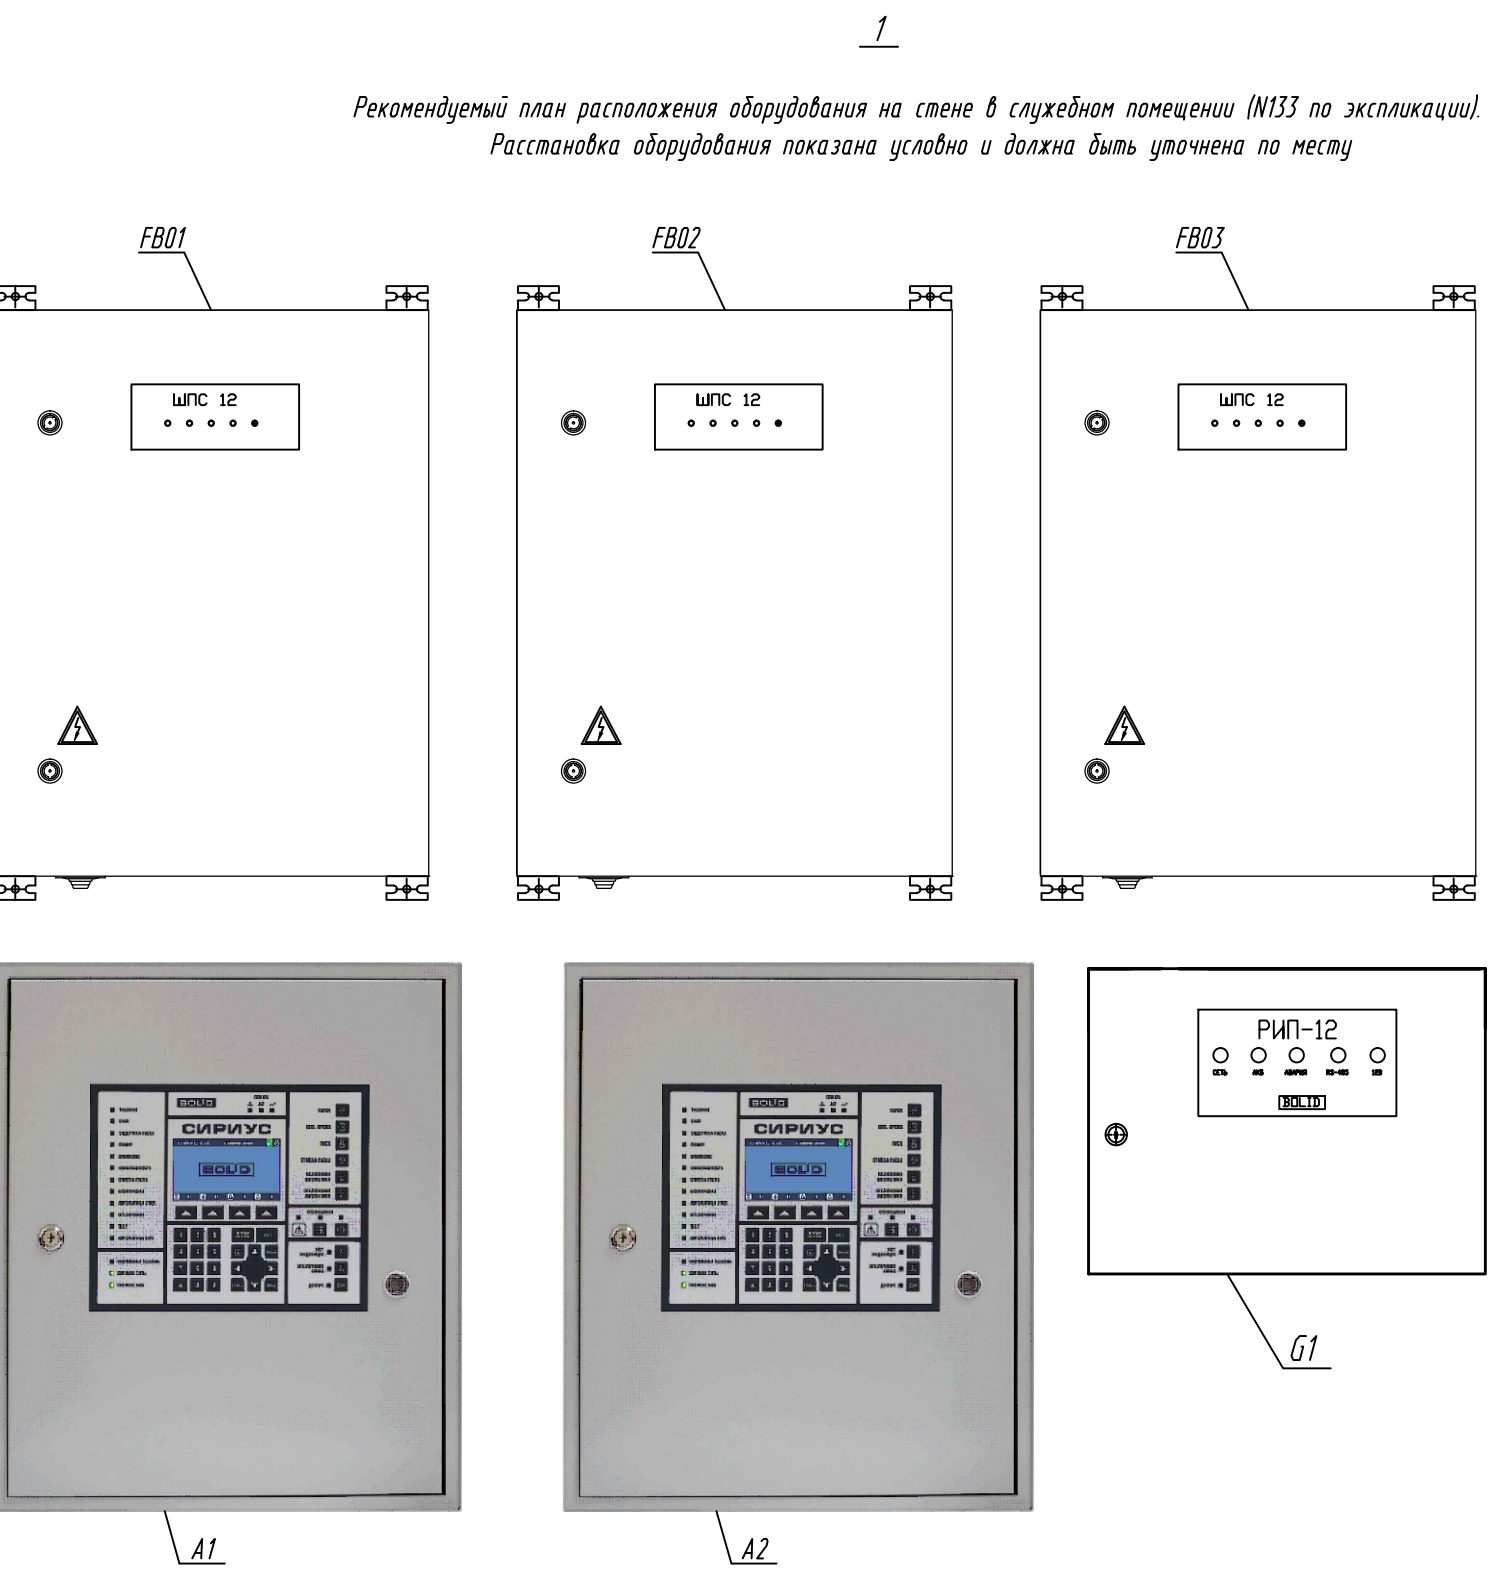

- Примечания
- Пожарные оповещатели установить согласно требованиям СП 3.13130.2009;
 - Оповещатели поз 5, 6 установить на стене на высоте не менее 2300 мм от уровня чистого пола и не менее 150мм от перекрытия до верхней части оповещателя. Опуски к оповещателям выполнять в кабель канале 25х16;
 - Световые табла поз 1-4 установить на стене на высоте 2300 мм от уровня чистого пола и над дверными проемами. Опуски к оповещателям выполнять в кабель канале 25х16;
 - Монтаж кабельных линий выполнять согласно требованиям СП 6.13130.2021 и инструкции завода-изготовителя;
 - Сети светового оповещения выполнять кабелем КПСЭнг(A)-FRLSLTx сечением 1х2х0,75 кв.мм. Сети речевого оповещения выполнять кабелем КПСЭнг(A)-FRLSLTx сечением 1х2х1,0 кв.мм. Кабель проложить по стенам и потолку в кабель канале 25х16, 40х25, 100х60;
 - Проходы через стены выполнять в закладных гильзах из трубы тонкостенной Ду=20. Кабель в гильзах уплотнить негорючим материалом;
 - При параллельной прокладке расстояние от сетей системы оповещения и управления эвакуацией людей при пожаре до кабелей электропитания должно быть не менее 0,5м;
 - Допускается располагать оборудование с отступлением от места, обозначенного в данной рабочей документации, при условии соблюдения требований СП 3.13130.2009;
 - Опуск кабелей к оборудованию, установленному ниже уровня основного потолка (извещатели, установленные на подвесном потолке, оповещатели, установленные на кронштейне, речевые оповещатели) и обход должен выполняться с применением шпилек, гаек, шайб, стоек стальных и т.д. в соответствии с инструкцией по монтажу завода изготовителя;
 - Основные и резервные линии интерфейса RS-485 и электропитания проложить в разных кабель-каналах, трубах гофрированных.

Позиции оборудования

1-Молния-12 "Выход"

2-Молния-12 "Выход"


3-Молния-12 "Человек стрелка на лестнице влево вниз"

4-Молния-12 "Человек стрелка на лестнице вправо вниз"

5-"Глазок Н1-3"

6-"Глазок Н1-5"

409-26 ПСО					
Федеральное государственное бюджетное образовательное учреждение высшего образования "Финансовый университет при Правительстве Российской Федерации"					
Исполнитель: И.А. Савинский (Иванов И.А.)					
с. 001, ул. Финансистов, 45					
Изм.	Кол. изм.	Лист	Макс.	Лист	Дата
Разработ	А.В. Иванова	1	1	04.26	
Система автоматической пожарной сигнализации и система оповещения и управления эвакуацией людей при пожаре					
Схема расположения сетей и оборудования системы оповещения и управления эвакуацией людей при пожаре. Первый этаж					
Н. контр.	Р.Б. Холдов	1	1	04.26	
ГИП	Р.Б. Холдов	1	1	04.26	
ООО "Спектрин"					
Формат А3х5					

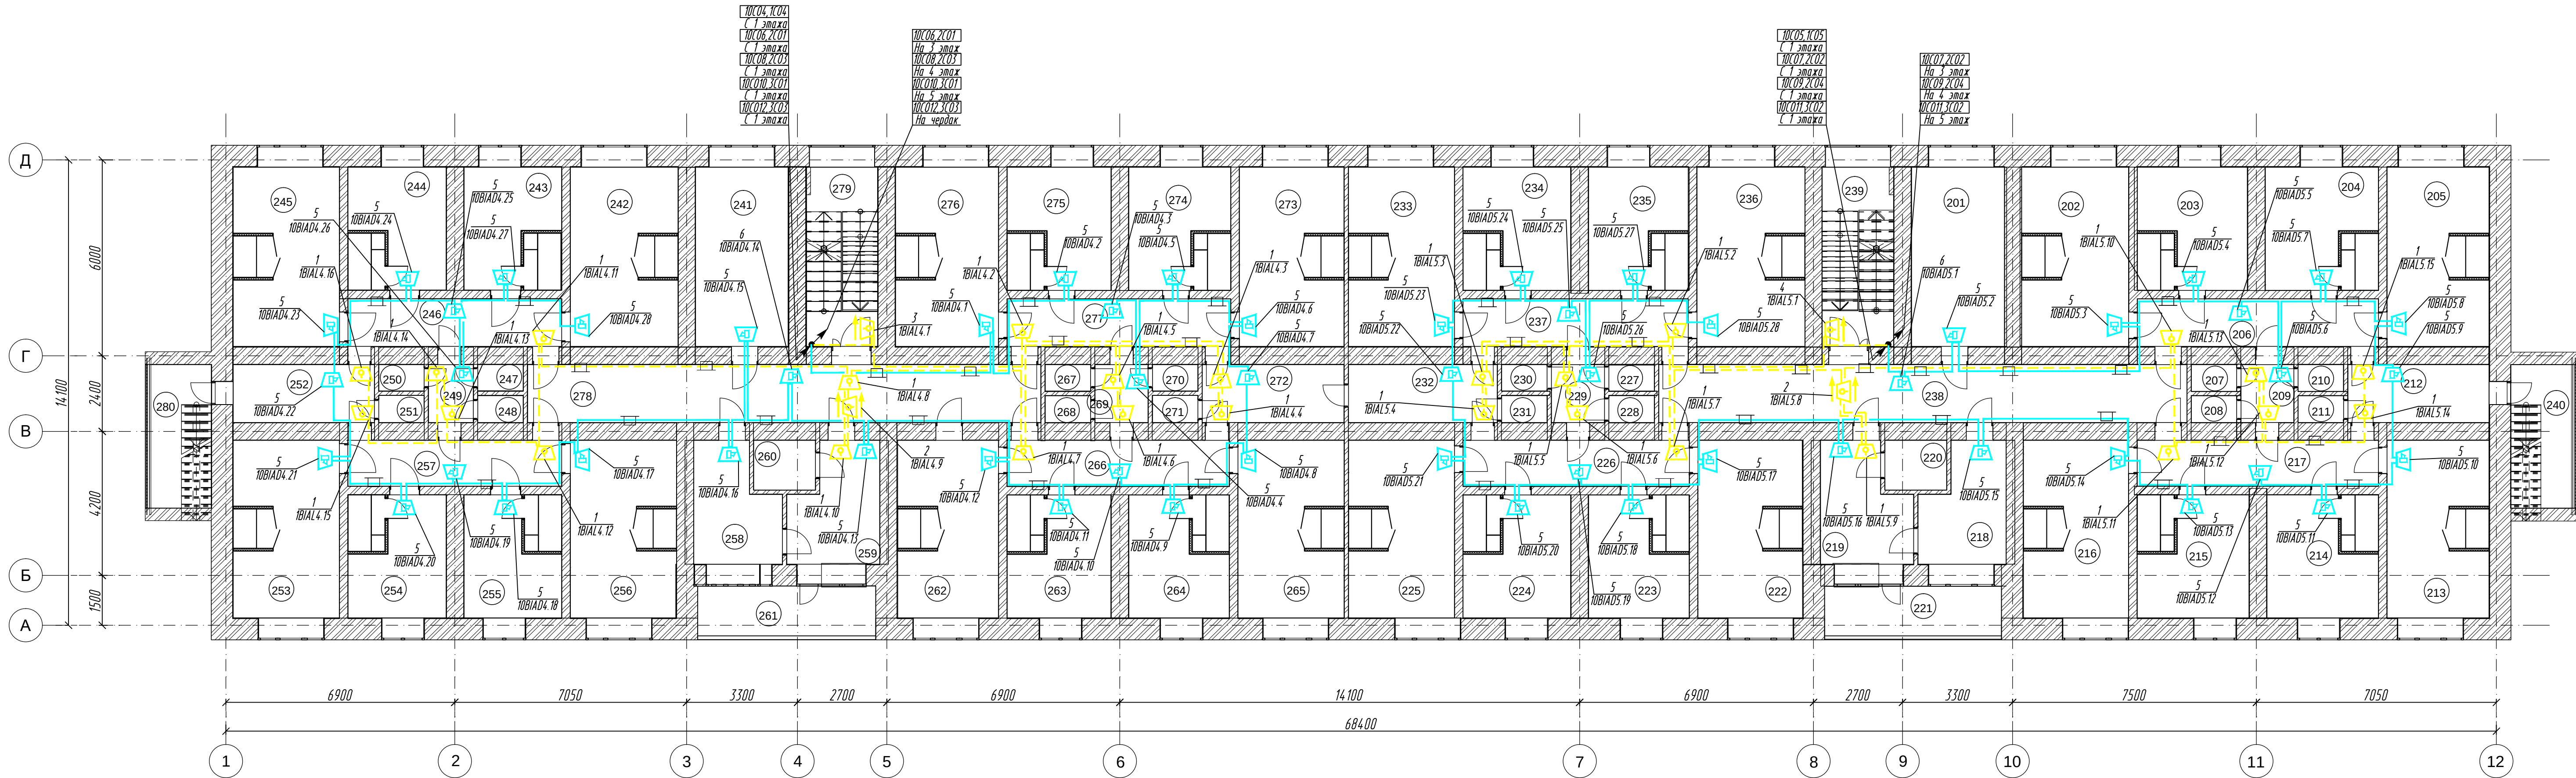

Экспликация помещений

Номер поме-	Наименование
201	Кухня
202	Комната
203	Комната
204	Комната
205	Комната
206	Коридор
207	Туалет
208	Туалет
209	Коридор
210	Комната личной гигиены женщин
211	Душ
212	Умывальная
213	Комната
214	Комната
215	Комната
216	Комната
217	Коридор
218	Гладильная
219	Комната для сушки белья
220	Подсобное помещение
221	Лоджия
222	Комната
223	Комната
224	Комната
225	Комната
226	Коридор
227	Туалет
228	Туалет
229	Коридор
230	Комната личной гигиены женщин
231	Душевая
232	Умывальная
233	Комната
234	Комната
235	Комната
236	Комната
237	Коридор
238	Коридор
239	Лестничная клетка
240	Лоджия

Экспликация помещений

Номер поме-	Наименование
241	Кухня
242	Комната
243	Комната
244	Комната
245	Комната
246	Коридор
247	Туалет
248	Туалет
249	Коридор
250	Комната личной гигиены женщин
251	Душевая
252	Умывальная
253	Комната
254	Комната
255	Комната
256	Комната
257	Коридор
258	Гладильная
259	Комната для сушки белья
260	Подсобное помещение
261	Лоджия
262	Комната
263	Комната
264	Комната
265	Комната
266	Коридор
267	Туалет
268	Туалет
269	Коридор
270	Комната личной гигиены женщин
271	Душевая
272	Умывальная
273	Комната
274	Комната
275	Комната
276	Комната
277	Коридор
278	Коридор
279	Лестничная клетка
280	Лоджия

Примечания

1. Пожарные оповещатели установить согласно требованиям СП 3.13130.2009.
2. Оповещатели поз. 5, б установить на стене на высоте не менее 2300 мм от уровня чистого пола и не менее 150мм от перекрытия до верхней части оповещателя. Опуски к оповещателям выполнить в кабель канале 25х16.
3. Световые табла поз. 1-4 установить на стене на высоте 2300 мм от уровня чистого пола и над дверными проемами. Опуски к оповещателям выполнить в кабель канале 25х16.
4. Монтаж кабельных линий выполнить согласно требованиям СП 6.13130.2021 и инструкции завода-изготовителя.
5. Сети светового оповещения выполнить кабелем КПСЭнг(А)-FRLSLTx сечением 1х2х0,75 кв.мм. Сети речевого оповещения выполнить кабелем КПСЭнг(А)-FRLSLTx сечением 1х2х1,0 кв.мм. Кабель проложить по стенам и потолку в кабель канале 25х16, 40х25, 100х60.
6. Проходы через стены выполнить в закладных гильзах из трубы тонкостенной Ду=20. Кабель в гильзах уплотнить легкопроходным негорючим материалом.
7. При параллельной прокладке расстояние от сетей системы оповещения и управления эвакуацией людей при пожаре до кабелей электропитания должно быть не менее 0,5м.
8. Допускается располагать оборудование с отступлением от места, обозначенного в данной рабочей документации, при условии соблюдения требований СП 3.13130.2009.
9. Опуск кабелей к оборудованию, установленному ниже уровня основного потолка (извещатели, установленные на подвесном потолке, оповещатели, установленные на кронштейне, речевые оповещатели) и отход диалок выполнить с применением шпилек, гаек, шайб, стяжек стальных и траверс в соответствии с инструкцией по монтажу завода изготовителя.

Позиции оборудования

1-Молния-12 "Выход"


2-Молния-12 указатель направления движения (двухсторонний вариант)

3-Молния-12 "Человек стрелка по лестнице влево вниз"

4-Молния-12 "Человек стрелка по лестнице вправо вниз"

5-"Глагол Н1-3"

6-"Глагол Н1-5"

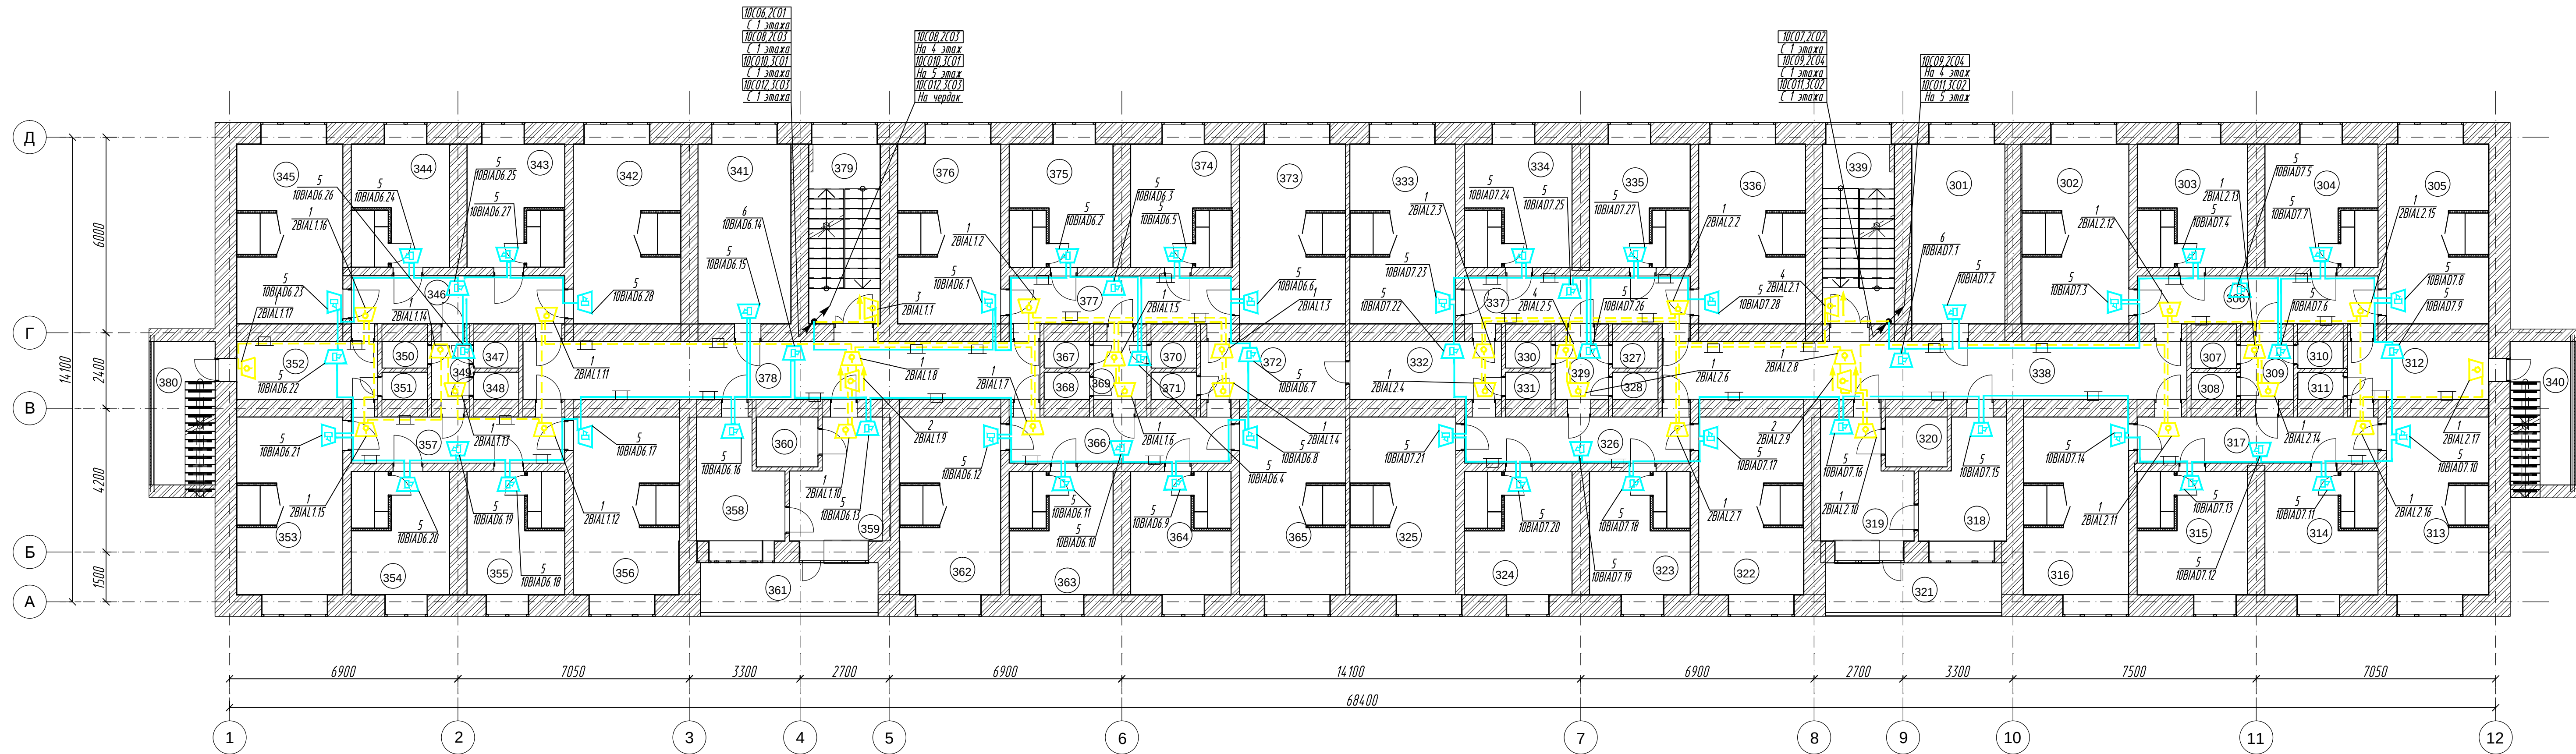

Экспликация помещений

Номер поме-	Наименование
301	Кухня
302	Комната
303	Комната
304	Комната
305	Комната
306	Коридор
307	Туалет
308	Туалет
309	Коридор
310	Комната личной гигиены женщин
311	Душ
312	Умывальная
313	Комната
314	Комната
315	Комната
316	Комната
317	Коридор
318	Гладильная
319	Комната для сушки белья
320	Подсобное помещение
321	Лоджия
322	Комната
323	Комната
324	Комната
325	Комната
326	Коридор
327	Туалет
328	Туалет
329	Коридор
330	Комната личной гигиены женщин
331	Душевая
332	Умывальная
333	Комната
334	Комната
335	Комната
336	Комната
337	Коридор
338	Коридор
339	Лестничная клетка
340	Лоджия

Экспликация помещений

Номер поме-	Наименование
341	Кухня
342	Комната
343	Комната
344	Комната
345	Комната
346	Коридор
347	Туалет
348	Туалет
349	Коридор
350	Комната личной гигиены женщин
351	Душевая
352	Умывальная
353	Комната
354	Комната
355	Комната
356	Комната
357	Коридор
358	Гладильная
359	Комната для сушки белья
360	Подсобное помещение
361	Лоджия
362	Комната
363	Комната
364	Комната
365	Комната
366	Коридор
367	Туалет
368	Туалет
369	Коридор
370	Комната личной гигиены женщин
371	Душевая
372	Умывальная
373	Комната
374	Комната
375	Комната
376	Комната
377	Коридор
378	Коридор
379	Лестничная клетка
380	Лоджия

Примечания

- Пожарные оповещатели установить согласно требованиям СП 3.13130.2009.
- Оповещатели поз. 5, б установить на стене на высоте не менее 2300 мм от уровня чистого пола и не менее 150мм от перекрытия до верхней части оповещателя. Опуски к оповещателям выполнить в кабель канале 25х16.
- Световые табла поз. 1-4 установить на стене на высоте 2300 мм от уровня чистого пола и над дверными проемами. Опуски к оповещателям выполнить в кабель канале 25х16.
- Монтаж кабельных линий выполнить согласно требованиям СП 6.13130.2021 и инструкции завода-изготовителя.
- Сети светового оповещения выполнить кабелем КПСЭнг(A)-FRLSLTx сечением 1х2х0,75 кв.мм. Сети речевого оповещения выполнить кабелем КПСЭнг(A)-FRLSLTx сечением 1х2х1,0 кв.мм. Кабель проложить по стенам и потолку в кабель канале 25х16, 40х25, 100х60.
- Проходы через стены выполнить в закладных гильзах из трубы тонкстенной Ду=20. Кабель в гильзах уплотнить легкопроходным негорючим материалом.
- При параллельной прокладке расстояние от сетей системы оповещения и управления эвакуацией людей при пожаре до кабелей электропитания должно быть не менее 0,5м.
- Допускается располагать оборудование с отступлением от места, обозначенного в данной рабочей документации, при условии соблюдения требований СП 3.13130.2009.
- Опуск кабелей к оборудованию, установленному ниже уровня основного потолка (извещатели, установленные на подвесном потолке, оповещатели, установленные на кронштейне, речевые оповещатели) и обход далак выполнять с применением шпилек, гаек, шайб, стяжек стальных и траверс в соответствии с инструкцией по монтажу завода изготовителя.

Позиции оборудования

- 1-Молния-12 "Выход"
- 2-Молния-12 указатель направления движения (обухсторонний вариант)
- 3-Молния-12 "Человек стрелка по лестнице влево вниз"
- 4-Молния-12 "Человек стрелка по лестнице вправо вниз"
- 5-"Глаз" Н1-3"
- 6-"Глаз" Н1-5"

409-26 ПСО

Федеральное государственное учреждение образования высшего образования "Омский государственный аграрный университет имени П.А. Савельева" (далее «ОГУ») Омской ГНУ, расположенное по адресу: г. Омск, ул. Вокзальная, 85

Изм.	Кол.	Лист	Изд.	Подп.	Дата
Разраб.	А.Ю. Иванова	04.26			
Н. контр.	Р.Б. Холдов	04.26			
ГИП	Р.Б. Холдов	04.26			

Система автоматической пожарной сигнализации и система оповещения и управления эвакуацией людей при пожаре

Схема расположения сетей и оборудования системы оповещения и управления эвакуацией людей при пожаре. Третий этаж


Статус

Лист

Листов

000 "Спектрон"

Формат А3х4

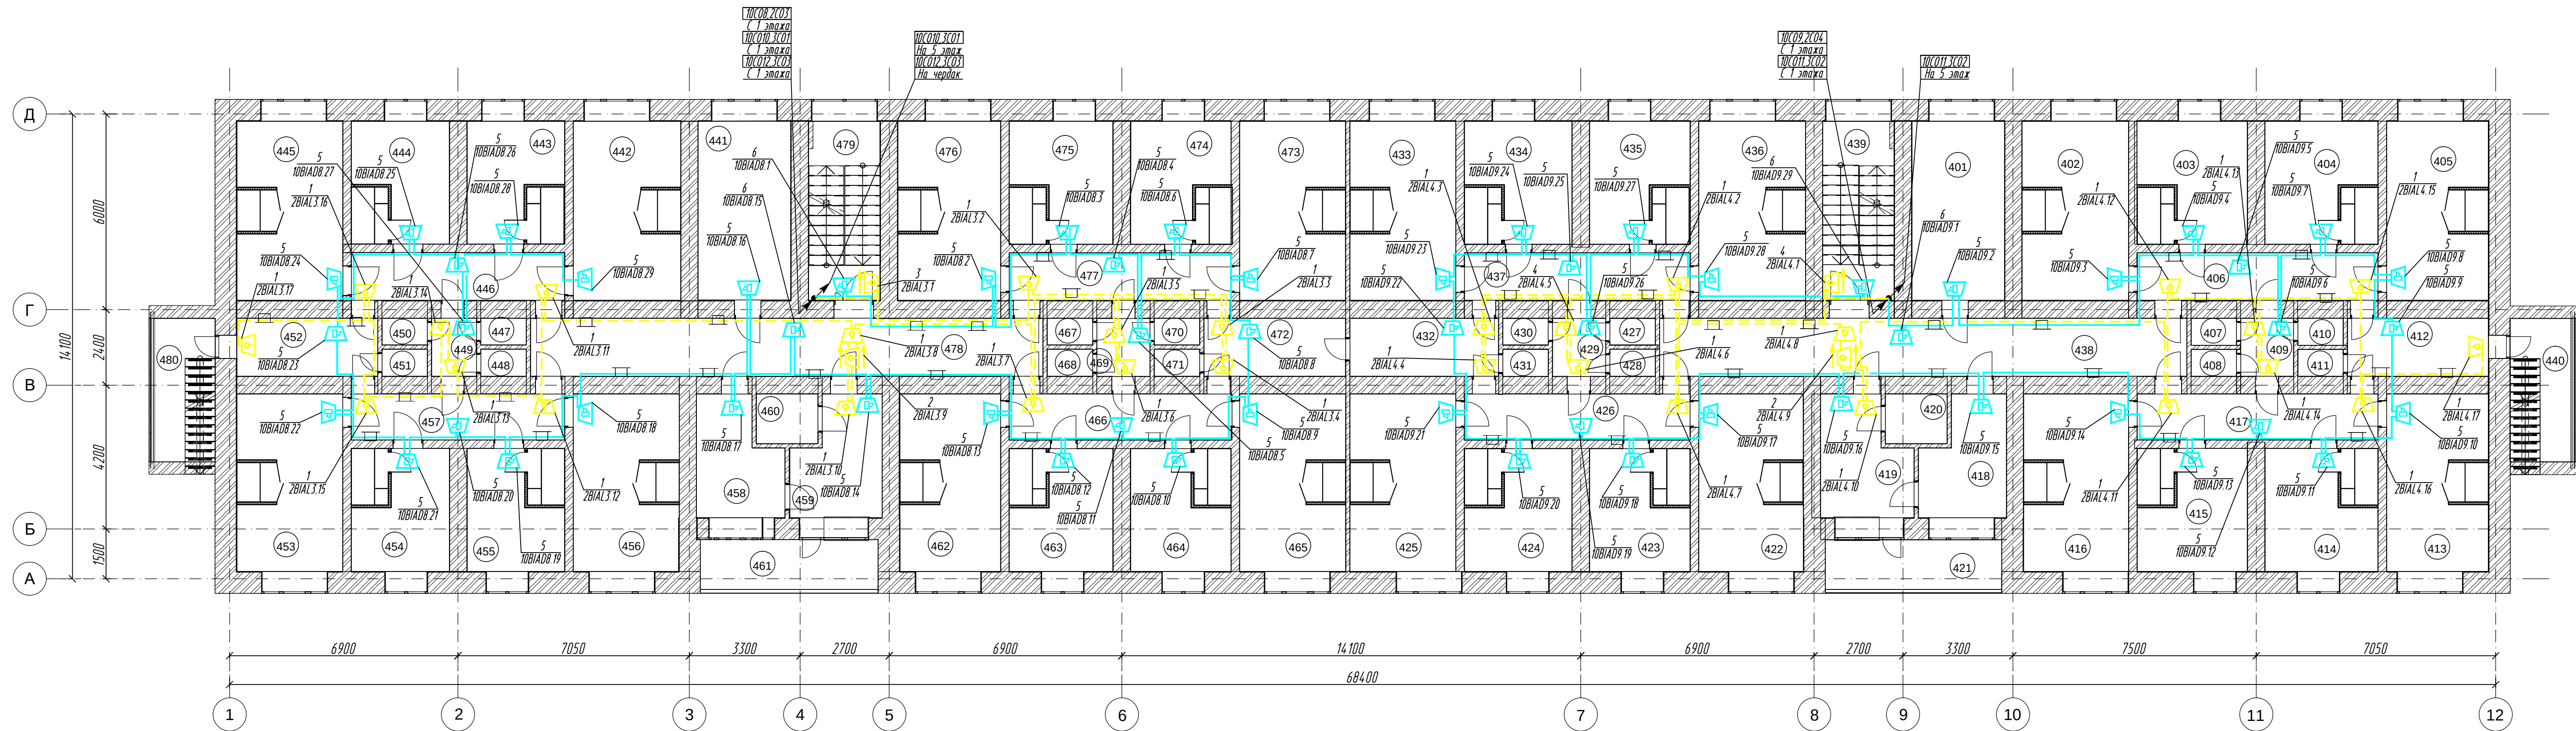

Экспликация помещений

Номер поме-	Наименование
401	Кухня
402	Комната
403	Комната
404	Комната
405	Комната
406	Коридор
407	Туалет
408	Туалет
409	Коридор
410	Комната личной гигиены женщин
411	Душ
412	Умывальная
413	Комната
414	Комната
415	Комната
416	Комната
417	Коридор
418	Гладильная
419	Комната для сушки белья
420	Подсобное помещение
421	Лоджия
422	Комната
423	Комната
424	Комната
425	Комната
426	Коридор
427	Туалет
428	Туалет
429	Коридор
430	Комната личной гигиены женщин
431	Душевая
432	Умывальная
433	Комната
434	Комната
435	Комната
436	Комната
437	Коридор
438	Коридор
439	Лестничная клетка
440	Лоджия

Экспликация помещений

Номер поме-	Наименование
441	Кухня
442	Комната
443	Комната
444	Комната
445	Комната
446	Коридор
447	Туалет
448	Туалет
449	Коридор
450	Комната личной гигиены женщин
451	Душевая
452	Умывальная
453	Комната
454	Комната
455	Комната
456	Комната
457	Коридор
458	Гладильная
459	Комната для сушки белья
460	Подсобное помещение
461	Лоджия
462	Комната
463	Комната
464	Комната
465	Комната
466	Коридор
467	Туалет
468	Туалет
469	Коридор
470	Комната личной гигиены женщин
471	Душевая
472	Умывальная
473	Комната
474	Комната
475	Комната
476	Комната
477	Коридор
478	Коридор
479	Лестничная клетка
480	Лоджия

Примечания

- Пожарные оповещатели установить согласно требованиям СП 3.13130.2009.
- Оповещатели поз. 5, 6 установить на стене на высоте не менее 2300 мм от уровня чистого пола и не менее 150мм от перекрытия до верхней части оповещателя. Опуски к оповещателям выполнить в кабель канале 25х16.
- Световые таблы поз. 1-4 установить на стене на высоте 2300 мм от уровня чистого пола и над дверными проемами. Опуски к оповещателям выполнить в кабель канале 25х16.
- Монтаж кабельных линий выполнить согласно требованиям СП 6.13130.2021 и инструкций завода-изготовителя.
- Сети светового оповещения выполнить кабелем КПСЭнг(А)-FRLSLTx сечением 1х2х0,75 кв.мм. Сети речевого оповещения выполнить кабелем КПСЭнг(А)-FRLSLTx сечением 1х2х1,0 кв.мм.
- Проходы через стены выполнить в закладных гильзах из трубы тонкостенной Ду=20. Кабель в гильзах уплотнить легкопроходным негорючим материалом.
- При параллельной прокладке расстояние от сетей системы оповещения и управления эвакуацией людей при пожаре до кабелей электропитания должно быть не менее 0,5м.
- Допускается располагать оборудование с отступлением от места, обозначенного в данной рабочей документации, при условии соблюдения требований СП 3.13130.2009.
- Опуск кабелей к оборудованию, установленному ниже уровня основного потолка (извещатели, установленные на подвесном потолке, оповещатели, установленные на крапительные, речевые оповещатели) и обход балок выполнить с применением шпилек, гаек, шайб, стоек стальных и траверс в соответствии с инструкцией по монтажу завода изготовителя.

Позиции оборудования

1-Молния-12 "Выход"


2-Молния-12 указатель направления движения (двухсторонний вариант)

3-Молния-12 "Человек стрелка по лестнице влево вниз"

4-Молния-12 "Человек стрелка по лестнице вправо вниз"

5-"Глагол Н1-3"

6-"Глагол Н1-5"

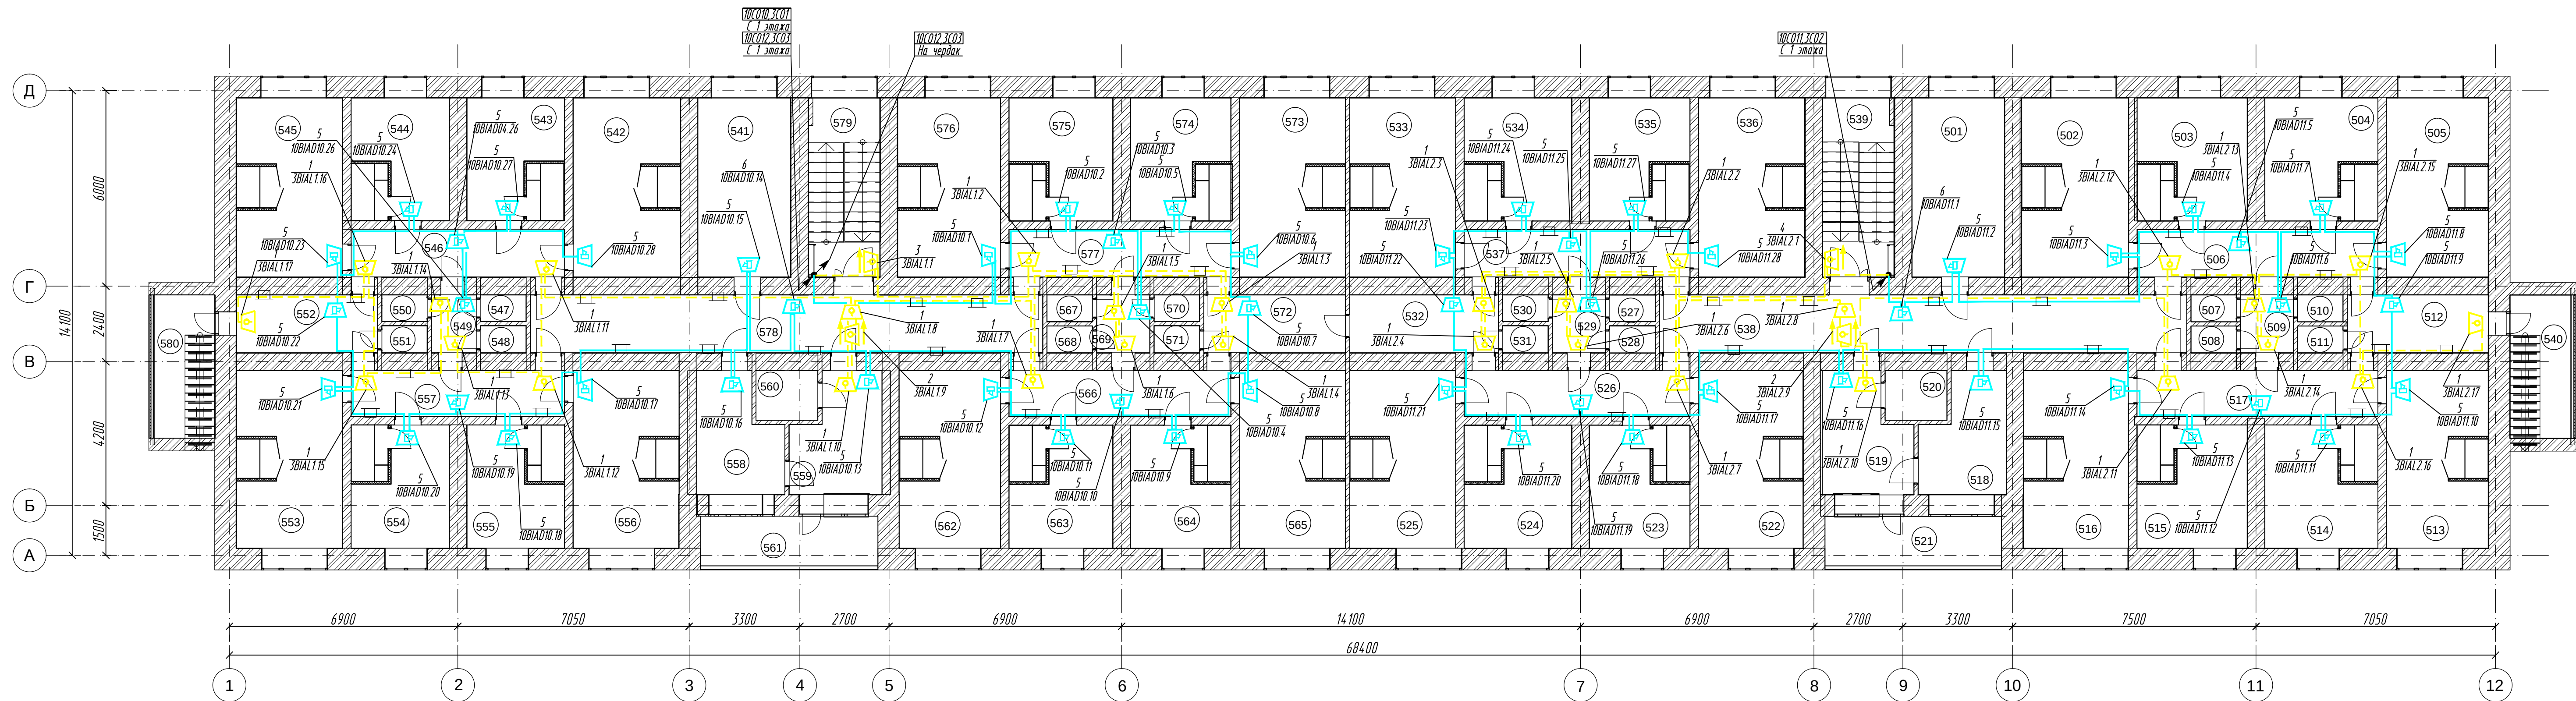

Экспликация помещений

Номер поме-	Наименование
501	Кухня
502	Комната
503	Комната
504	Комната
505	Комната
506	Коридор
507	Туалет
508	Туалет
509	Коридор
510	Комната личной гигиены женщин
511	Душ
512	Умывальная
513	Комната
514	Комната
515	Комната
516	Комната
517	Коридор
518	Гладильная
519	Комната для сушки белья
520	Подсобное помещение
521	Лоджия
522	Комната
523	Комната
524	Комната
525	Комната
526	Коридор
527	Туалет
528	Коридор
530	Комната личной гигиены женщин
531	Душевая
532	Умывальная
533	Комната
534	Комната
535	Комната
536	Комната
537	Коридор
538	Коридор
539	Лестничная клетка
540	Лоджия


Экспликация помещений

Номер поме-	Наименование
541	Кухня
542	Комната
543	Комната
544	Комната
545	Комната
546	Коридор
547	Туалет
548	Туалет
549	Коридор
550	Комната личной гигиены женщин
551	Душевая
552	Умывальная
553	Комната
554	Комната
555	Комната
556	Комната
557	Коридор
558	Гладильная
559	Комната для сушки белья
560	Подсобное помещение
561	Лоджия
562	Комната
563	Комната
564	Комната
565	Комната
566	Коридор
567	Туалет
568	Туалет
569	Коридор
570	Комната личной гигиены женщин
571	Душевая
572	Умывальная
573	Комната
574	Комната
575	Комната
576	Комната
577	Коридор
578	Коридор
579	Лестничная клетка
580	Лоджия

- Примечания
- Пожарные оповещатели установить согласно требованиям СП 3.13130.2009.
 - Оповещатели поз. 5, 6 установить на стене на высоте не менее 2300 мм от уровня чистого пола и не менее 150мм от перекрытия до верхней части оповещателя. Опуски к оповещателям выполнить в кабель канале 25х16.
 - Световые табло поз. 1-4 установить на стене на высоте 2300 мм от уровня чистого пола и над дверными проемами. Опуски к оповещателям выполнить в кабель канале 25х16.
 - Монтаж кабельных линий выполнить согласно требованиям СП 6.13130.2021 и инструкций завода-изготовителя.
 - Сети светового оповещения выполнить кабелем КПСЭнг(А)-FRLSLTx сечением 1х2х0,75 кв.мм. Сети речевого оповещения выполнить кабелем КПСЭнг(А)-FRLSLTx сечением 1х2х1,0 кв.мм. Кабель проложить по стенам и потолку в кабель канале 25х16, 40х25, 100х60.
 - Проходы через стены выполнить в закладных гильзах из трубы тонкостенной Ду=20. Кабель в гильзах уплотнить легкопроходным негорючим материалом.
 - При параллельной прокладке расстояние от сетей системы оповещения и управления эвакуацией людей при пожаре до кабелей электропитания должно быть не менее 0,5м.
 - Допускается располагать оборудование с отступлением от места, обозначенного в данной рабочей документации, при условии соблюдения требований СП 3.13130.2009.
 - Опуск кабелей к оборудованию, установленному ниже уровня основного потолка (извещатели, установленные на подвесном потолке, оповещатели, установленные на кронштейне, речевые оповещатели) и обход балок выполнить с применением шпилек, гаек, шайб, стяжек стальных и т.п. в соответствии с инструкцией по монтажу завода изготовителя.

Позиции оборудования

- 1-Молния-12 "Выход"
2-Молния-12 указатель направления движения (двухсторонний вариант)
3-Молния-12 "Человек стрелка по лестнице влево вниз"
4-Молния-12 "Человек стрелка по лестнице вправо вниз"
5-"Лагол Н1-3"
6-"Лагол Н1-5"

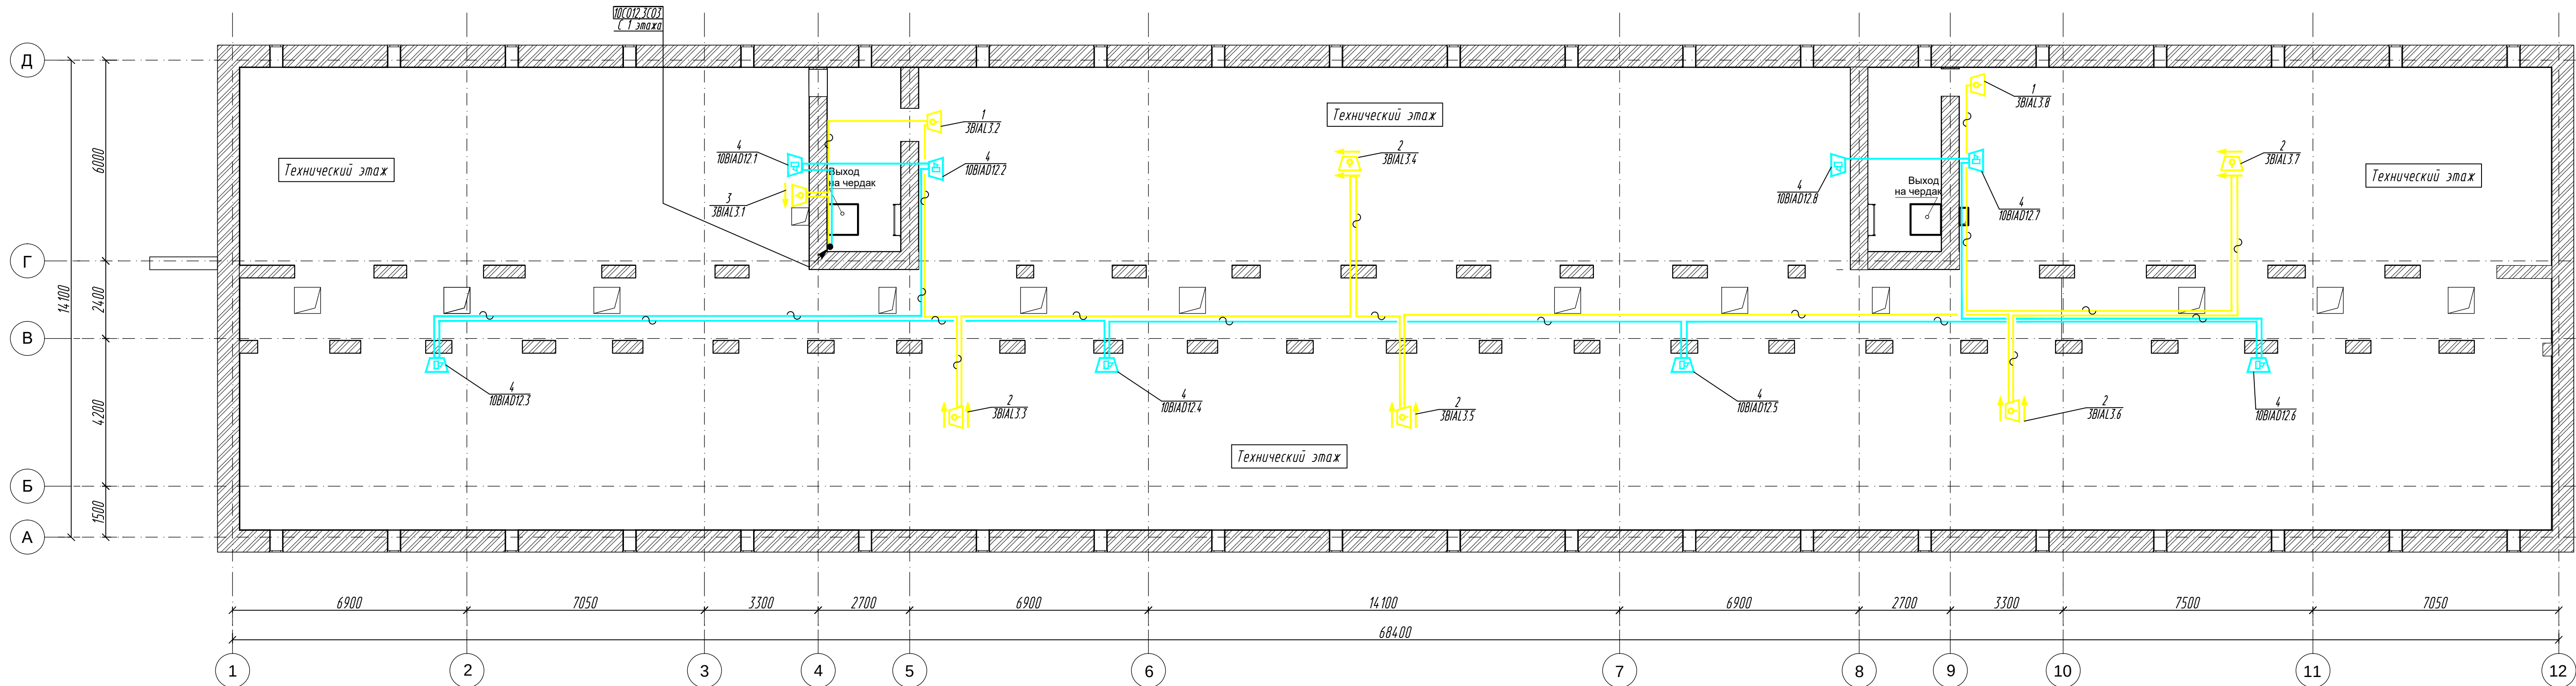

- Примечания
- Пожарные оповещатели установить согласно требованиям СП 3.13130.2009;
 - Оповещатели поз. 4 установить на стене на высоте не менее 2300 мм от уровня чистого пола и не менее 150 мм от перекрытия до верхней части оповещателя. Опуски к оповещателям выполнить в трубе гибкой гофрированной ПВХ-20.
 - Световые табло поз. 1-3 установить на стене на высоте 2300 мм от уровня чистого пола и над дверными проемами. Опуски к оповещателям выполнить в трубе гибкой гофрированной ПВХ-20.
 - Монтаж кабельных линий выполнить согласно требованиям СП 3.13130.2021 и инструкции завода-изготовителя.
 - Сети светового оповещения выполнить кабелем КПСЭнг(A)-FRLSLTx сечением 1x2x0,75 кв.мм.
 - Сети речевого оповещения выполнить кабелем КПСЭнг(A)-FRLSLTx сечением 1x2x1,0 кв.мм. Кабель проложить по стенам и потолку в трубе гибкой гофрированной ПВХ-20.
 - Проходы через стены выполнить в закладных гильзах из трубы тонкостенной Ду=20. Кабель в гильзах уплотнить легкоплавким негорючим материалом.
 - При параллельной прокладке расстояние от сетей системы оповещения и управления эвакуацией людей при пожаре до кабелей электропитания должно быть не менее 0,5 м.
 - Допускается располагать оборудование с отступлением от места, обозначенного в данной рабочей документации, при условии соблюдения требований СП 3.13130.2009.
 - Опуск кабелей к оборудованию, установленному ниже уровня основного потолка (извещатели, установленные на подвесном потолке, оповещатели, установленные на кронштейне, речевые оповещатели) и обход балок выполнять с применением шпилек, гаек, шайб, стяжек стальных и траверс в соответствии с инструкцией по монтажу завода изготовителя.
 - Для речевых пожарных оповещателей установить защиту от механических повреждений.

Позиции оборудования


1-Молния-12 "Выход"

2-Молния-12 указатель направления движения (двухсторонний вариант)

3-Молния-12 "Выход вправо"


4-"Глазок К-10"

					409-26 ПСО				
					Федеральное государственное учреждение высшего образования "Омский государственный инженерный университет имени П.А. Савельева" (далее - ФГОУ ВО Омский ГИИ), расположенное по адресу: г. Омск, ул. Физкультурная, 85				
Изм.	Кол.ч.	Лист	Итого	Подп.	Дата				
Разраб.	А.Ю. Иванов	18	04.26			Система автоматической пожарной сигнализации и система оповещения и управления эвакуацией людей при пожаре	Страница	Лист	Листов
							17	18	
И. контр.	Р.Б. Холод		04.26			Схема расположения сетей и оборудования системы оповещения и управления эвакуацией людей при пожаре. Чердак	ООО "Спектрон"		
ГИП	Р.Б. Холод		04.26						

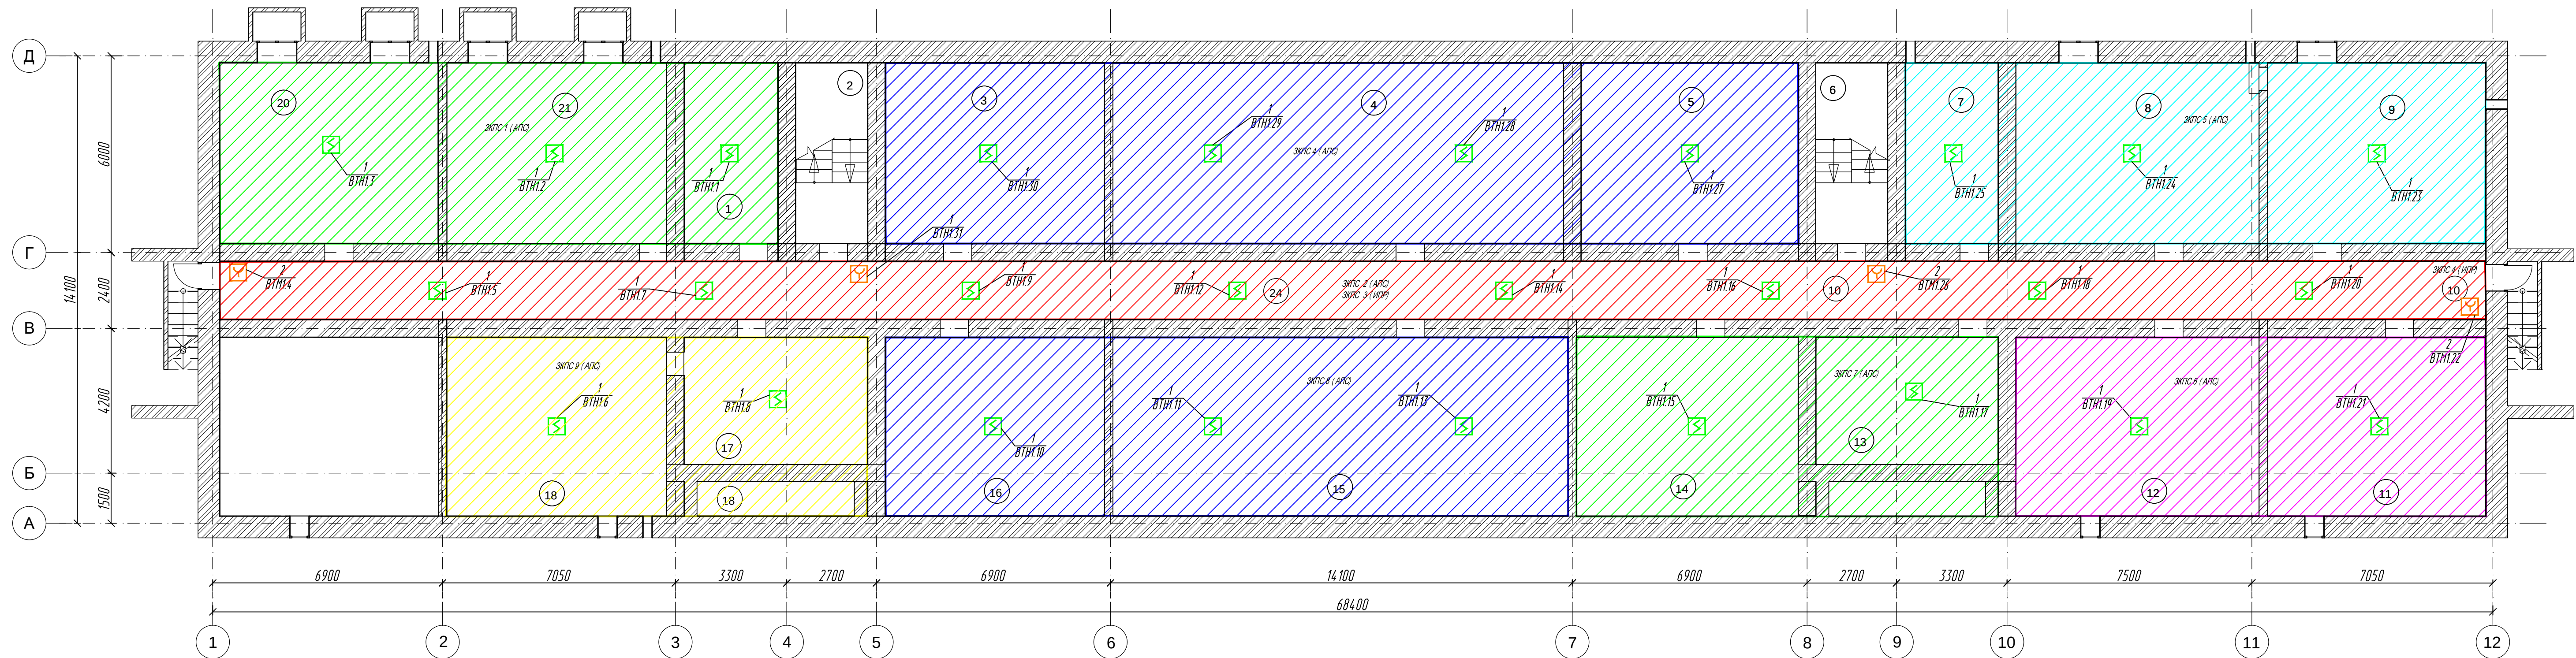

Экспликация помещений

Номер поме-	Наименование
1	Теплоузел
2	Лестничная клетка
3	Помещение
4	Помещение
5	Помещение
6	Лестничная клетка
7	Помещение
8	Помещение
9	Помещение
10	Коридор
11	Помещение
12	Помещение
13	Помещение
14	Помещение
15	Помещение
16	Помещение
17	Помещение
18	Помещение

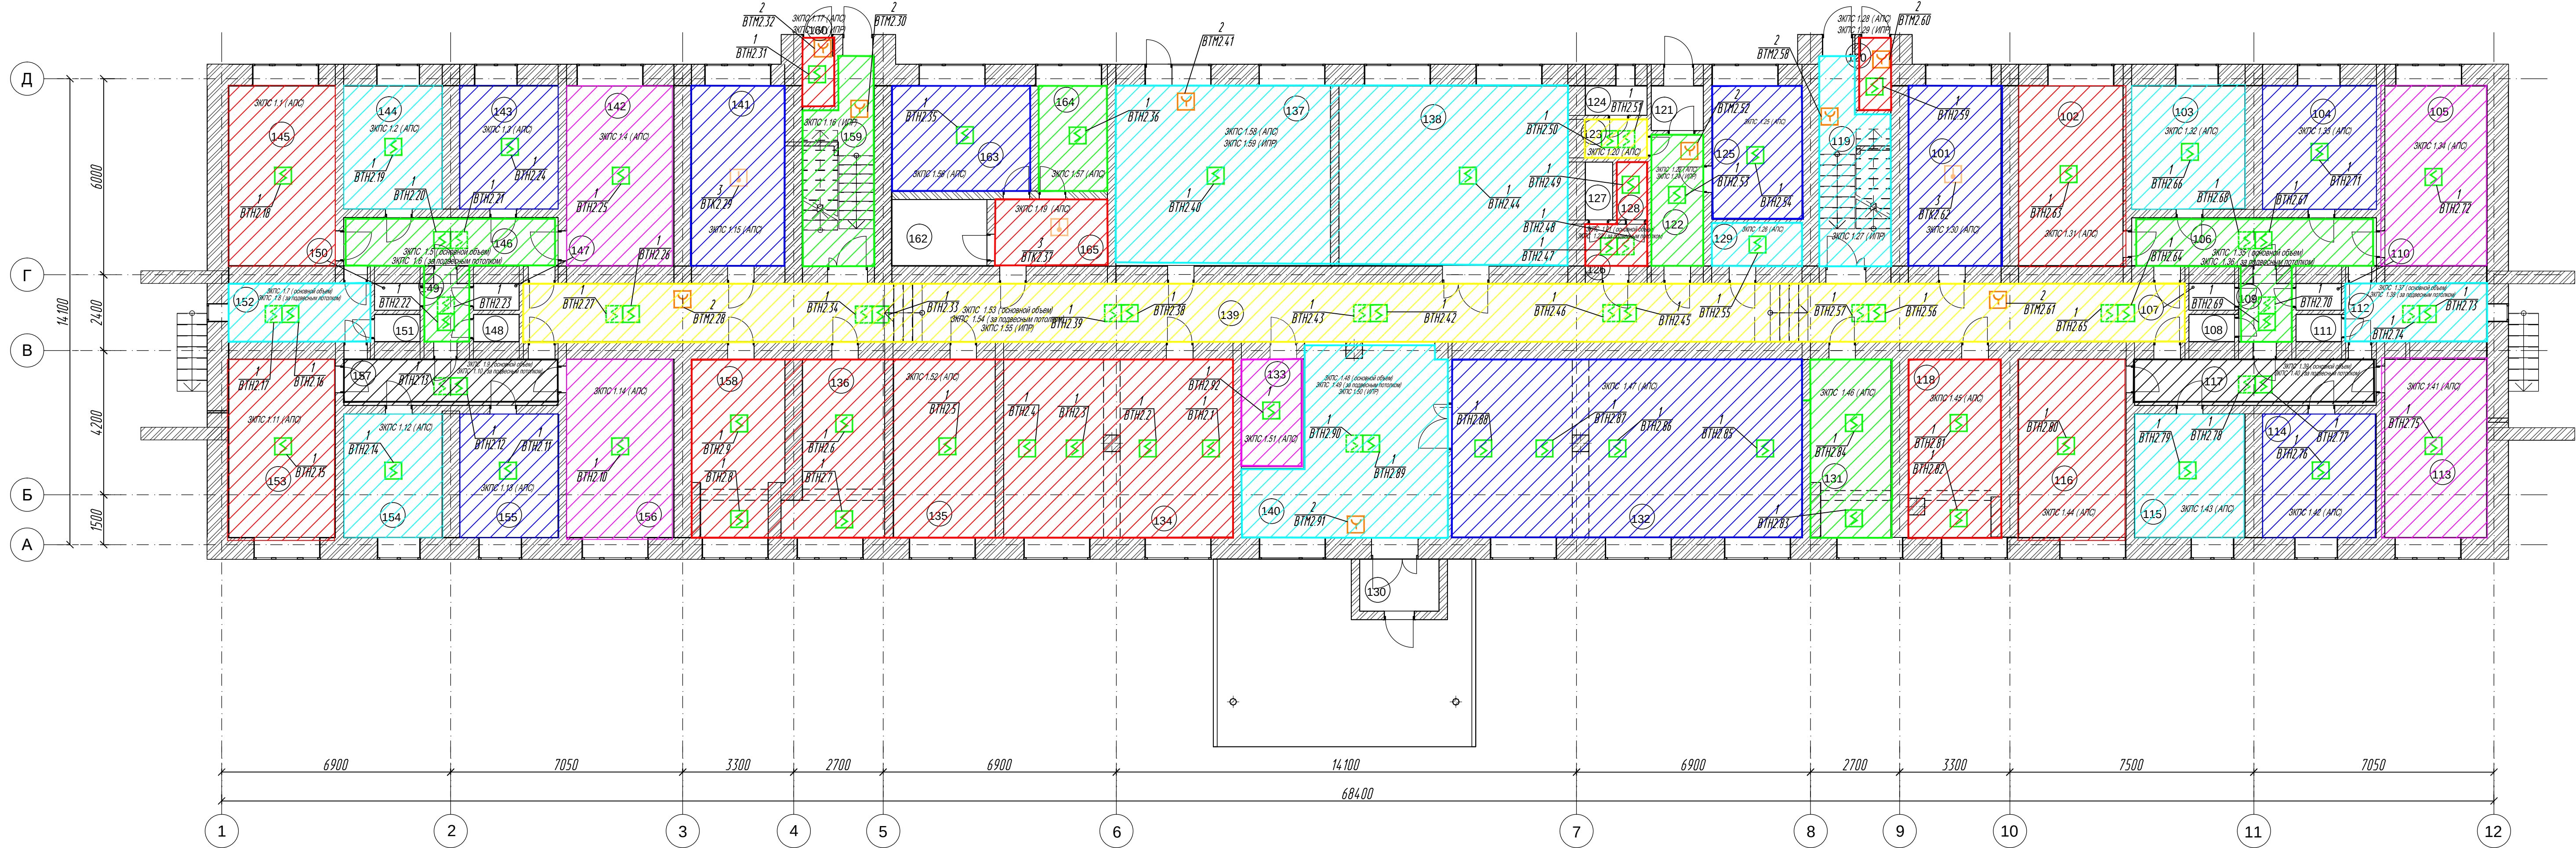


Экспликация помещений

Номер поме-	Наименование
101	Кухня
102	Комната
103	Комната
104	Комната
105	Комната
106	Коридор
107	Туалет
108	Туалет
109	Коридор
110	Комната личной гигиены женщин
111	Душевая
112	Умывальная
113	Комната
114	Комната
115	Комната
116	Комната
117	Коридор
118	Гладильная
119	Лестничная клетка
120	Подсобное помещение
121	Гамбур
122	Коридор изолятора
123	Умывальная изолятора
124	Туалет изолятора
125	Комната изолятора
126	Умывальная для персонала
127	Туалет для персонала
128	Помещение для хранения уборочного инвентаря

Экспликация помещений

Номер поме-	Наименование
129	Электрощитовая
130	Гамбур
131	Серверная
132	Комната досуга
133	Службное помещение
134	Комната отдыха
135	Комната администратора
136	Комната для сушки белья
137	Кладовая
138	Актовый зал
139	Коридор
140	Вестибиль
141	Кухня
142	Комната
143	Комната
144	Комната
145	Комната
146	Коридор
147	Туалет
148	Туалет
149	Коридор
150	Комната личной гигиены женщин
151	Душевая
152	Умывальная
153	Комната
154	Комната
155	Комната
156	Комната
157	Коридор
158	Гладильная
159	Лестничная клетка
160	Подсобное помещение
162	Туалет
163	Комната
164	Комната
165	Кухня

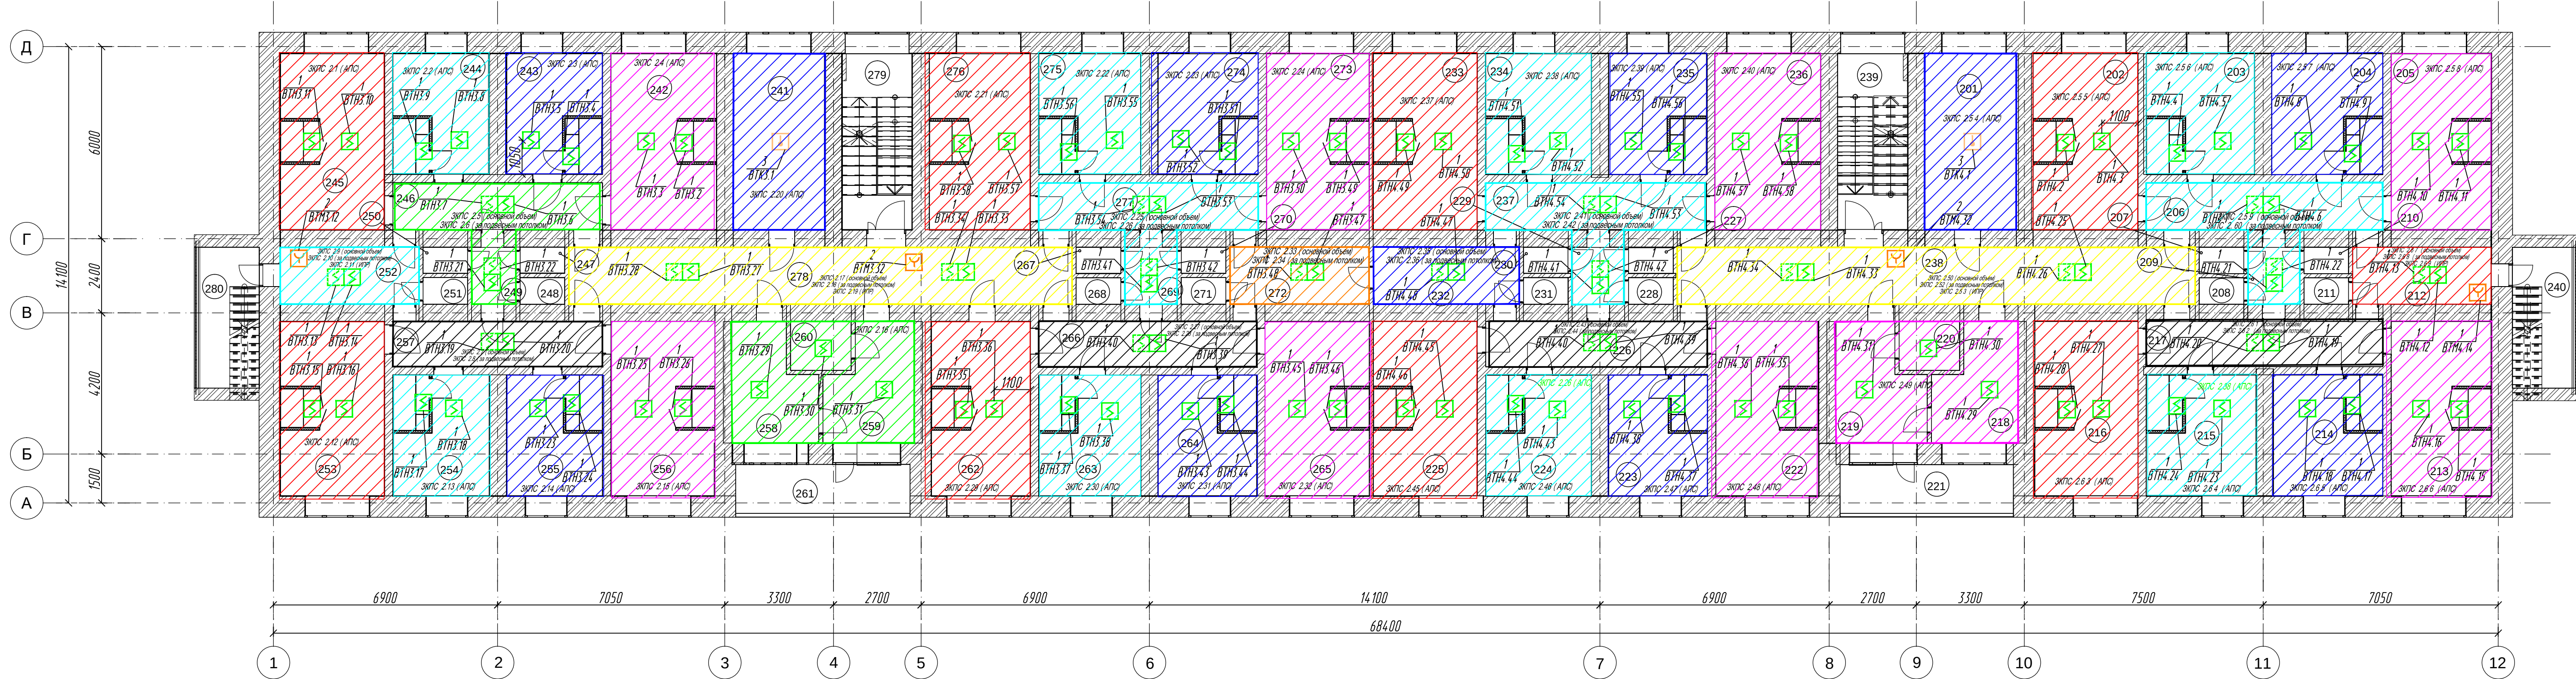


Экспликация помещений

Номер поме-	Наименование
201	Кухня
202	Комната
203	Комната
204	Комната
205	Комната
206	Коридор
207	Туалет
208	Туалет
209	Коридор
210	Комната личной гигиены женщин
211	Душ
212	Умывальная
213	Комната
214	Комната
215	Комната
216	Комната
217	Коридор
218	Гладильная
219	Комната для сушки белья
220	Подсобное помещение
221	Лоджия
222	Комната
223	Комната
224	Комната
225	Комната
226	Коридор
227	Туалет
228	Туалет
229	Коридор
230	Комната личной гигиены женщин
231	Душевая
232	Умывальная
233	Комната
234	Комната
235	Комната
236	Комната
237	Коридор
238	Коридор
239	Лестничная клетка
240	Лоджия

Экспликация помещений

Номер поме-	Наименование
241	Кухня
242	Комната
243	Комната
244	Комната
245	Комната
246	Коридор
247	Туалет
248	Туалет
249	Коридор
250	Комната личной гигиены женщин
251	Душевая
252	Умывальная
253	Комната
254	Комната
255	Комната
256	Комната
257	Коридор
258	Гладильная
259	Комната для сушки белья
260	Подсобное помещение
261	Лоджия
262	Комната
263	Комната
264	Комната
265	Комната
266	Коридор
267	Туалет
268	Туалет
269	Коридор
270	Комната личной гигиены женщин
271	Душевая
272	Умывальная
273	Комната
274	Комната
275	Комната
276	Комната
277	Коридор
278	Коридор
279	Лестничная клетка
280	Лоджия

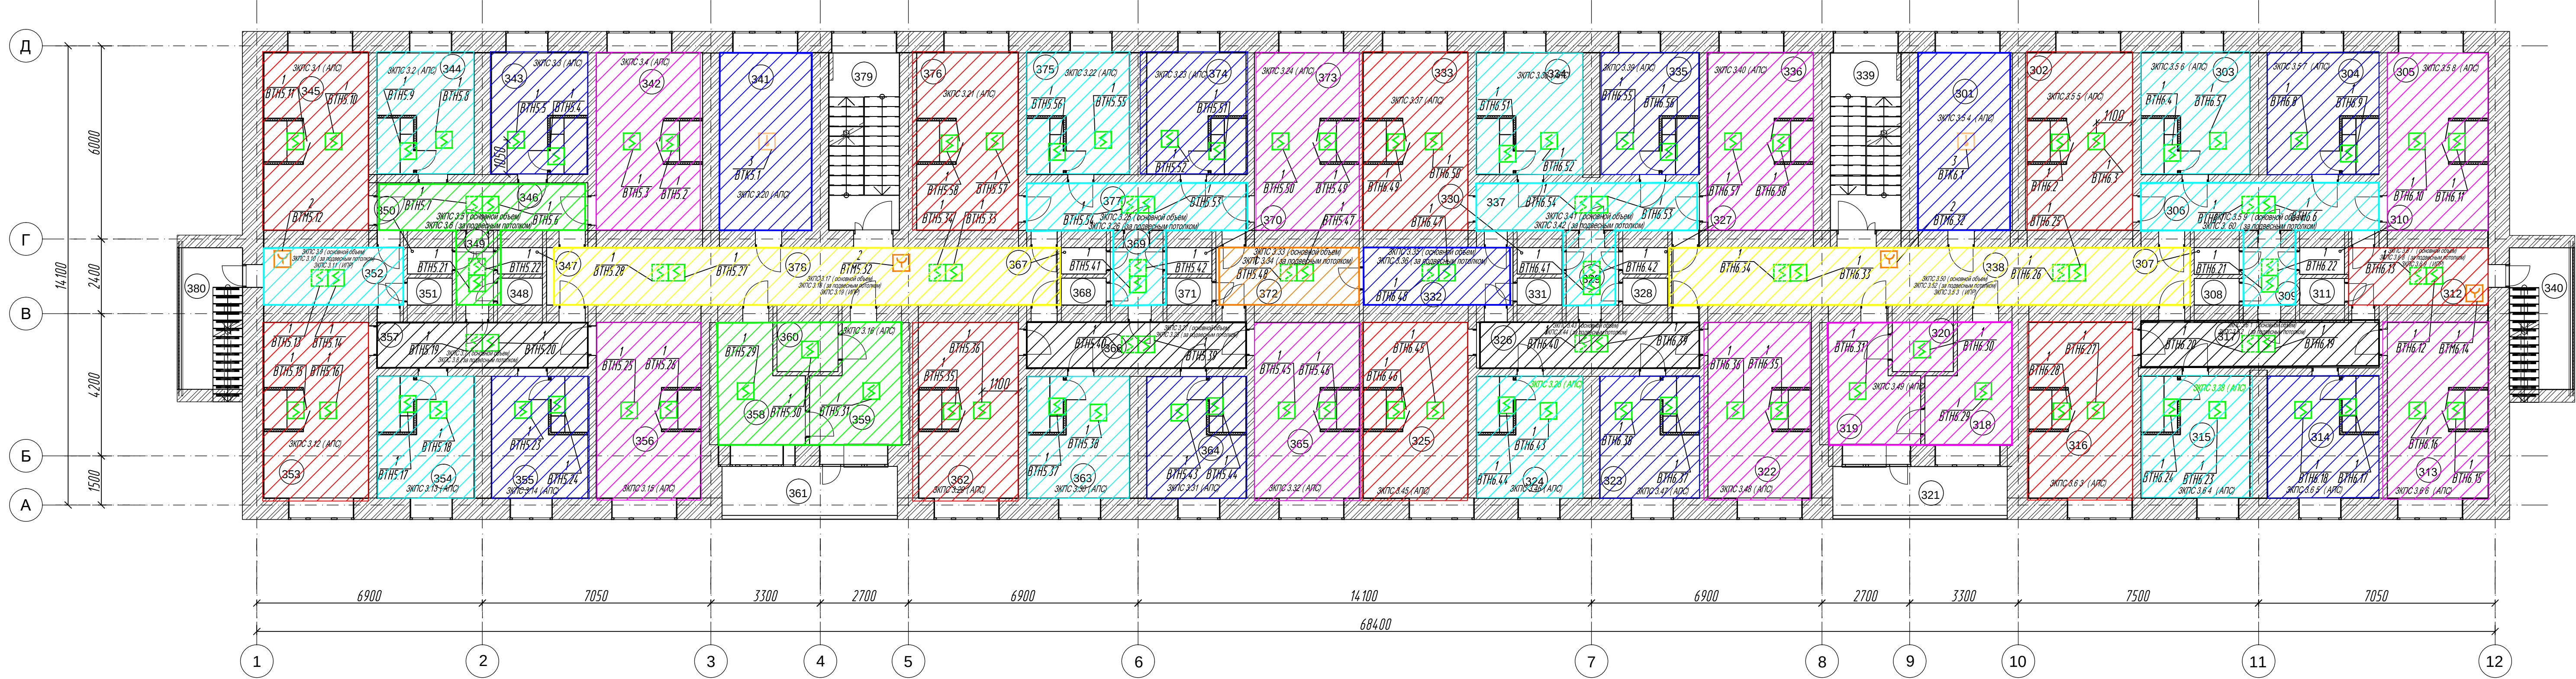


Экспликация помещений

Номер поме-	Наименование
301	Кухня
302	Комната
303	Комната
304	Комната
305	Комната
306	Коридор
307	Туалет
308	Туалет
309	Коридор
310	Комната личной гигиены женщин
311	Душ
312	Умывальная
313	Комната
314	Комната
315	Комната
316	Комната
317	Коридор
318	Гладильная
319	Комната для сушки белья
320	Подсобное помещение
321	Лоджия
322	Комната
323	Комната
324	Комната
325	Комната
326	Коридор
327	Туалет
328	Туалет
329	Коридор
330	Комната личной гигиены женщин
331	Душевая
332	Умывальная
333	Комната
334	Комната
335	Комната
336	Комната
337	Коридор
338	Коридор
339	Лестничная клетка
340	Лоджия

Экспликация помещений

Номер поме-	Наименование
341	Кухня
342	Комната
343	Комната
344	Комната
345	Комната
346	Коридор
347	Туалет
348	Туалет
349	Коридор
350	Комната личной гигиены женщин
351	Душевая
352	Умывальная
353	Комната
354	Комната
355	Комната
356	Комната
357	Коридор
358	Гладильная
359	Комната для сушки белья
360	Подсобное помещение
361	Лоджия
362	Комната
363	Комната
364	Комната
365	Комната
366	Коридор
367	Туалет
368	Туалет
369	Коридор
370	Комната личной гигиены женщин
371	Душевая
372	Умывальная
373	Комната
374	Комната
375	Комната
376	Комната
377	Коридор
378	Коридор
379	Лестничная клетка
380	Лоджия

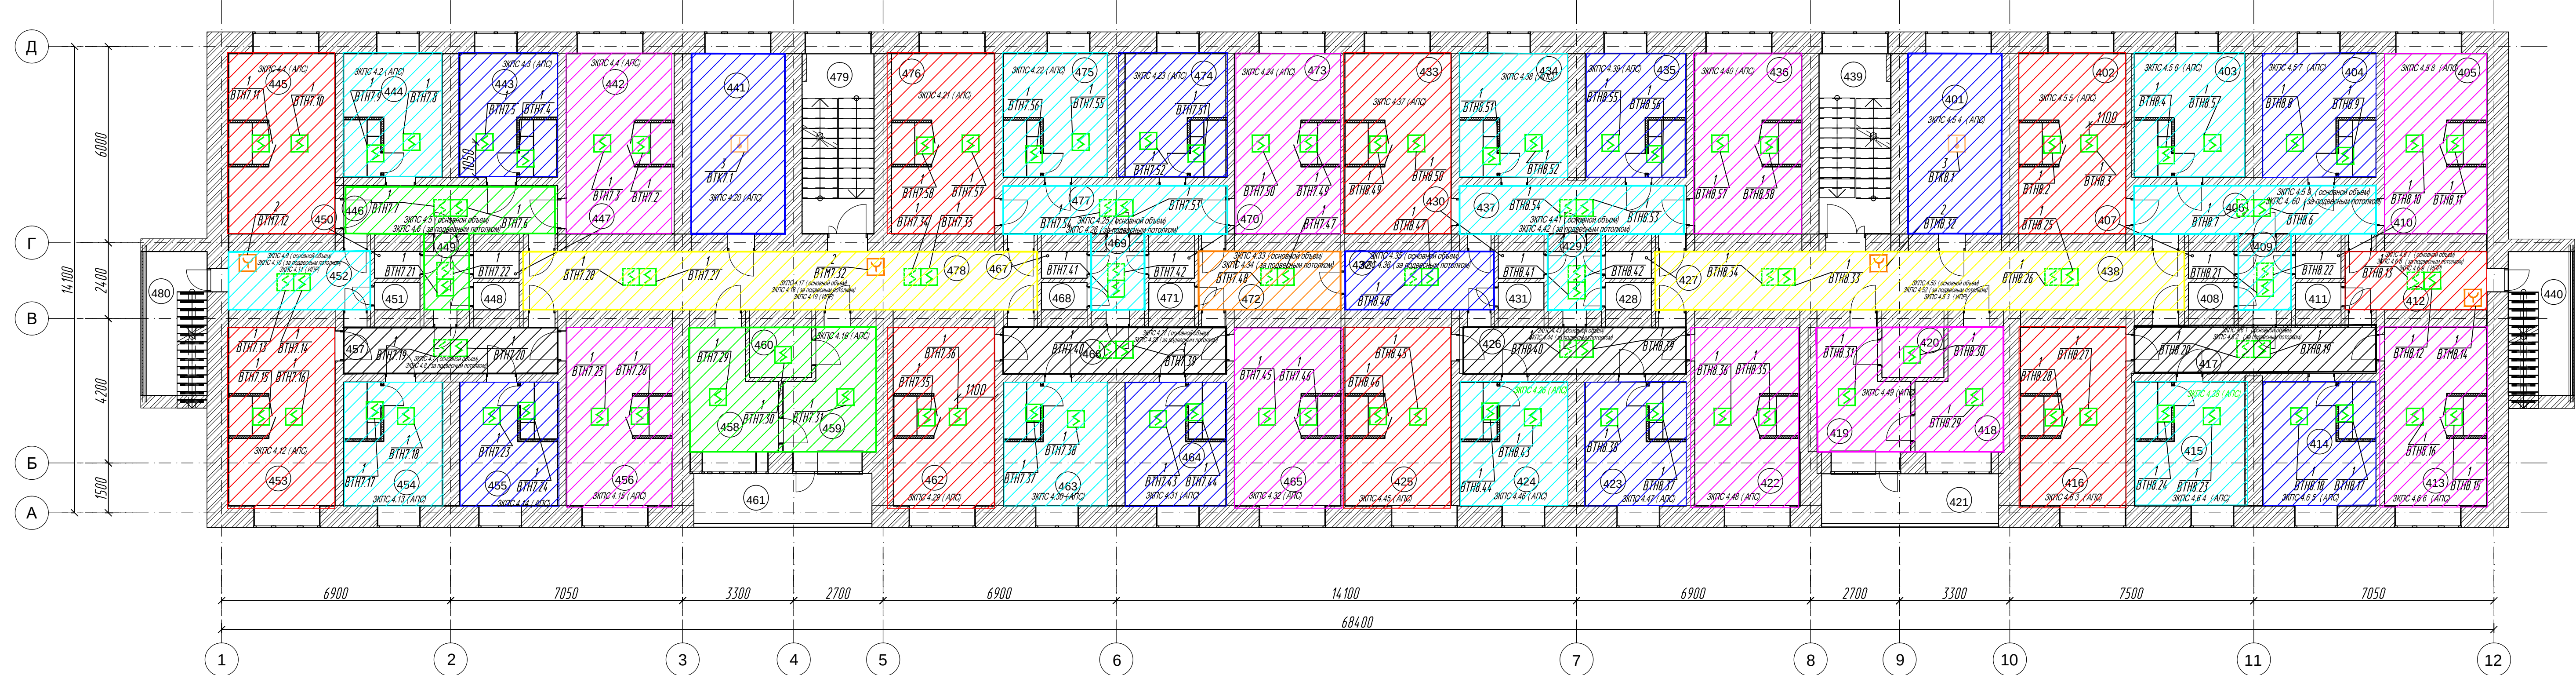


Экспликация помещений

Номер поме-	Наименование
401	Кухня
402	Комната
403	Комната
404	Комната
405	Комната
406	Коридор
407	Туалет
408	Туалет
409	Коридор
410	Комната личной гигиены женщин
411	Душ
412	Умывальная
413	Комната
414	Комната
415	Комната
416	Комната
417	Коридор
418	Гладильная
419	Комната для сушки белья
420	Подсобное помещение
421	Лоджия
422	Комната
423	Комната
424	Комната
425	Комната
426	Коридор
427	Туалет
428	Туалет
429	Коридор
430	Комната личной гигиены женщин
431	Душевая
432	Умывальная
433	Комната
434	Комната
435	Комната
436	Комната
437	Коридор
438	Коридор
439	Лестничная клетка
440	Лоджия

Экспликация помещений

Номер поме-	Наименование
441	Кухня
442	Комната
443	Комната
444	Комната
445	Комната
446	Коридор
447	Туалет
448	Туалет
449	Коридор
450	Комната личной гигиены женщин
451	Душевая
452	Умывальная
453	Комната
454	Комната
455	Комната
456	Комната
457	Коридор
458	Гладильная
459	Комната для сушки белья
460	Подсобное помещение
461	Лоджия
462	Комната
463	Комната
464	Комната
465	Комната
466	Коридор
467	Туалет
468	Туалет
469	Коридор
470	Комната личной гигиены женщин
471	Душевая
472	Умывальная
473	Комната
474	Комната
475	Комната
476	Комната
477	Коридор
478	Коридор
479	Лестничная клетка
480	Лоджия

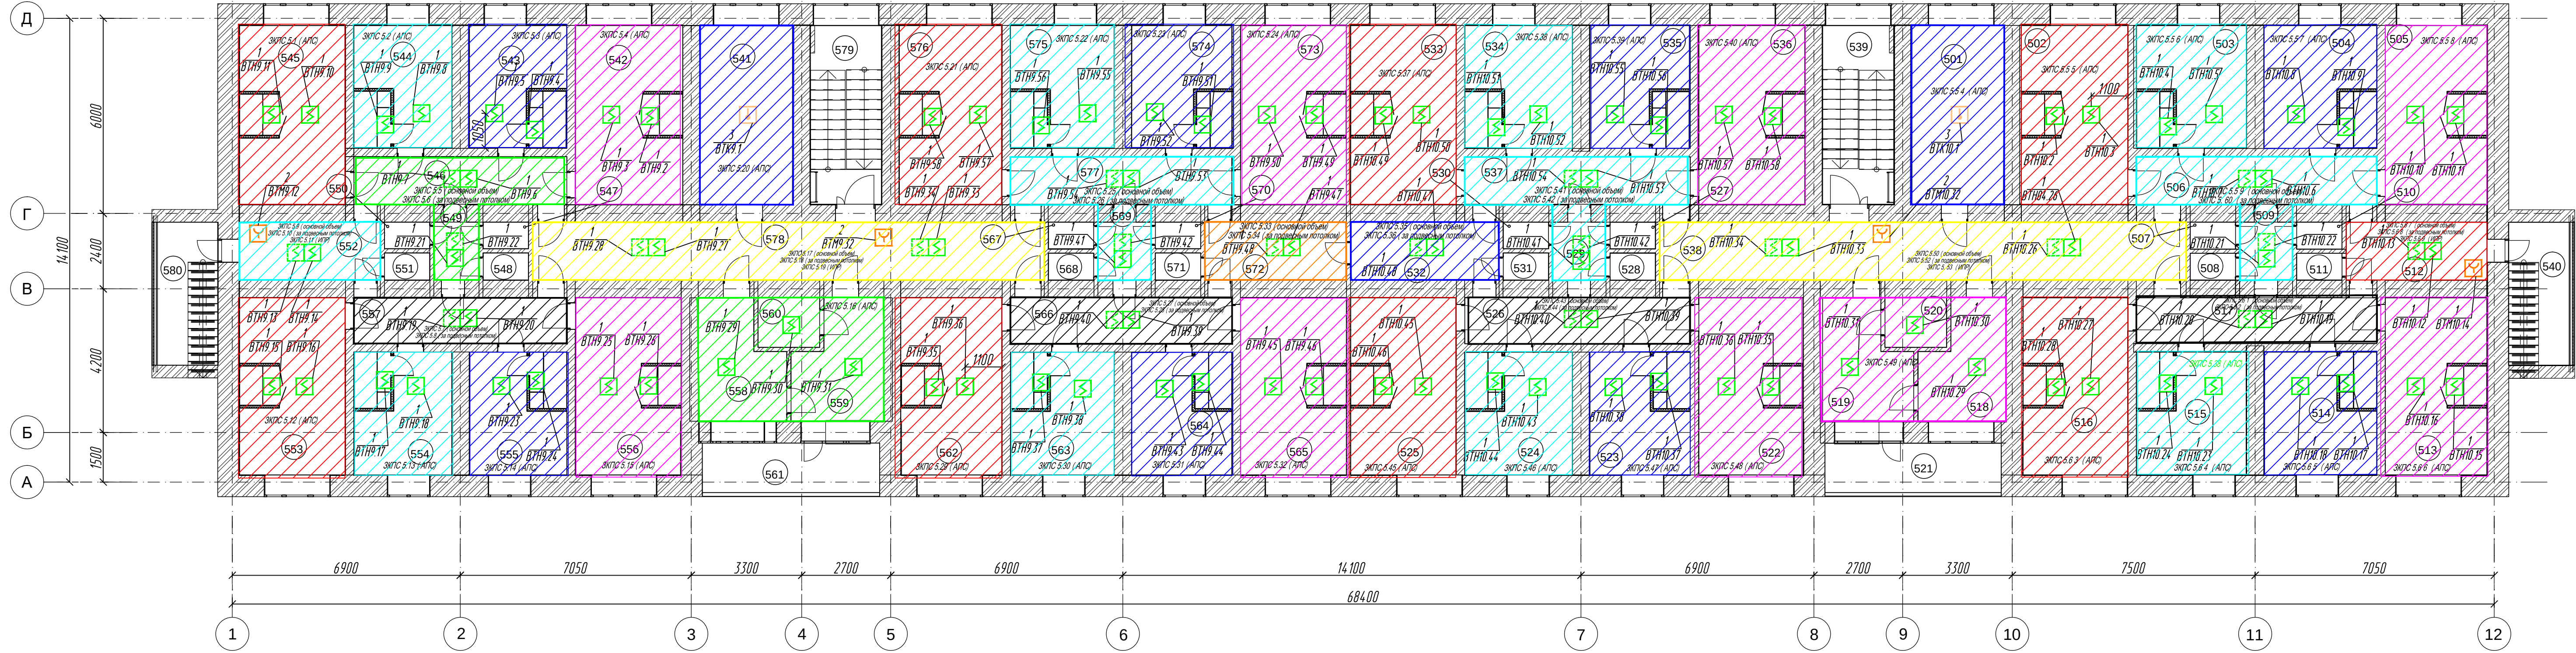


Экспликация помещений

Номер поме-	Наименование
501	Кухня
502	Комната
503	Комната
504	Комната
505	Комната
506	Коридор
507	Туалет
508	Туалет
509	Коридор
510	Комната личной гигиены женщин
511	Душ
512	Умывальная
513	Комната
514	Комната
515	Комната
516	Комната
517	Коридор
518	Гладильная
519	Комната для сушки белья
520	Подсобное помещение
521	Лоджия
522	Комната
523	Комната
524	Комната
525	Комната
526	Коридор
527	Туалет
528	Туалет
529	Коридор
530	Комната личной гигиены женщин
531	Душевая
532	Умывальная
533	Комната
534	Комната
535	Комната
536	Комната
537	Коридор
538	Коридор
539	Лестничная клетка
540	Лоджия

Экспликация помещений

Номер поме-	Наименование
541	Кухня
542	Комната
543	Комната
544	Комната
545	Комната
546	Коридор
547	Туалет
548	Туалет
549	Коридор
550	Комната личной гигиены женщин
551	Душевая
552	Умывальная
553	Комната
554	Комната
555	Комната
556	Комната
557	Коридор
558	Гладильная
559	Комната для сушки белья
560	Подсобное помещение
561	Лоджия
562	Комната
563	Комната
564	Комната
565	Комната
566	Коридор
567	Туалет
568	Туалет
569	Коридор
570	Комната личной гигиены женщин
571	Душевая
572	Умывальная
573	Комната
574	Комната
575	Комната
576	Комната
577	Коридор
578	Коридор
579	Лестничная клетка
580	Лоджия

Согласовано	Подпись	Дата
Должность	Фамилия	Подпись
Взвешено	Фамилия	Дата
Подпись	Фамилия	Дата
Имя	Фамилия	Дата

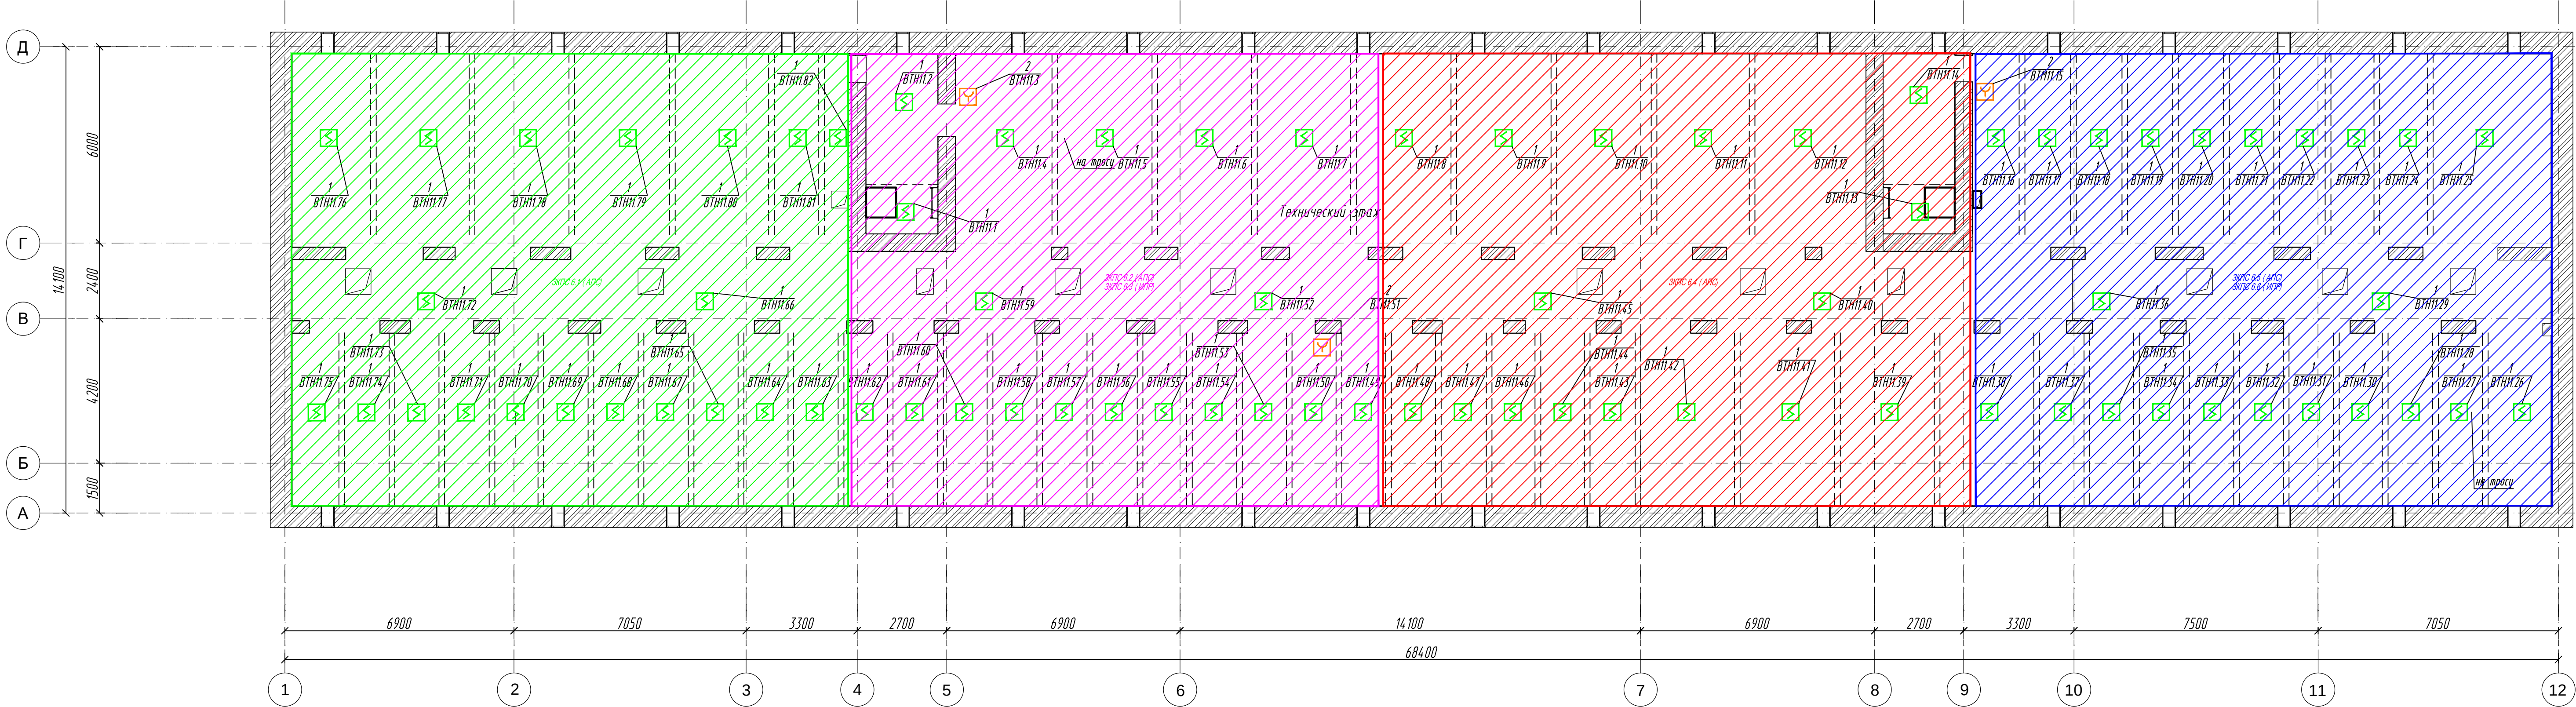

						409-26 ПСО		
Федеральное государственное бюджетное образовательное учреждение высшего образования "Омский государственный технический университет имени П.А. Савельева" (далее - ФГОУ ВО Омский ГТУ), расположенное по адресу: г. Омск, ул. Физкультурная, 85								
Изм.	Кол.	Лист	Изд.	Подп.	Дата	Система автоматической пожарной сигнализации и система оповещения и управления эвакуацией людей при пожаре		
Разраб.	А.Ю. Иванов				04.26	Стадия	Лист	Лист
						П	25	
И. контр.	Р.Б. Холод				04.26	Схема распределения ЗКПС Чердак		
ГИП	Р.Б. Холод				04.26		ООО "Спектрон"	




Формат А3х4

[illegible]

Формат А3х3

Первый этаж. Службное помещение (N133 по экспликации)
Щит FBO1 (ЩПС12 исп.20)

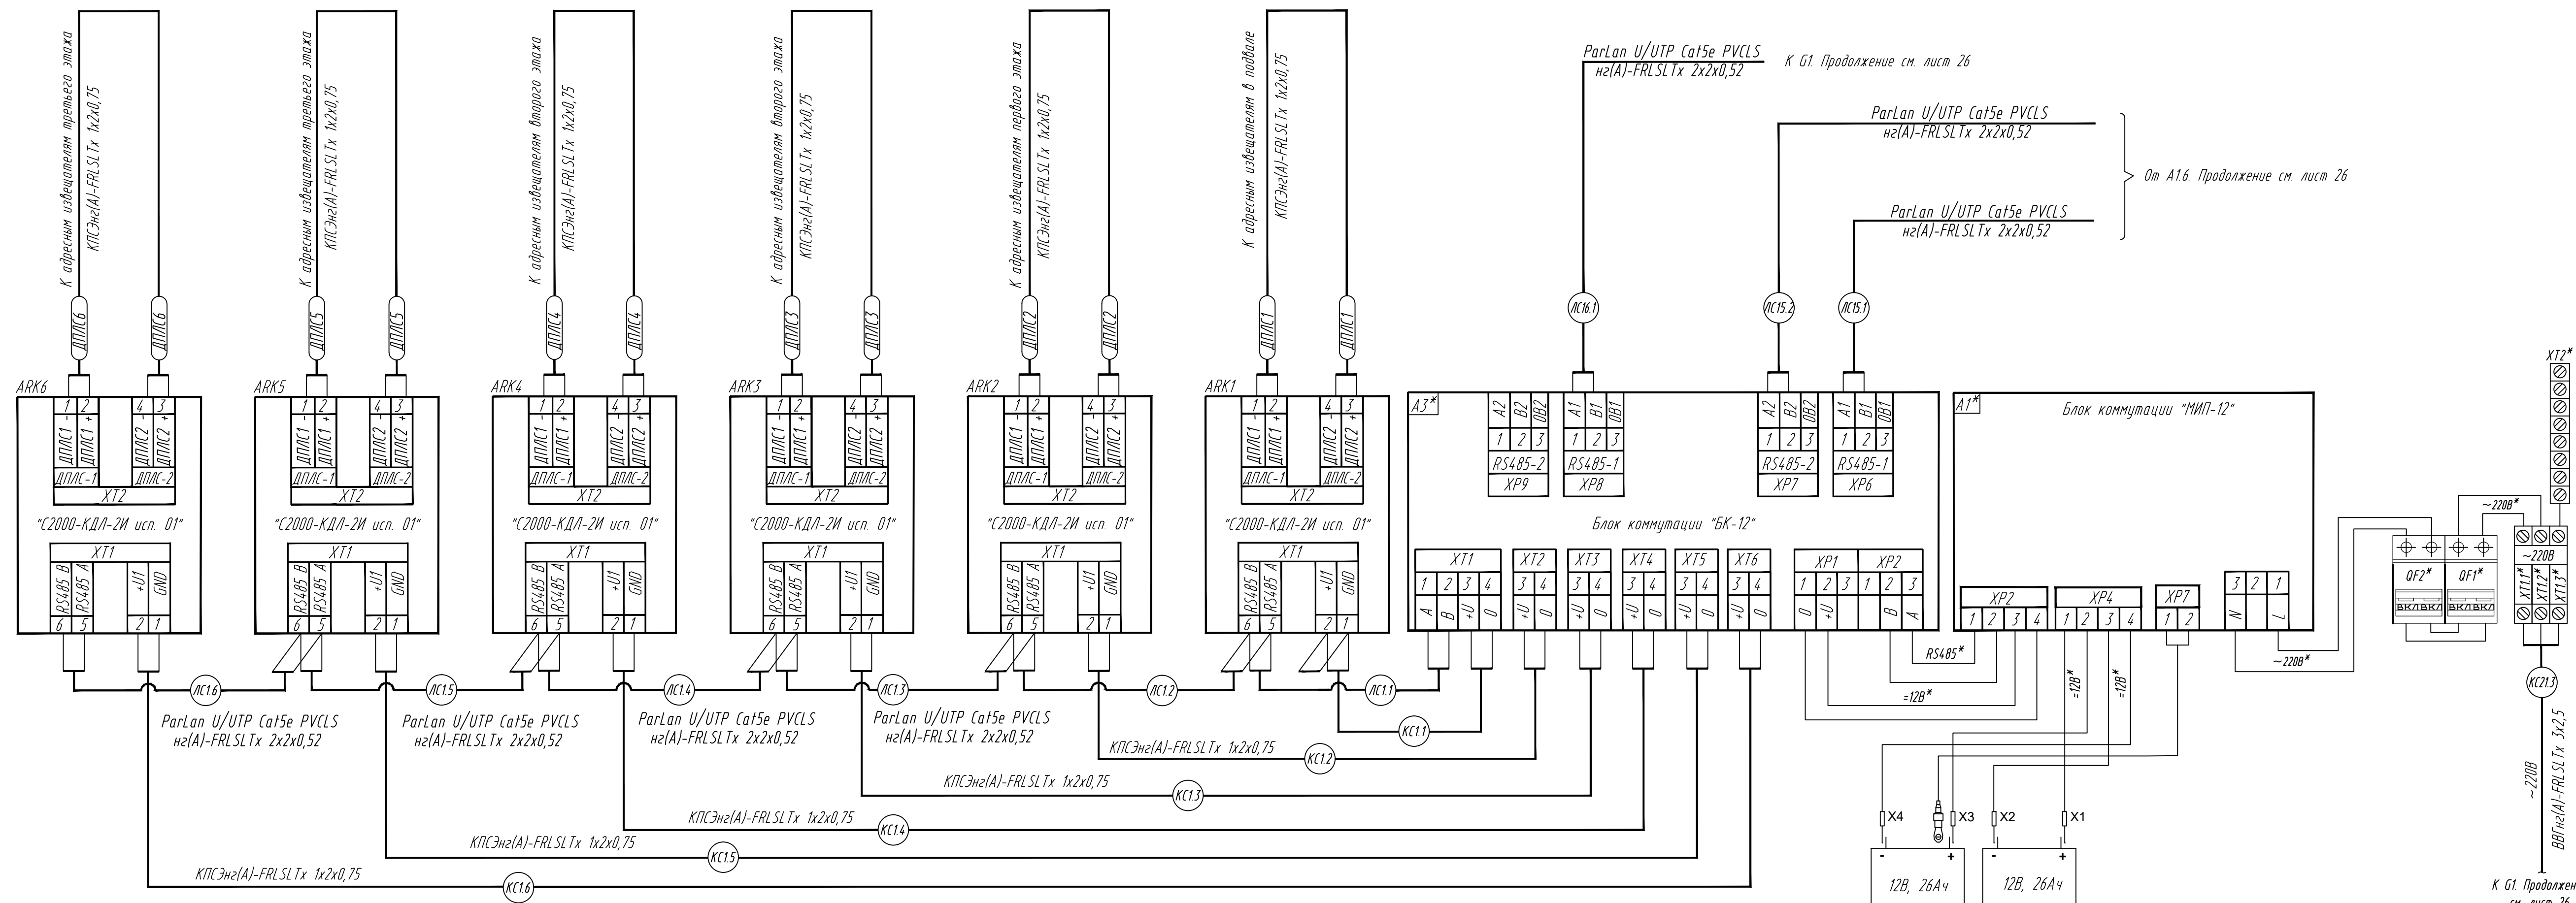

Примечание - * линии связи и оборудования, предусмотренные в комплекте с щитом ШПС-12 исп.20.

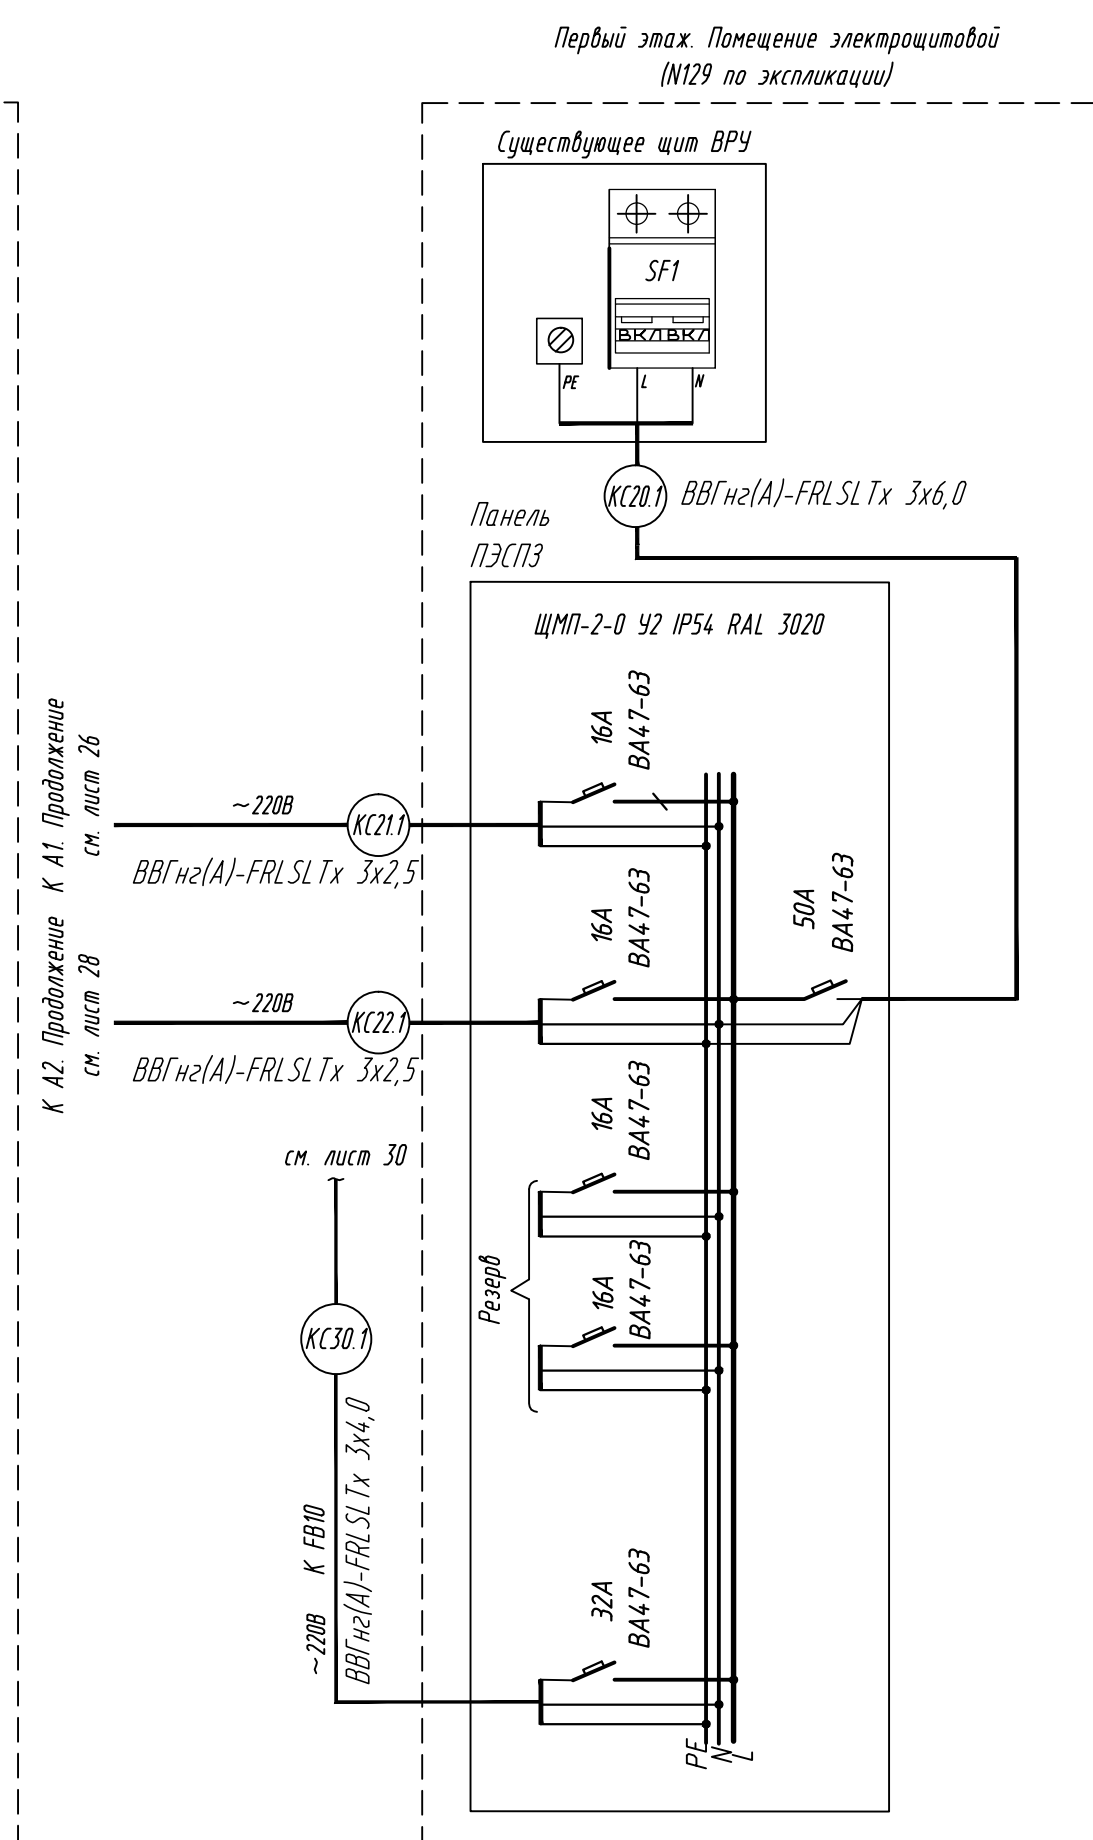


Схема подключения извещателей ИПР 513-ЗАМ исп.01

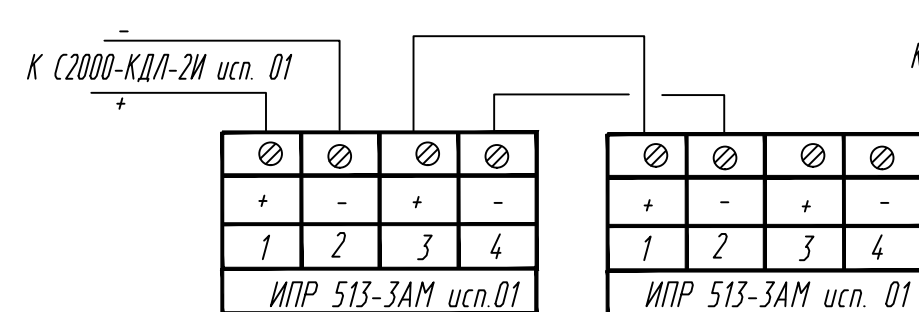


Схема подключения извещателей ДИП-34А-04


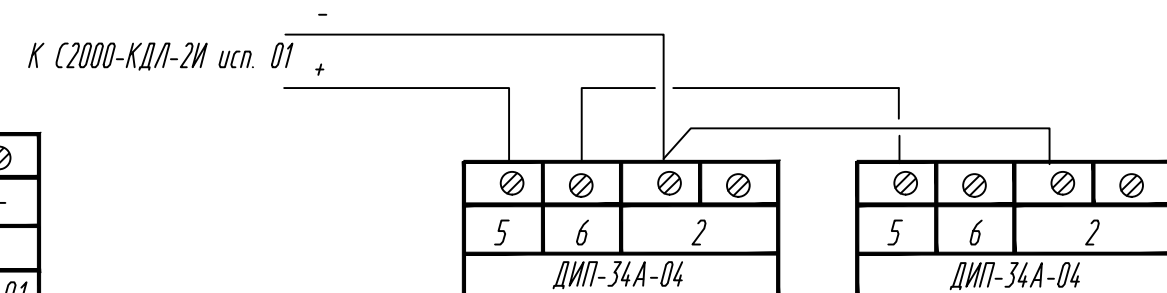


Схема подключения извещателей С2000-ИП-03
с изолятором БРИЗ-03

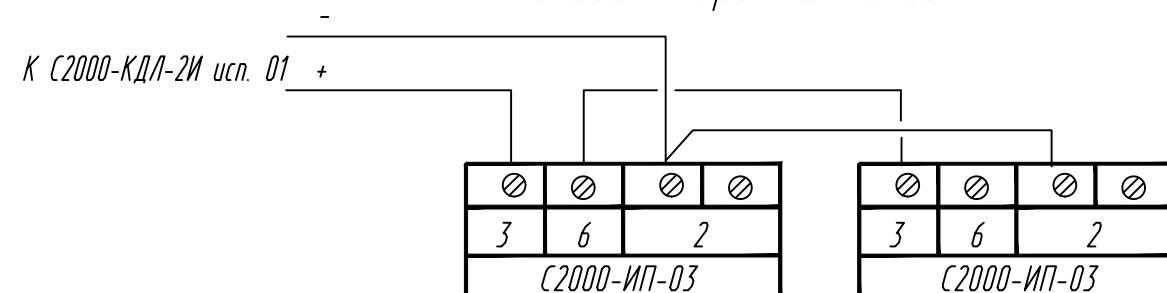


					409-26 ПСО
					Федеральное государственное бюджетное образовательное учреждение высшего образования "Орский государственный академический университет имени П.А. Столыпина" (далее ФГОБУ ВО Орский ГАУ), расположенные по адресу: г. Орс, ул. Факультетская, 8Б
Изм.	Колыч	Лист	№ док	Подп.	Дата
Разраб.	А. Ю. Иванов			<i>[подпись]</i>	04.26
					Система автоматической пожарной сигнализации и система оповещения и управления эвакуацией людей при пожаре
					Стадия Лист Листов
					P 27
H контр.	Р. Б. Холодов			<i>[подпись]</i>	04.26
GIP	Р. Б. Холодов			<i>[подпись]</i>	04.26
					 ООО "Спектрон"

[illegible]



К (C2000-KAD-2H) уст. 01 +


1	2	3	4
3	6	2	
C2000-MT-03			

1	2	3	4
3	6	2	
C2000-MT-03			

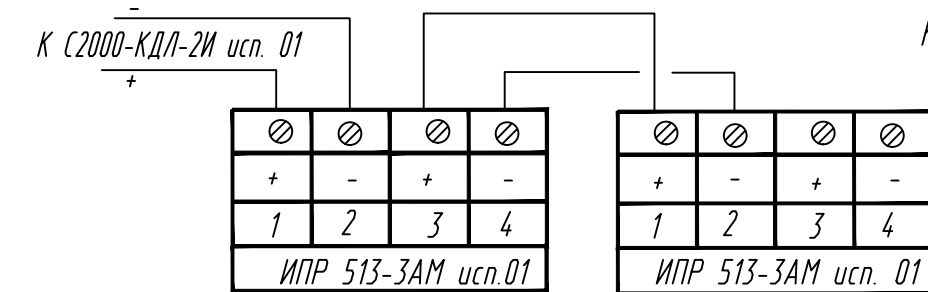


						409-26 ПСО			
							Федеральное государственное бюджетное образовательное учреждение высшего образования "Омский государственный академия университет имени Л.А. Гайдук" (далее - ФГОБУ ВО Омский ГАУ), расположенное по адресу: г. Омск, ул. Университетская, 86		
Изм.	Колуч.	Лист	Ндок	Подп.	Дата		Статья	Лист	Листов
Разработ	А.В. Иванов			[подпись]	04.26	Система автоматической пожарной сигнализации и система оповещения и управления эвакуацией людей при пожаре	П	28	
Н контрл.	Р.Б. Холод			[подпись]	04.26	Схема подключения оборудования. Продолжение		ООО "Спектрон"	
ГИП	Р.Б. Холод			[подпись]	04.26				

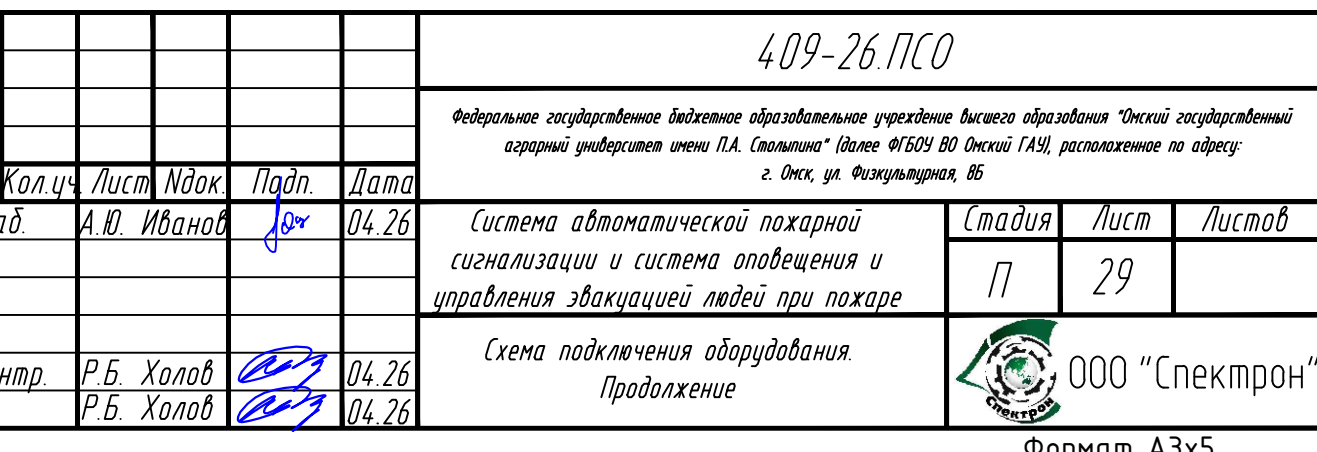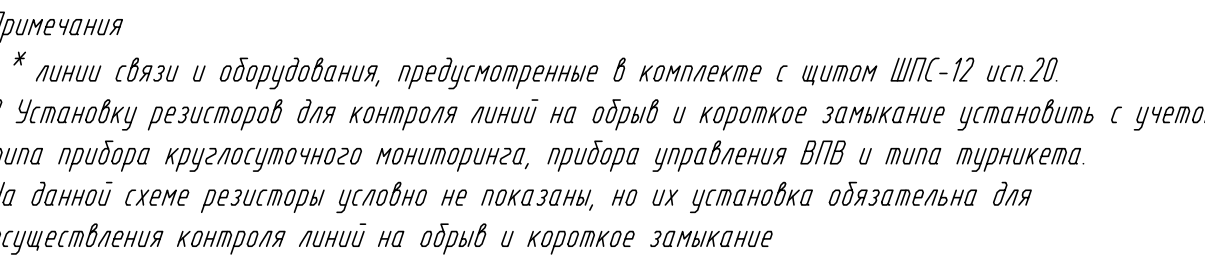

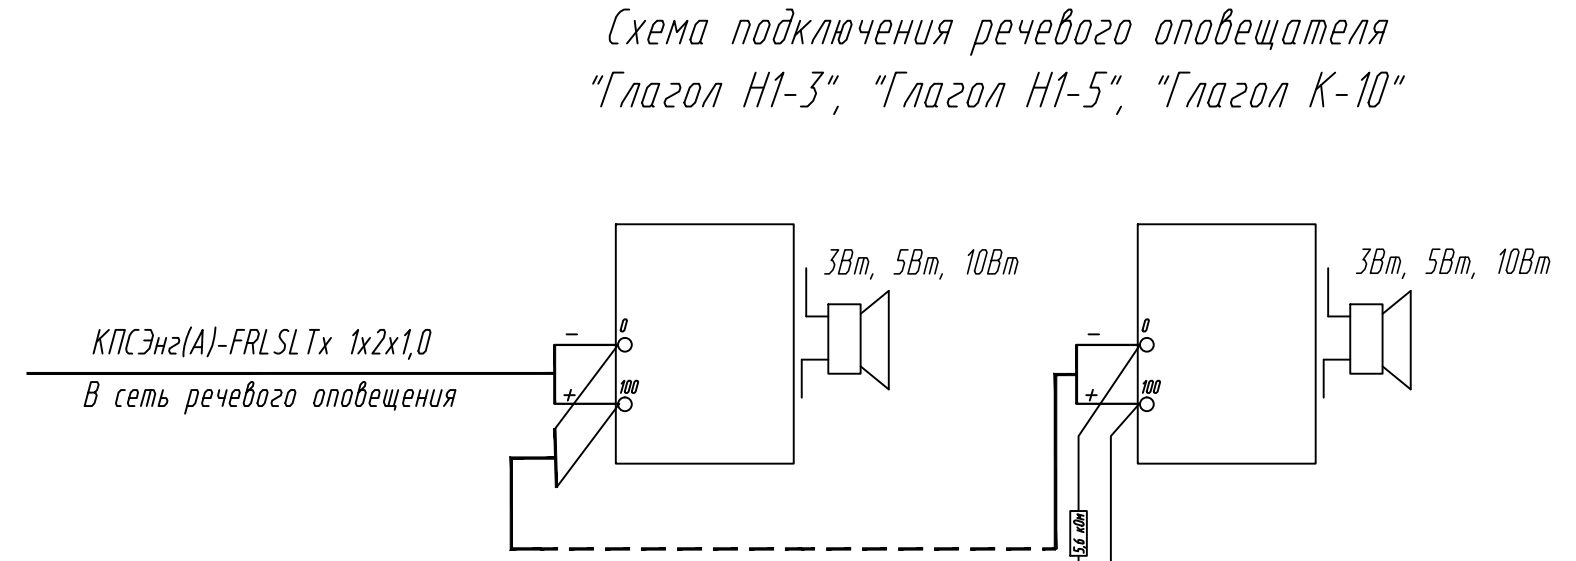[illegible]

Согласовано	Должность		Подпись		Дата	
	Взам. инв. N		Подпись и дата		Инв. N подл.	

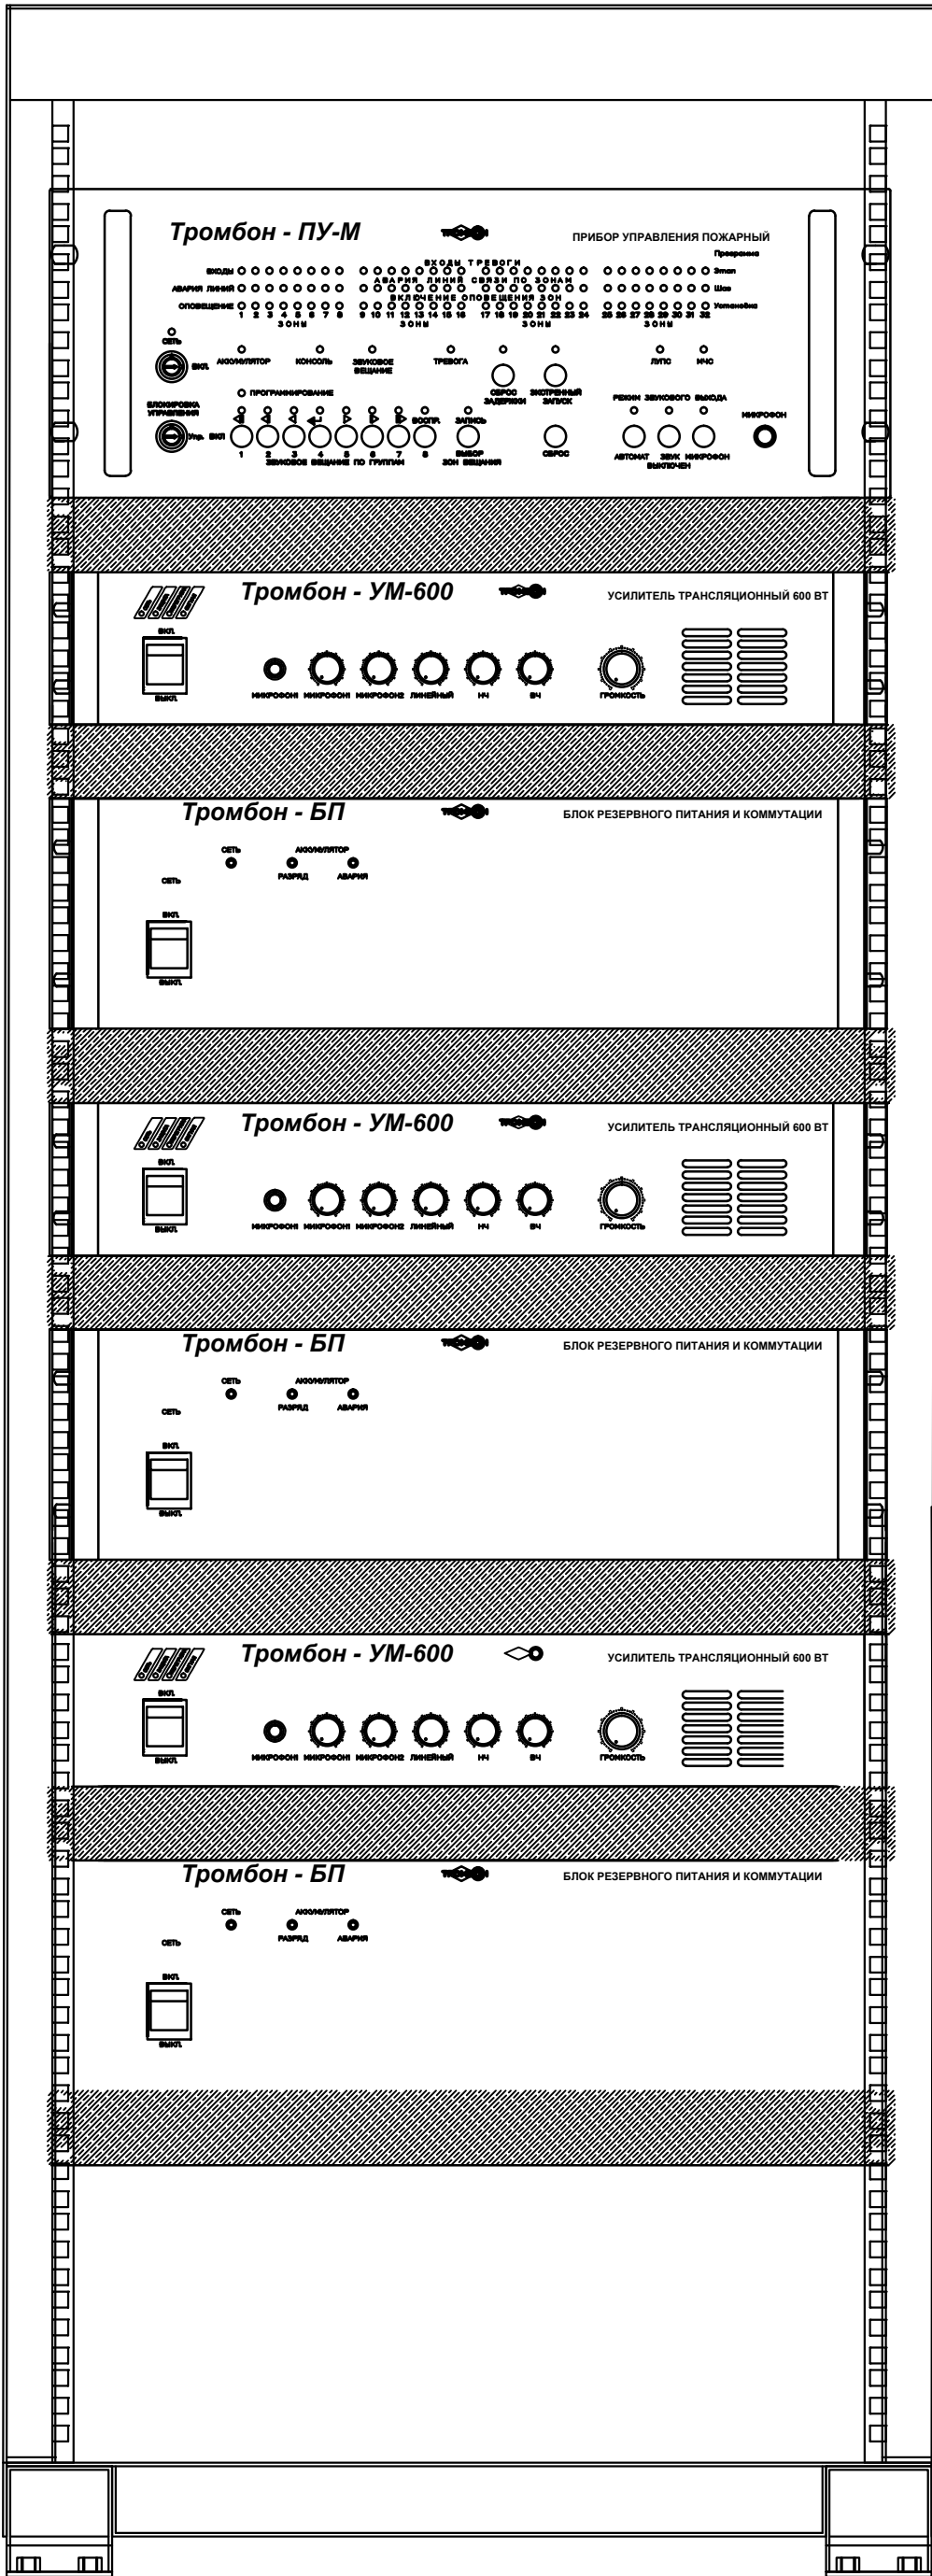

30
29
28
27
26
25
24
23
22
21
20
19
18
17
16
15
14
13
12
11
10
9
8
7
6
5
4
3
2
1

409-26.ПСО					
Федеральное государственное бюджетное образовательное учреждение высшего образования "Омский государственный аграрный университет имени П.А. Стыкина" (далее - ФГБОУ ВО Омский ГАУ), расположенное по адресу: г. Омск, ул. Физкультурная, 65					
Изм.	Кол.ч.	Лист	Ндоп.	Подп.	Дата
Разраб.	А.Ю. Иванов	1		И.С.	04.26
Система автоматической пожарной сигнализации и система оповещения и управления эвакуацией людей при пожаре					
Внешний вид стойки речевого оповещения					
Н. контр.	Р.Б. Холод			Р.Б.	04.26
ГИП	Р.Б. Холод			Р.Б.	04.26
ООО "Спектрон"					

Согласовано	Дата	
	Подпись	
	Фамилия	
	Должность	
Взамен инв.Н		
	Подпись и дата	
Инв.Н подл.		

Позиция	Наименование и техническая характеристика	Тип, марка, обозначение документа, опросного листа	Код оборудования, изделия, материала	Завод-изготовитель	Единица измерения	Количество	Масса единицы, кг	Примечание
1	2	3	4	5	6	7	8	9
	1. Оборудование							
1.1	Прибор приемно-контрольный и управления пожарный	"СИРИУС"		г.Королев, Московская обл.	шт.	2		
		АЦДР.425533.006 РЭп		НВП "Болид"				
1.2	Блок индикации с клавиатурой	"С2000-БКИ 2RS485"		г.Королев, Московская обл.	шт.	6		
		АЦДР.426469.030-01 ЭТ		НВП "Болид"				
1.3	Контроллер двухпроводной линии связи	"С2000-КДЛ-2И исп. 01"		г.Королев, Московская обл.	шт.	11		
		АЦДР.425621.001		НВП "Болид"				
1.4	Блок контрольно-пусковой	"С2000-КПБ"		г.Королев, Московская обл.	шт.	3		
		АЦДР. 425412.003 ЭТ		ЗАО НВП "Болид"				
1.5	Блок сигнально-пусковой	"С2000-СП1 исп.01"		г.Королев, Московская обл.	шт.	2		
		АЦДР.425412.001 ЭТ		НВП "Болид"				
1.6	Шкаф с резервированным источником питания для монтажа средств пожарной автоматики	"ШПС-12 исп. 20"		г.Королев, Московская обл.	шт.	3		
		АЦДР. 436534.011-20		ЗАО НВП "Болид"				
1.7	Монтажный комплект пожарной автоматики	"МК-1 ШПС"		г.Королев, Московская обл.	шт.	3		
		АЦДР.425931.001 ЭТ		ЗАО НВП "Болид"				

						409-26.ПСО.СО			
						Федеральное государственное бюджетное образовательное учреждение высшего образования "Омский государственный аграрный университет имени П.А. Столыпина" (далее ФГБОУ ВО Омский ГАУ), расположенное по адресу: г. Омск, ул. Физкультурная, 86			
Изм.	Кол.уч.	Лист	Ндоп.	Подп.	Дата	Система автоматической пожарной сигнализации и система оповещения и управления эвакуацией людей при пожаре	Стадия	Лист	Листов
Разраб.		А.Ю. Иванов		Иванов	04.26		П	1	14
Н. контр.		Р.Б. Холов		Холов	04.26	Спецификация оборудования, изделий и материалов	 ООО "Спектрон"		
ГИП		Р.Б. Холов		Холов	04.26				

Согласовано	Дата	
	Подпись	
	Фамилия	
	Должность	
Взамен инв.№		
Подпись и дата		
Инв.№ подл.		

Позиция	Наименование и техническая характеристика	Тип, марка, обозначение документа, опросного листа	Код оборудования, изделия, материала	Завод-изготовитель	Единица измерения	Количество	Масса единицы, кг	Примечание
1	2	3	4	5	6	7	8	9
1.8	Монтажный комплект для подвесного потолка	"МК-3"		г.Королев, Московская обл.	шт.	98		
		"АЦДР.631299.008 РЭ"		НВП "Болит"				
1.9	Источник вторичного электропитания резервированный	"РИП-12 исп.56"		г.Королев, Московская обл.	шт.	1		
		АЦДР.436534.006-06 ЭТ		НВП "Болит"				
1.10	Аккумулятор 12В, 26Ач	Delta DTM		Kumaū, "Shenzhen center	шт.	8		
				Power Tech.CO.LTD"				
1.11	Извещатель пожарный тепловой адресный	"С2000-ИП-03"		г.Королев, Московская обл.	шт.	15		В том числе 4 ЗИП
		АЦДР.425214.002-02-02 ЭТ		НВП "Болит"				
1.12	Изолятор короткого замыкания	"БРИЗ исп. 03		г.Королев, Московская обл.	шт.	15		В том числе 4 ЗИП
		АЦДР.426475.004-03		НВП "Болит"				
1.13	Извещатель пожарный дымовой адресный	"ДИП-34А-04"		г.Королев, Московская обл.	шт.	651		В том числе 25 ЗИП
		АЦДР.425232.002-01-04 ЭТ		НВП "Болит"				
1.14	Извещатель пожарный ручной адресный	"ИПР513-ЗАМ исп. 01"		г.Королев, Московская обл.	шт.	37		В том числе 5 ЗИП
		АЦДР.425211.004-01 РЭп		НВП "Болит"				
1.15	Табло световое "Выход"	"Молния-12"		г.Москва,	шт.	155		В том числе 9 ЗИП
		ТУ 4371-001-78782357-2005		"ИП Раченков"				
1.16	Табло световое "Вправо"	"Молния-12"		г.Москва,	шт.	2		В том числе 1 ЗИП
		ТУ 4371-001-78782357-2005		"ИП Раченков"				

Изм.	Кол.уч.	Лист	Ндоп.	Подп.	Дата	409-26.ПСО.СО	Лист
							2

Согласовано

Дата

Подпись

Фамилия

Должность

Взамен инв.№

Подпись и дата

Инв.№ подл.

Позиция	Наименование и техническая характеристика	Тип, марка, обозначение документа, опросного листа	Код оборудования, изделия, материала	Завод-изготовитель	Единица измерения	Количество	Масса единицы, кг	Примечание
1	2	3	4	5	6	7	8	9
1.17	Табло световое "Человек стрелка по лестнице влево вниз"	"Молния-12"		г.Москва,	шт.	6		В том числе 1 ЗИП
		ТУ 4371-001-78782357-2005		"ИП Раченков"				
1.18	Табло световое "Человек стрелка по лестнице вправо вниз"	"Молния-12"		г.Москва,	шт.	6		В том числе 1 ЗИП
		ТУ 4371-001-78782357-2005		"ИП Раченков"				
1.19	Табло световое указатель направление движения (двухсторонний вариант)	"Молния-12"		г.Москва,	шт.	15		В том числе 1 ЗИП
		ТУ 4371-001-78782357-2005		"ИП Раченков"				
1.20	Табло световое "Выход" (двухсторонний вариант)	"Молния-12"		г.Москва,	шт.	4		В том числе 1 ЗИП
		ТУ 4371-001-78782357-2005		"ИП Раченков"				
1.21	Модуль подключения нагрузки	"МПН"		г.Королев, Московская обл.	шт.	174		
		АЦДР.425941.001 ЭТ		НВП "Болит"				
1.22	Адресный расширитель	"С2000-AP8"		г.Королев, Московская обл.	шт.	1		
		АЦДР.426461.003 РЭп		НВП "Болит"				
1.23	Панель ПЭСПЗ, цвет-красный.	ЩУ-П НИКОМ	230-(С50)-IP31-1(1/	ООО "Ником"	компл.	1		
	Цвет-красный.		230/32-4/230/16]	г. Санкт-Петербург				
1.24	Светильник аварийного освещения	"SKAT LT-2330 LED"		г.Ростов на Дону,	шт.	1		
				ЗАО"ПО Бастуон"				
1.25	Оповещатель речевой настенный	"Глагол Н1-3"		г.Рязань	шт.	278		В том числе 4 ЗИП
		ДВТР.425542.010ПС		ООО "СОУЭ "ТРОМБОН"				

Согласовано	Дата	
	Подпись	
	Фамилия	
	Должность	
Взамен инв.№		
	Подпись и дата	
Инв.№ подл.		

Позиция	Наименование и техническая характеристика	Тип, марка, обозначение документа, опросного листа	Код оборудования, изделия, материала	Завод-изготовитель	Единица измерения	Количество	Масса единицы, кг	Примечание
1	2	3	4	5	6	7	8	9
	2. Кабели и провода							
2.1	Кабели силовые на номинальное переменное напряжение 0,66 и 1 кВ	ВВГнгз(А)-FRLSLTx		г. Чехов,	м	100		
	номинальной частотой 50 Гц. Не распространяющие горение при групповой	ТУ 16-705.496-2011		000 "СегментЭНЕРГО"				
	прокладке категории А, огнестойкие 180 минут, с низким дымом и							
	газовыделением и низкой токсичностью продуктов горения, сечением 3х2,5 мм							
2.2	Кабели силовые на номинальное переменное напряжение 0,66 и 1 кВ	ВВГнгз(А)-FRLSLTx		г. Чехов,	м	50		
	номинальной частотой 50 Гц. Не распространяющие горение при групповой	ТУ 16-705.496-2011		000 "СегментЭНЕРГО"				
	прокладке категории А, огнестойкие 180 минут, с низким дымом и							
	газовыделением и низкой токсичностью продуктов горения, сечением 3х4,0 мм							
2.3	Кабели силовые на номинальное переменное напряжение 0,66 и 1 кВ	ВВГнгз(А)-FRLSLTx		г. Чехов,	м	10		
	номинальной частотой 50 Гц. Не распространяющие горение при групповой	ТУ 16-705.496-2011		000 "СегментЭНЕРГО"				
	прокладке категории А, огнестойкие 180 минут, с низким дымом и							
	газовыделением и низкой токсичностью продуктов горения, сечением 3х6,0 мм							
2.4	Кабель огнестойкий симметричный, для охранно-пожарной сигнализации.	КПСЭнгз(А)-FRLSLTx		г. Чехов,	м	6750		
	Групповой прокладки, экранированный, с пониженным дымо- и	ТУ 3581-002-17648068-2014		000 "СегментЭНЕРГО"				
	газовыделением и низкой токсичностью продуктов горения							
	сечением 1х2х0,75 кв.мм							
2.5	Кабель огнестойкий симметричный, для охранно-пожарной сигнализации.	КПСЭнгз(А)-FRLSLTx		г. Чехов,	м	2700		
	Групповой прокладки, экранированный, с пониженным дымо- и	ТУ 3581-002-17648068-2014		000 "СегментЭНЕРГО"				
	газовыделением и низкой токсичностью продуктов горения							
	сечением 1х2х1,0 кв.мм							

Согласовано	Дата
	Подпись
	Фамилия
	Должность
Взамен инв.Н	
Подпись и дата	
Инв.Н подл.	

Позиция	Наименование и техническая характеристика	Тип, марка, обозначение документа, опросного листа	Код оборудования, изделия, материала	Завод-изготовитель	Единица измерения	Количество	Масса единицы, кг	Примечание
1	2	3	4	5	6	7	8	9
3.1.5	Поворот на 90 для кабель канала	25х16	арт. PR08.2842	г. Иваново	упак.	20		4 шт. в упаковке
				ООО "НЕПТУН"				
3.1.6	Соединительный стык для кабель канала	25х16	арт. PR08.2866	г. Иваново	упак.	50		4 шт. в упаковке
				ООО "НЕПТУН"				
3.1.7	Т-образный угол для кабель канала	25х16	арт. PR08.2830	г. Иваново	упак.	20		4 шт. в упаковке
3.1.8	Угол внешний для кабель канала	25х16	арт. PR08.2806	г. Иваново	упак.	50		4 шт. в упаковке
				ООО "НЕПТУН"				
3.1.9	Угол внутренний для кабель канала	25х16	арт. PR08.2818	г. Иваново	упак.	50		4 шт. в упаковке
				ООО "НЕПТУН"				
3.1.10	Заглушка для кабель канала	40х25	арт. PR08.2857	г. Иваново	упак.	10		4 шт. в упаковке
				ООО "НЕПТУН"				
3.1.11	Соединительный стык для кабель канала	40х25	арт. PR08.2869	г. Иваново	упак.	5		4 шт. в упаковке
				ООО "НЕПТУН"				
3.1.12	Соединительный стык для кабель канала	100х60	арт. PR08.2874	г. Иваново	упак.	20		2 шт. в упаковке
				ООО "НЕПТУН"				
3.1.13	Хомут, диаметр обхвата 25 мм	FR ПР	арт. PR08.3659	г. Иваново	упак.	280		100 шт. в упаковке
		ТУ 25.94.12.190-001-52715257-2019		ООО "НЕПТУН"				
3.1.14	Хомут, диаметр обхвата 40 мм.	FR ПР	арт. PR08.3660	г. Иваново	упак.	4		100 шт. в упаковке
		ТУ 25.94.12.190-001-52715257-2019		ООО "НЕПТУН"				

Изм.	Кол.уч	Лист	Ндок.	Подп.	Дата	409-26.ПСО.СО	Лист
							7

Согласовано	Дата	
	Подпись	
	Фамилия	
	Должность	
Взамен инв.Н		
Подпись и дата		
Инв.Н подл.		

Позиция	Наименование и техническая характеристика	Тип, марка, обозначение документа, опросного листа	Код оборудования, изделия, материала	Завод-изготовитель	Единица измерения	Количество	Масса единицы, кг	Примечание
1	2	3	4	5	6	7	8	9
3.1.15	Хомут, диаметр обхвата 60 мм.	FR ПР	арт. PR08.3828	г. Иваново	упак.	4		100 шт. в упаковке
		ТУ 25.94.12.190-001-52715257-2019		ООО "НЕПТУН"				
3.1.16	Саморез с прессшайбой, острый, цинк	4,2х32	арт. PR08.3626	г. Иваново	упак.	288		100 шт. в упаковке
				ООО "НЕПТУН"				
3.1.17	Дюбель металлический универсальный	5х30	арт. PR08.3481	г. Иваново	упак.	288		100 шт. в упаковке
				ООО "НЕПТУН"				
3.1.18	Огнестойкая распределительная коробка ПРОМРУКАВ	Серия 40-0450-FR	40-0450-FR6.0-4	г. Иваново	шт.	174		
		ТУ 27.33.13-001-52715257-2017		ООО "НЕПТУН"				
3.2	Огнестойкая кабельная линия для систем противопожарной защиты							
	торговой марки ПРОМРУКАВ, серии ГТ в составе:							
3.2.1	Труба гофрированная из ПВХ, тип "Легкая", с зондом, RAL7035 (серый)	ТУ 22.21.29-001-52715257-2017	арт. PR.012031	г. Иваново	м	1300		
	диам. 20 мм.			ООО "НЕПТУН"				
3.2.2	Патрубок-муфта		арт. PR.01720	г. Иваново	упак.	2		40 шт. в упаковке
				ООО "НЕПТУН"				
3.2.3	Скоба однолапковая из оцинкованной стали, СМО 19-20		арт. PR08.2534	г. Иваново	упак.	44		100 шт. в упаковке
				ООО "НЕПТУН"				
3.2.4	Саморез с прессшайбой, острый, цинк	4,2х32	арт. PR08.3626	г. Иваново	упак.	44		100 шт. в упаковке
				ООО "НЕПТУН"				
3.2.5	Дюбель металлический универсальный	5х30	арт. PR08.3481	г. Иваново	упак.	44		100 шт. в упаковке
				ООО "НЕПТУН"				

Изм.	Кол.уч	Лист	Индок.	Подп.	Дата	409-26.ПСО.СО	Лист
							8

Согласовано	Дата	
	Подпись	
	Фамилия	
	Должность	
Взамен инв.№		
Подпись и дата		
Инв.№ подл.		

Позиция	Наименование и техническая характеристика	Тип, марка, обозначение документа, опросного листа	Код оборудования, изделия, материала	Завод-изготовитель	Единица измерения	Количество	Масса единицы, кг	Примечание
1	2	3	4	5	6	7	8	9
3.4	Огнестойкая кабельная линия для систем противопожарной защиты							
	торговой марки ПРОМПУКАВ, серии ГТ на тросу в составе:							
3.4.1	Стяжки кабельные стальные СКС (316), 7,9х250	PR08.3970		г. Иваново	шт.	700		
				ООО "НЕПТУН"				
3.4.2	Тросс стальной DIN 3055, диам. 4 мм		арт. PR08.3924	г. Иваново	м.	200		
				ООО "НЕПТУН"				
3.4.3	Талреп крюк-кольцо	M8	арт. PR08.3914	г. Иваново	шт.	4		
				ООО "НЕПТУН"				
3.4.4	Зажим троса одинарный "слоник"	4 мм.	арт. PR08.3892	г. Иваново	шт.	24		
				ООО "НЕПТУН"				
3.4.5	Коуш	4 мм.	арт. PR08.3895	г. Иваново	шт.	8		
				ООО "НЕПТУН"				
3.4.6	Рым-гайка DIN 582	M8	PR08.3904	г. Иваново	упак.	1		50 шт. в упаковке
				ООО "НЕПТУН"				
3.4.7	Шпилька оцинкованная DIN 975/976	M8x1000	PR08.2386	г. Иваново	шт.	20		
				ООО "НЕПТУН"				
3.4.8	Анкерный болт с кольцом	M8 10x80	PR08.3942	г. Иваново	шт.	8		
				ООО "НЕПТУН"				
3.4.9	Анкер заливной стальной оцинкованный (цанга)	M8 10x30	PR08.2345	г. Иваново	упак.	1		100 шт. в упаковке
				ООО "НЕПТУН"				

Согласовано	Дата
	Подпись
	Фамилия
	Должность
Взамен инв.№	
	Подпись и дата
Инв.№ подл.	

Позиция	Наименование и техническая характеристика	Тип, марка, обозначение документа, опросного листа	Код оборудования, изделия, материала	Завод-изготовитель	Единица измерения	Количество	Масса единицы, кг	Примечание
1	2	3	4	5	6	7	8	9
3.5	Знак пожарной безопасности "Кнопка включения средств и систем ПБ"	НПБ 160-97		г.Омск,	шт.	32		
				ООО "Спектрон"				
3.6	Лист стальной оцинкованный, толщиной 0,5 мм	ГОСТ 14918-2020		г. Омск	м²	2		Под извещатели, устанавливаемые на горячее основание
				ЗАО Омскметаллопторг				
3.7	Пена двухкомпонентная огнезащитная, картридж 330 мл	DN1201		ДКС	шт.	20		
3.8	Пистолет для двухкомпонентной пены	DN1202		ДКС	шт.	2		
3.9	Кронштейне универсальный к Молния-2-24			г. Омск,	шт.	17		
				ООО "Спектрон"				
3.10	Труба стальная тонкостенная 20х1,2мм	ГОСТ 3262-75*		г. Омск	м	200		гильзы через стены
				ЗАО Омскметаллопторг				
3.11	Труба стальная тонкостенная 51х1,5мм	ГОСТ 3262-75*		г. Омск	м	20		гильзы через перекрытия
				ЗАО Омскметаллопторг				
3.12	Коннектор RJ-45, экранированный STP, категории 5e	TWT-PL45/S-8P8C		Lanmaster	шт.	2		
3.13	Кожух защитный ИП	АЦДР.305142.001 РЭ		г.Королев, Московская обл.	шт.	90		В том числе 11 ЗИП
				ЗАО НВП "Болид"				
3.14	Защитный кожух для ручных пожарных ИПР 513-ЗАМ исп.01, белый	ЗСК 112		РФ	шт.	5		В том числе 2 ЗИП
3.15	Защитный кожух для акустической колонки (большой)	ЗК-9		SLT	шт.	10		В том числе 2 ЗИП

Изм.	Кол.уч.	Лист	Ндок.	Подп.	Дата	409-26.ПСО.СО	Лист
							11

Инв. N подл.	Подпись и дата	Взамен инв. N	Согласовано			
			Должность	Фамилия	Подпись	Дата

[illegible]

