


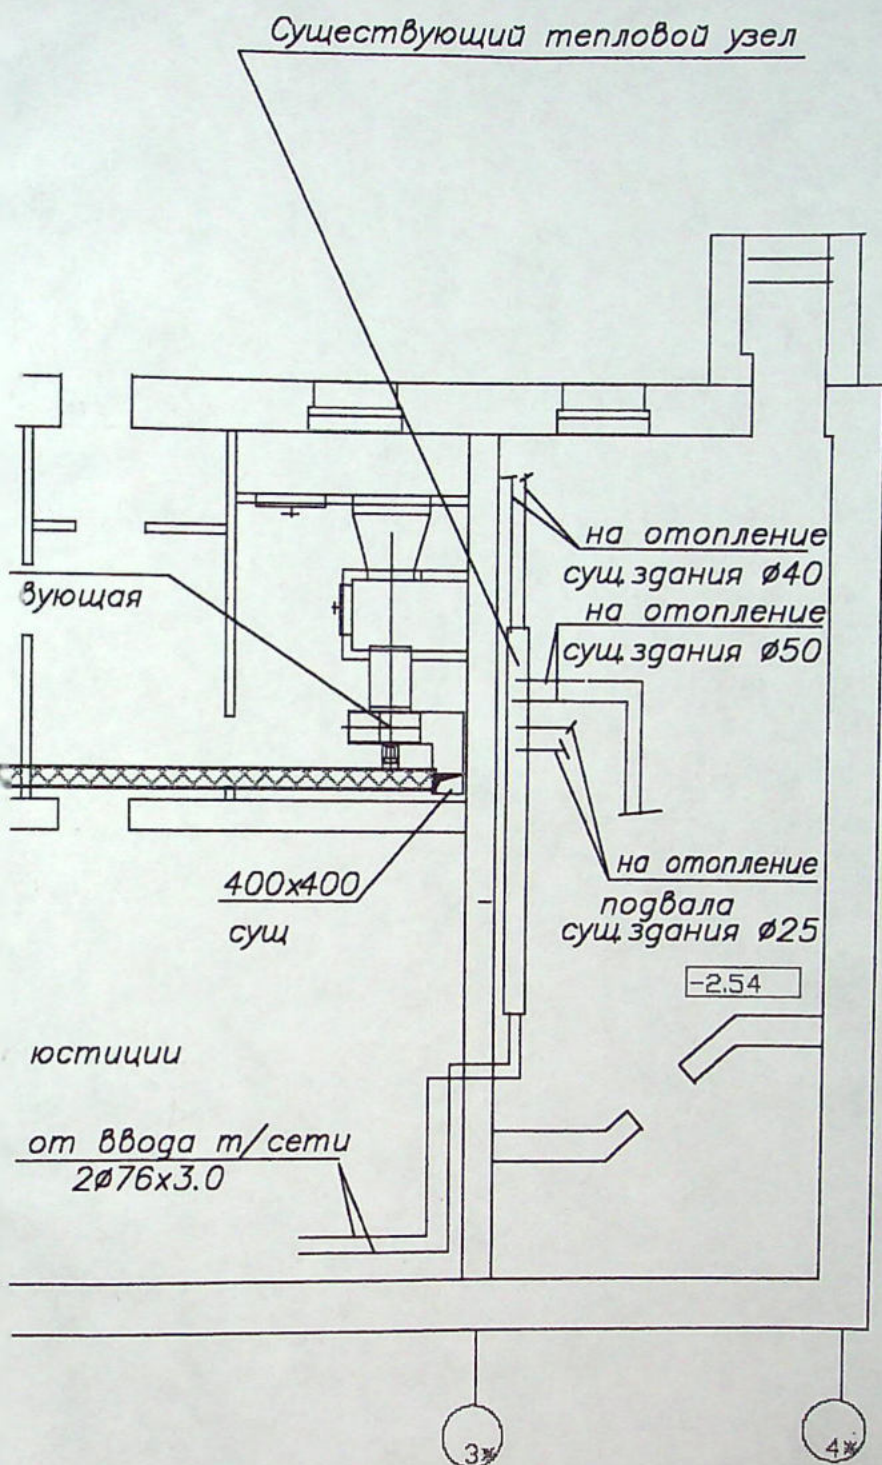

Приток в подвальные помещения подается от существующей приточной установки П-1. Приточная установка П-1 оборудована калорифером КСкЗ-6, фильтром ФЯП Б-2 шт, заслонкой воздушной утепленной и вентилятором В-Ц 70 N5. Электродвигатель на вентиляторе необходимо заменить с типа 4A71B6 на 4A80B4. Мощность этого электродвигателя 1.5 кВт, частота вращения 1415 об/мин.

Расход воздуха на существующее здание $L=2500 \text{ м}^3/\text{час}$, с присоединением нагрузки на подвальные помещения пристройки суммарный расход воздуха $L=3260 \text{ м}^3/\text{час}$

Существующее сечение воздуховода 400x400 позволяет подсоединить эту нагрузку.

04-03-08

Пристройка к зданию учреждения юстиции по Сысольскому шоссе в г. Сыктывкаре


	Стадия	Лист	Листов
Вентиляция	РП	10	
План техподполья	ООО "КЭП"		

из кн. Лист 10-01-01

ГИП 24.03


Проверил Золотская Л.В. 24.03

Выполн Романико Ром. 24.03

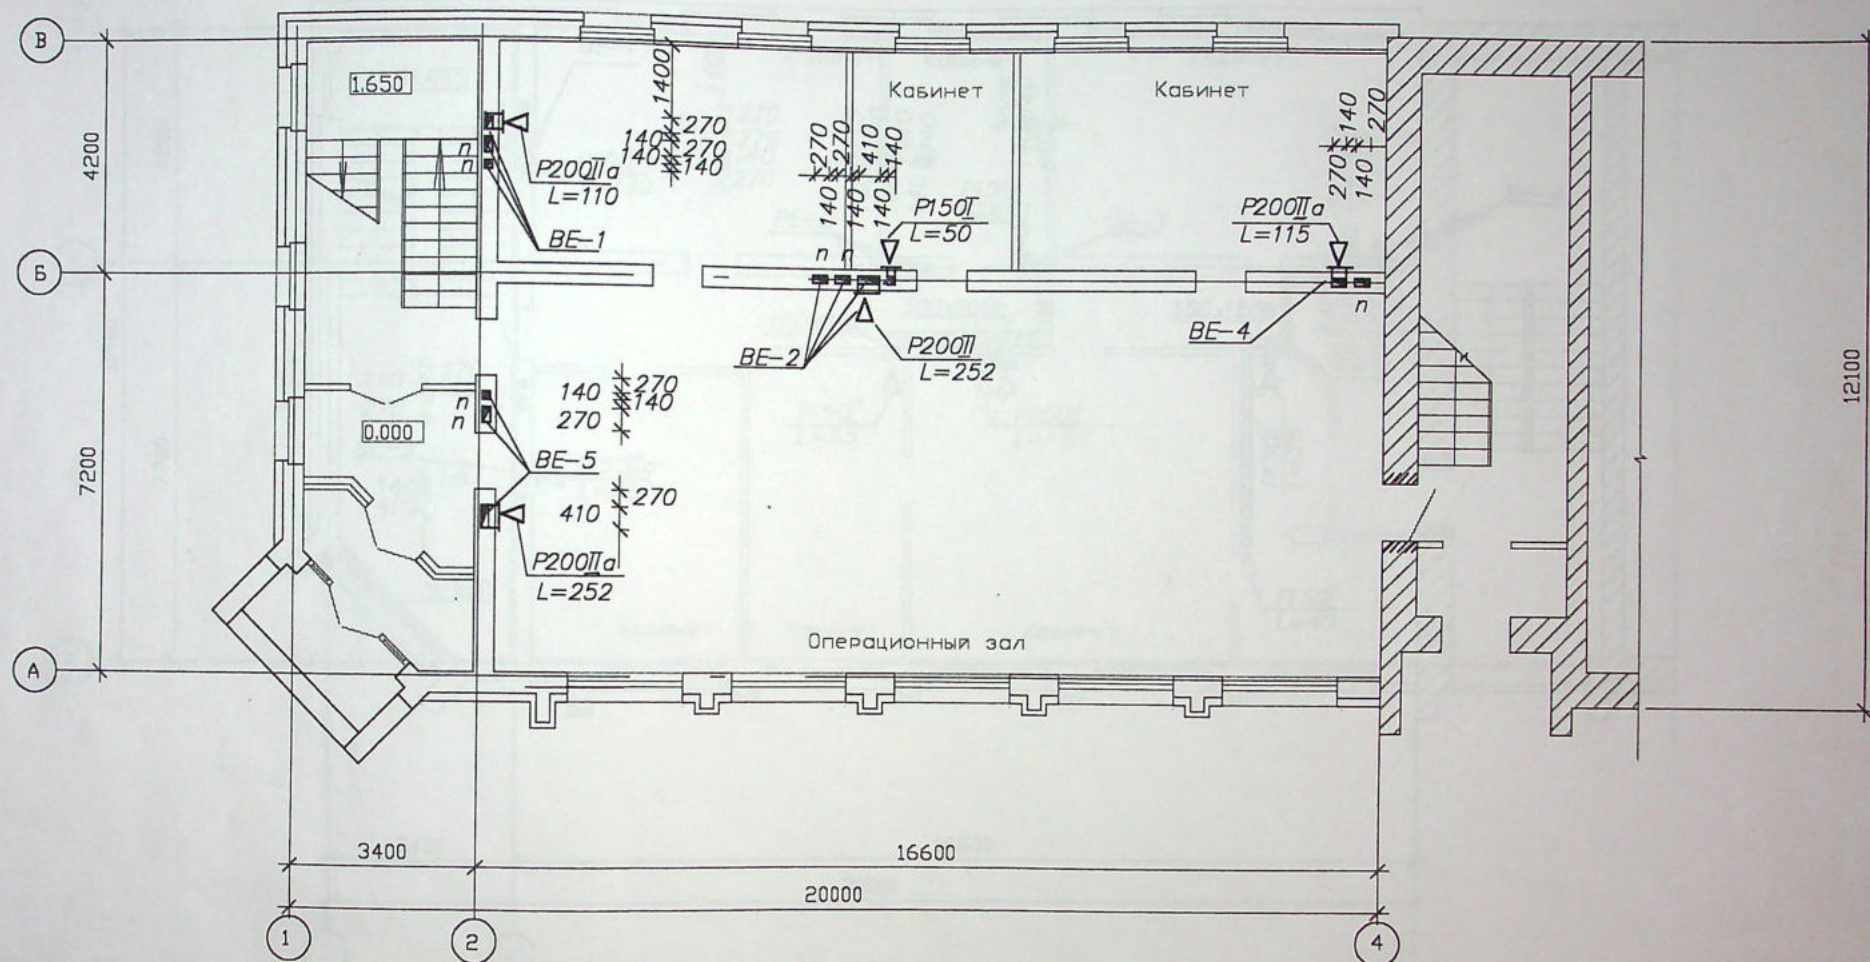


Инв. N подл.	Подпись и дата	Взам. инв. N
04.2.11	Л. Вол. 05.03	

						04-03-08		
						Пристройка к зданию учреждения юстиции по Сысольскому шоссе в г. Сыктывкаре		
Изм.	К.уч.	Лист	№ док.	Подпись	Дата	Вентиляция	Стадия	Лист
ГИП	Воловская	Л. Вол.	04.03				РП	11
Проверил	Воловская	Л. Вол.	04.03			План 1 этажа	ООО "КЭП"	
Выполн.	Романико	Ром.	04.03					

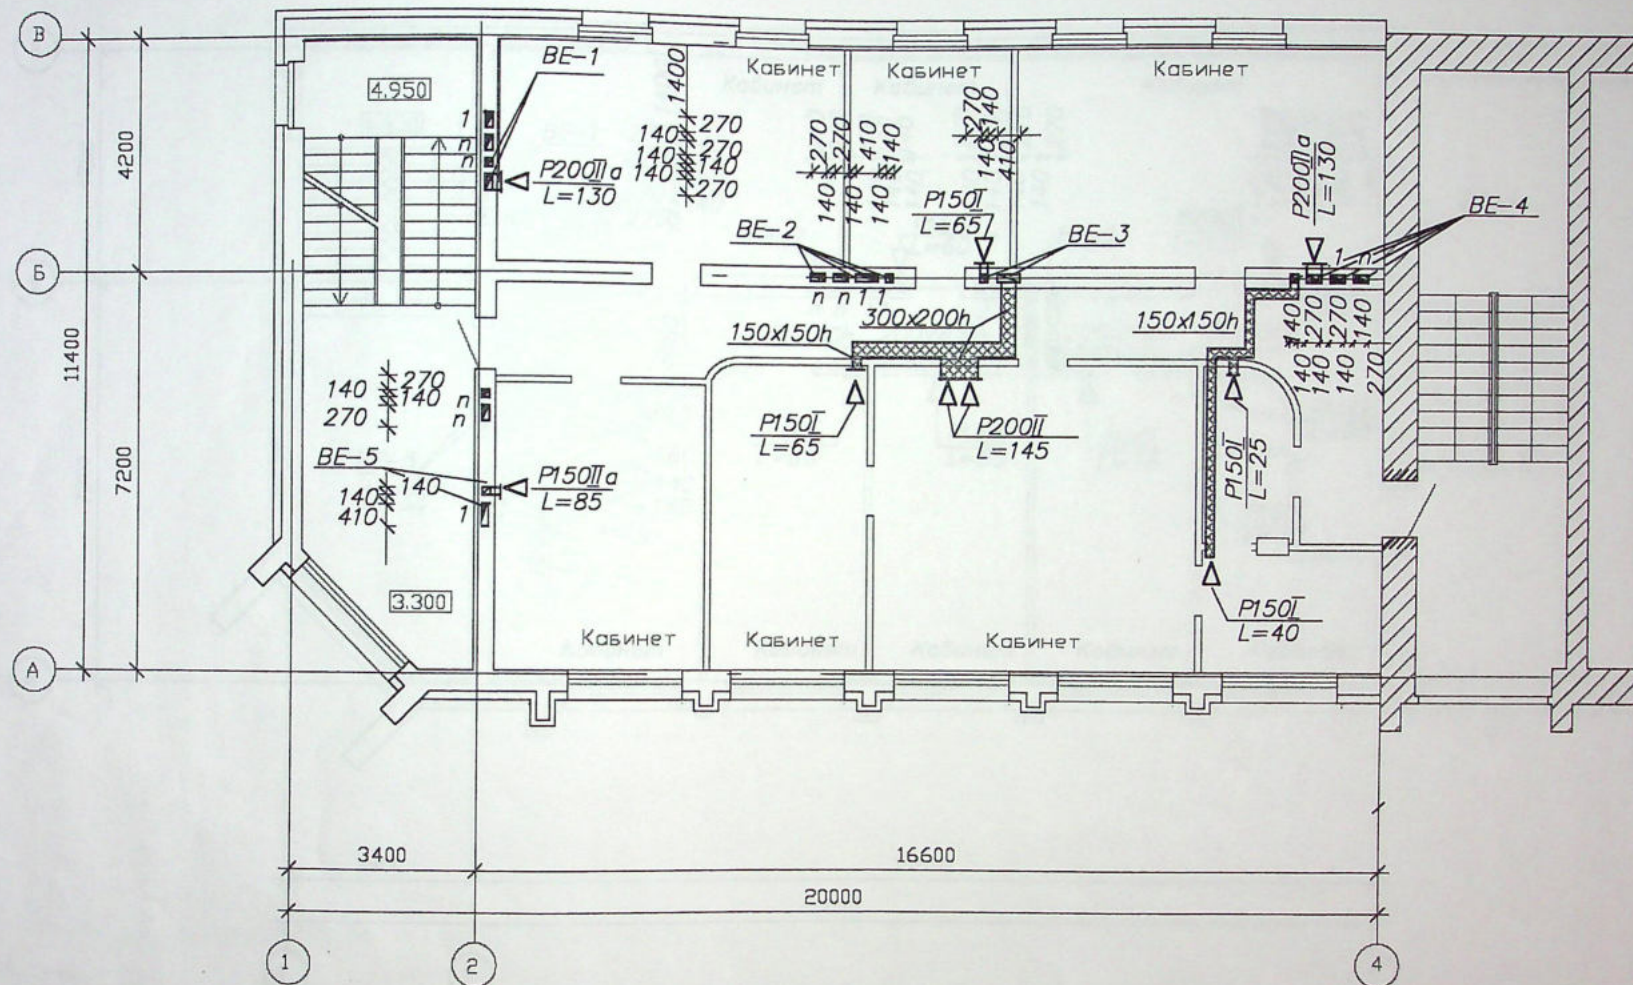



Инв. N подл.	Подпись и дата	Взам. инв. N
04.1.12	Л. Вол. 05.05	

						04-03-08		
						Пристройка к зданию учреждения юстиции по Сысольскому шоссе в г. Сыктывкаре		
Изм.	К.уч.	Лист	№ док.	Подпись	Дата	Вентиляция	Стадия	Лист
ГИП	Воловская	Л. Вол.	04.03				РП	12
Проверил	Воловская	Л. Вол.	04.03			План 2 этажа	ООО "КЭП"	
Выполн.	Романико	Роман	04.03					

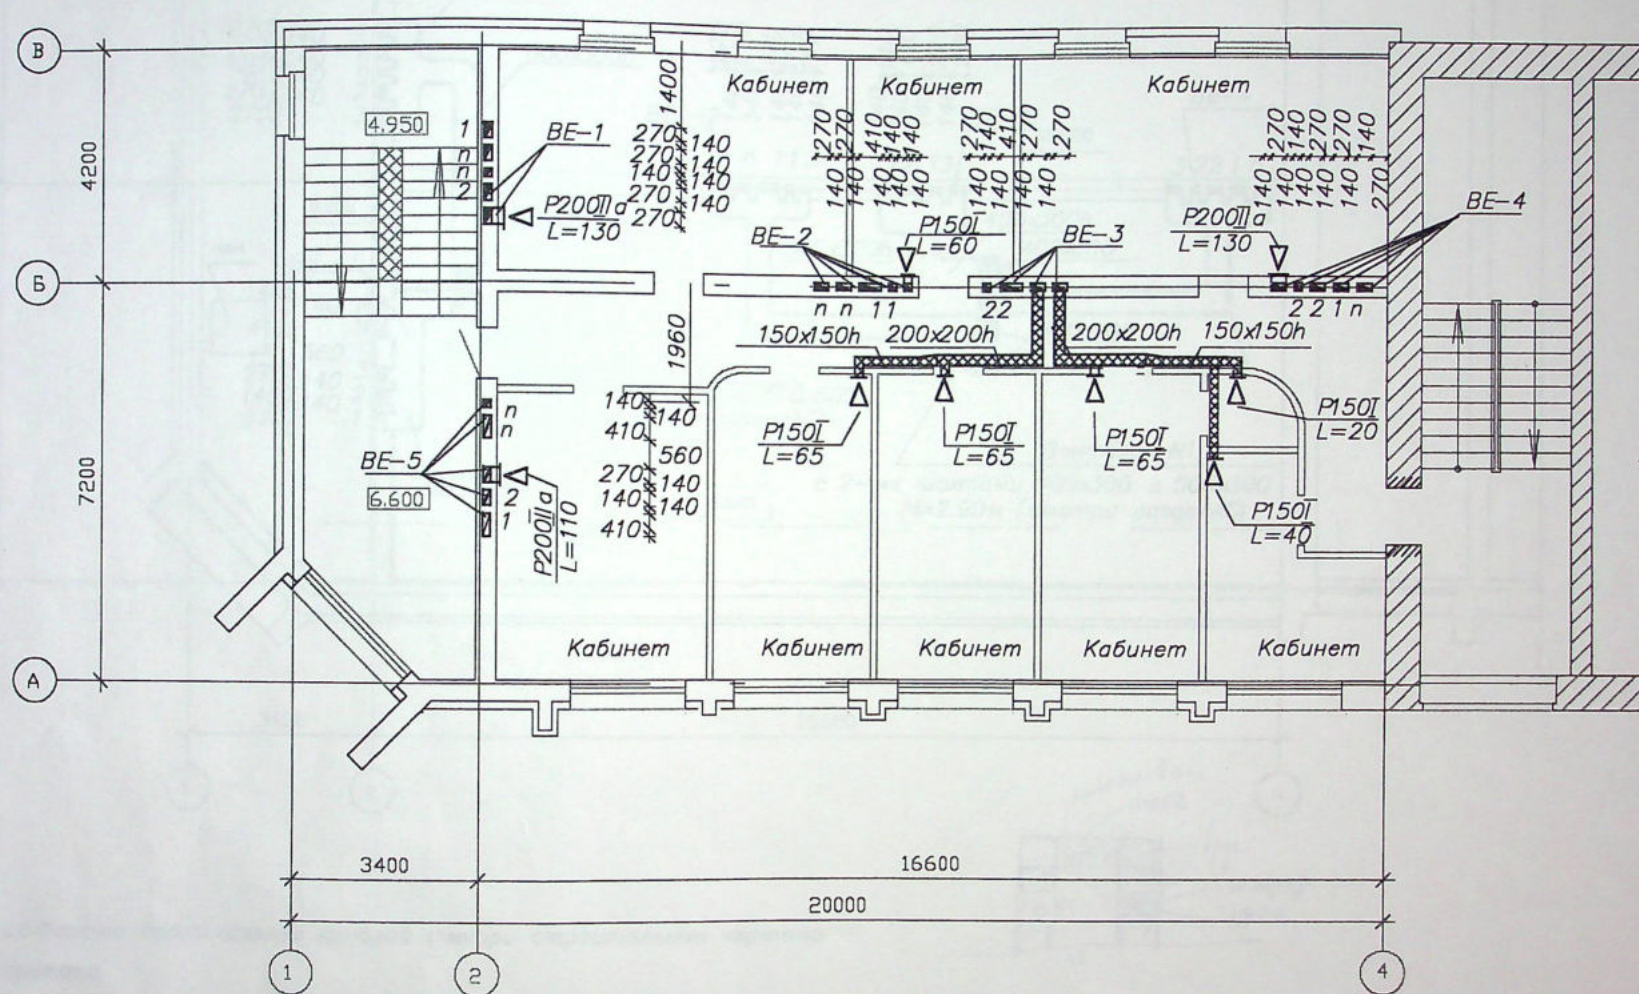

Инв. N подл.	Подпись и дата	Взам. инв. N
04.2.13	Л. Вол. 05.03	

04-03-08					
Пристройка к зданию учреждения юстиции по Сысольскому шоссе в г. Сыктывкаре					
Изм.	Куч.	Лист	№ док.	Подпись	Дата
ГИП	Волавская	Л. Вол.	04.03		
Проверил	Волавская	Л. Вол.	04.03		
Выполн.	Романико	Роман	04.03		
Вентиляция				Стадия	Лист
План 3 этажа				РП	13
				Листов	
				000 "КЭП"	

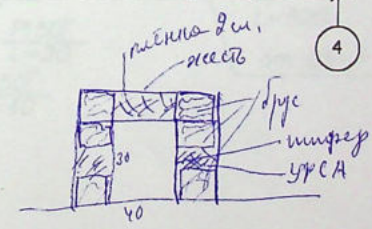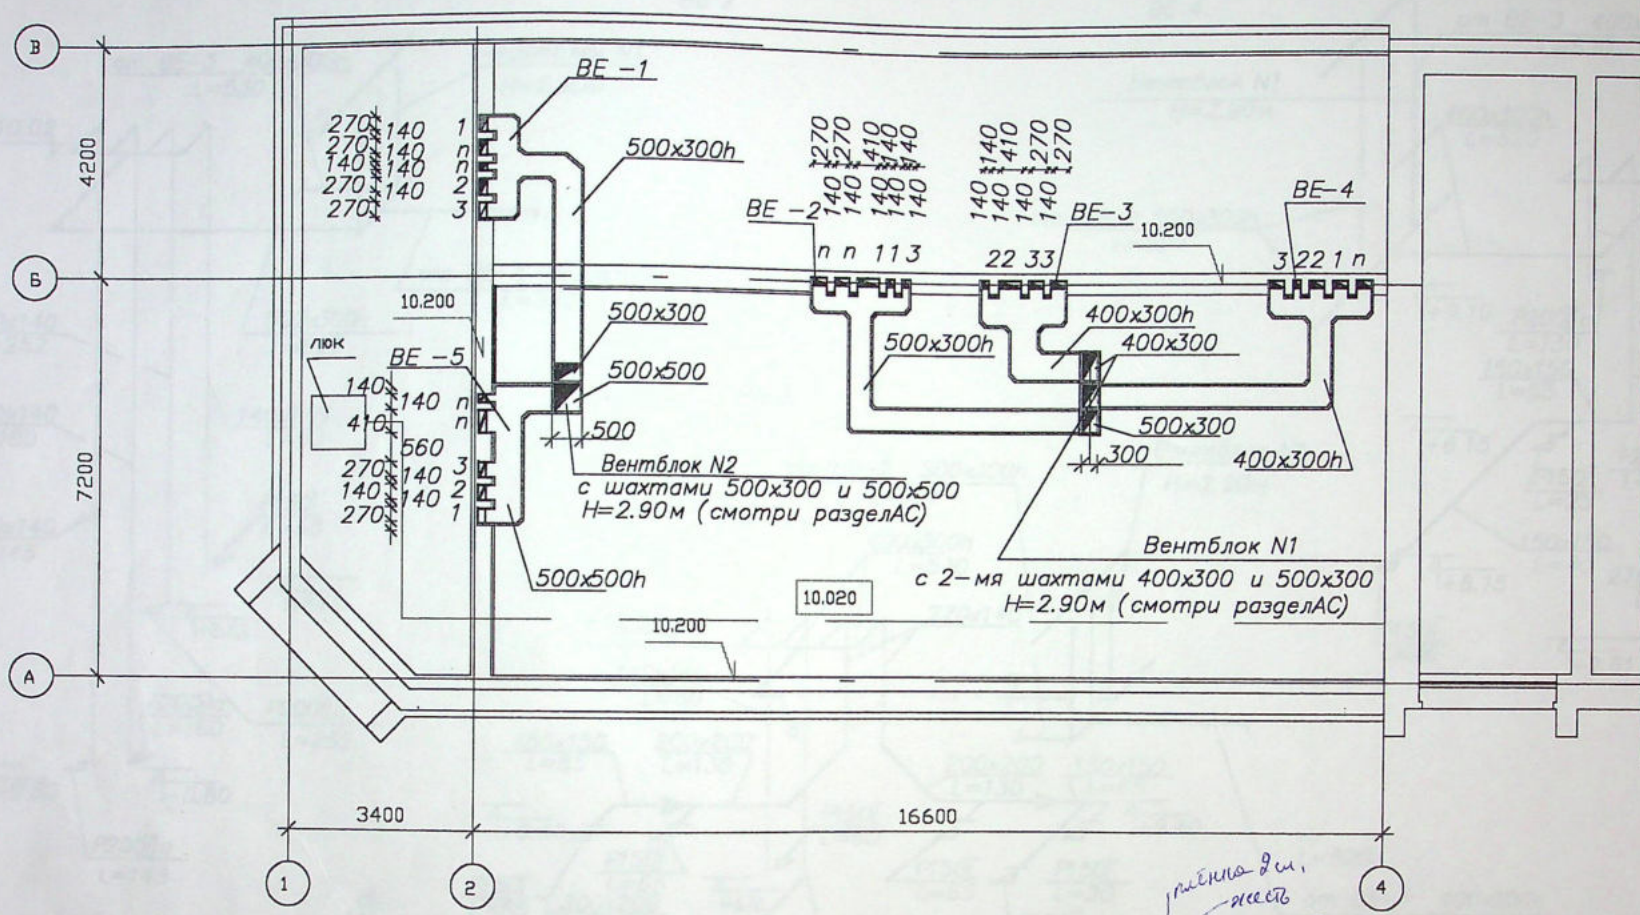


Привязку развертки вертикальных каналов смотри строительные чертежи данного проекта.



Конструкцию вентиляционных блоков смотри строительные чертежи данного проекта.

						04-03-08		
						Пристройка к зданию учреждения юстиции по Сысольскому шоссе в г. Сыктывкаре		
Изм.	Куч	Лист	№ док	Подпись	Дата	Вентиляция	Стадия	Лист
ГИП	Воловская	Л. Вол.	04.03				РП	14
Проверил	Воловская	Л. Вол.	04.03			План чердака	ООО "КЭП"	
Выполн.	Романико	Роман	04.03					

Инд. N подл.	Подпись и дата	Взам. инд. N
04.2.14	Л. Вол. 05.03	

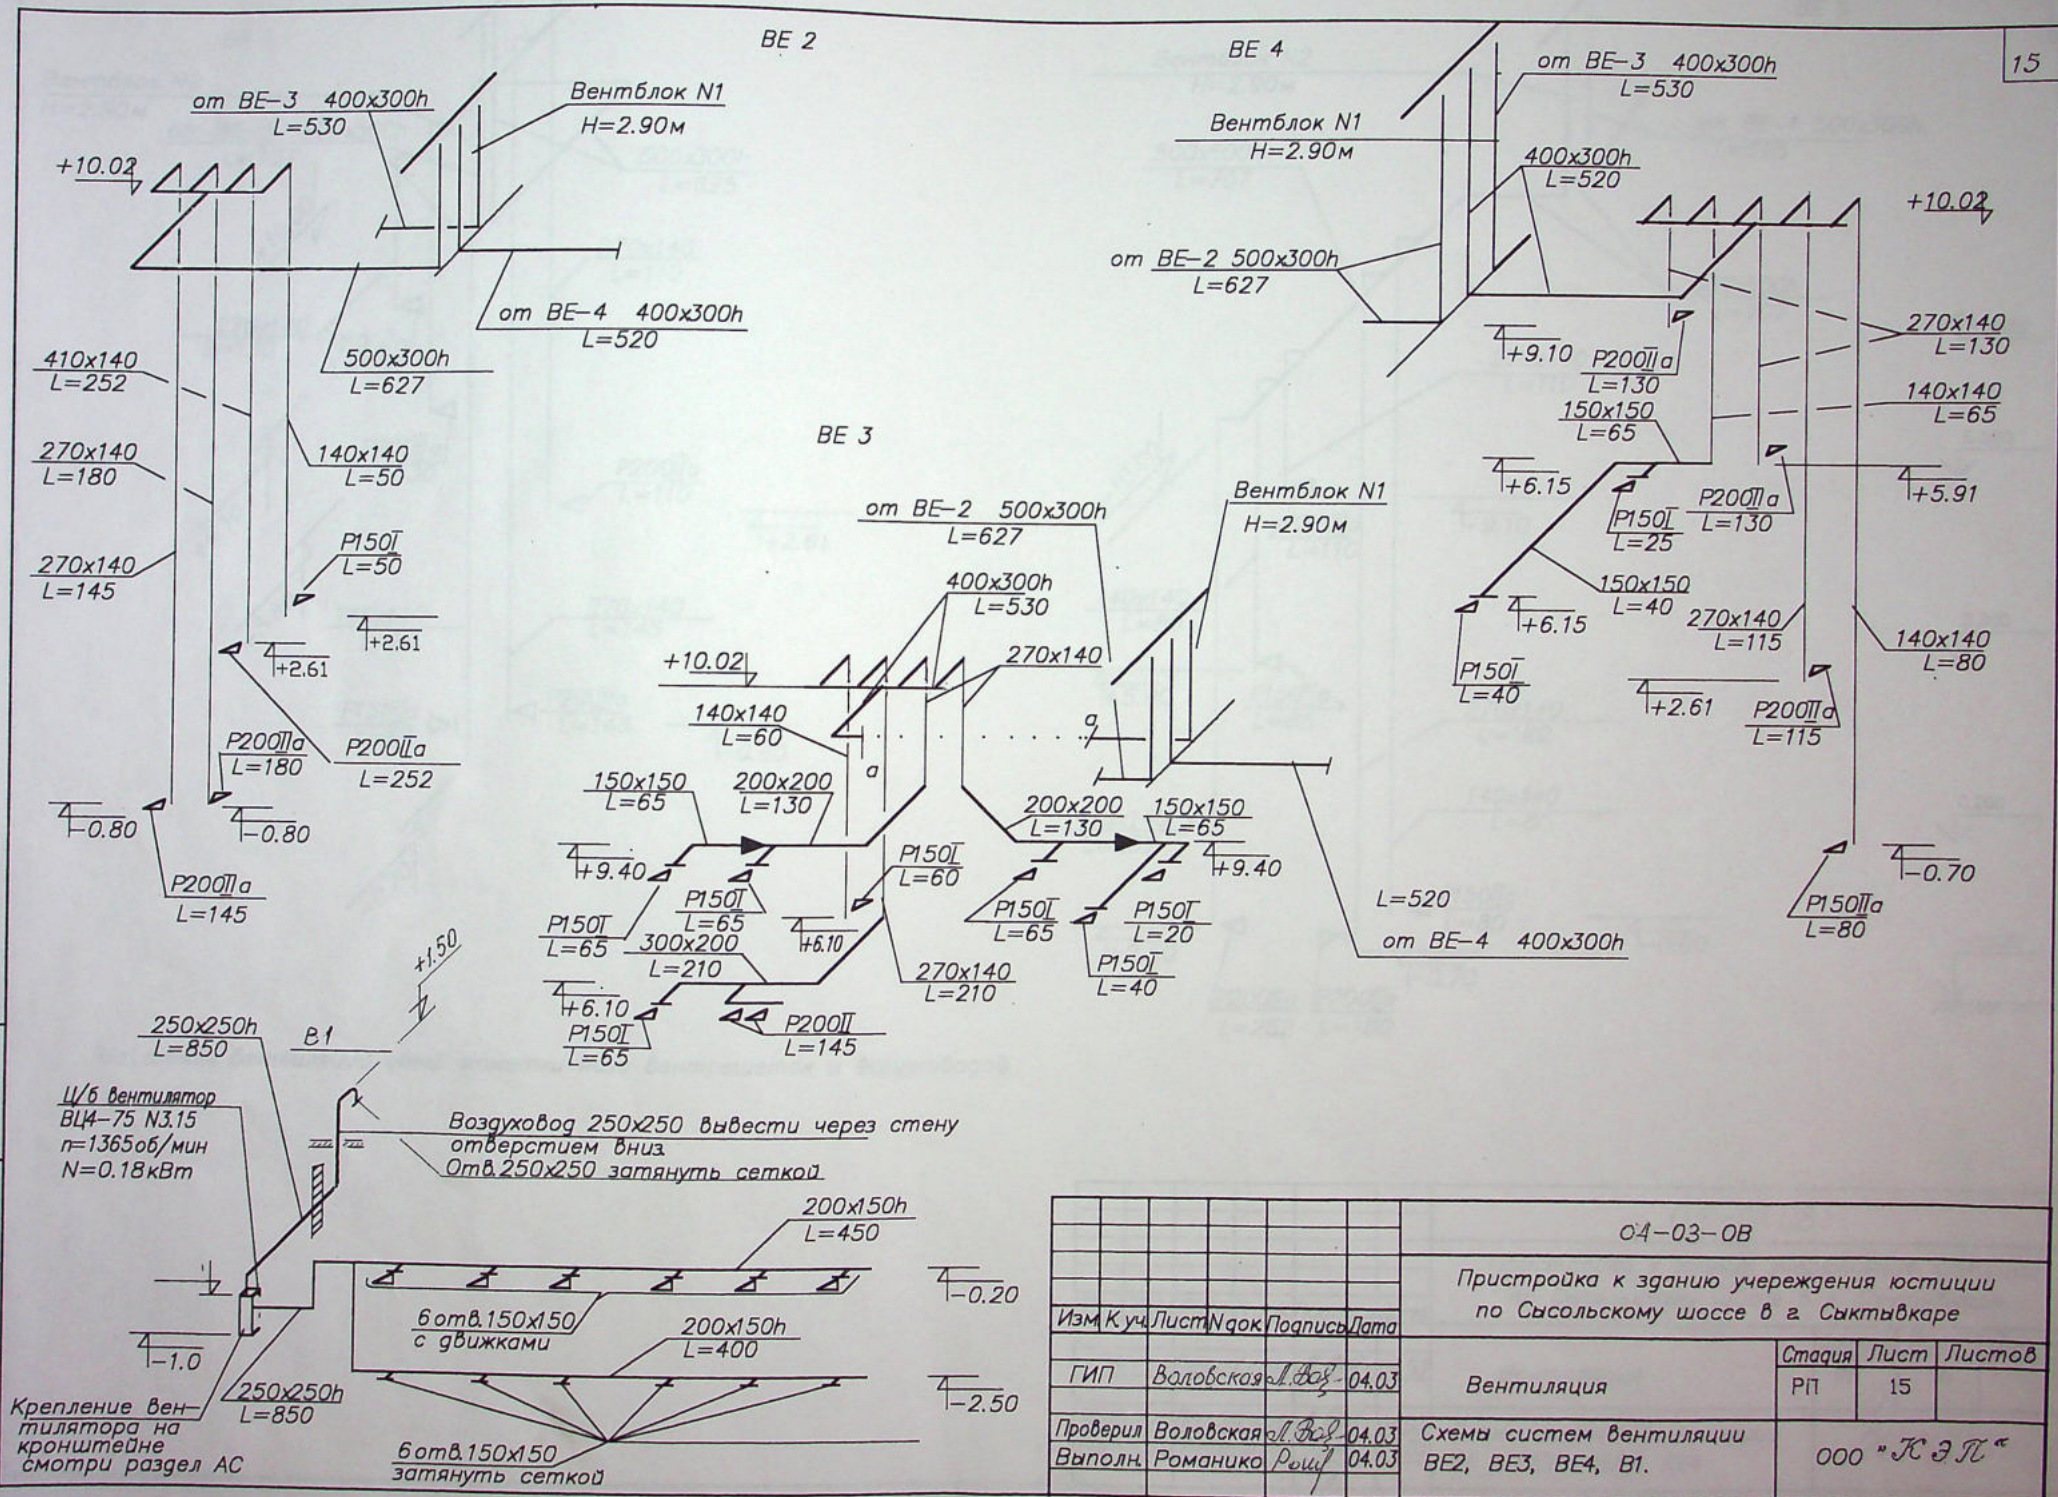

						04-03-0В		
						Пристройка к зданию учреждения юстиции по Сысольскому шоссе в г. Сыктывкаре		
Изм	Куч	Лист	Изд	Подпись	Дата			
							Стадия	Лист
ГИП	Воловская	Л. В.		04.03	Вентиляция	РП	15	Листов
Проверил	Воловская	Л. В.		04.03	Схемы систем вентиляции ВЕ2, ВЕ3, ВЕ4, В1.	ООО "ЖЭН"		
Выполн.	Романико	Роман		04.03				

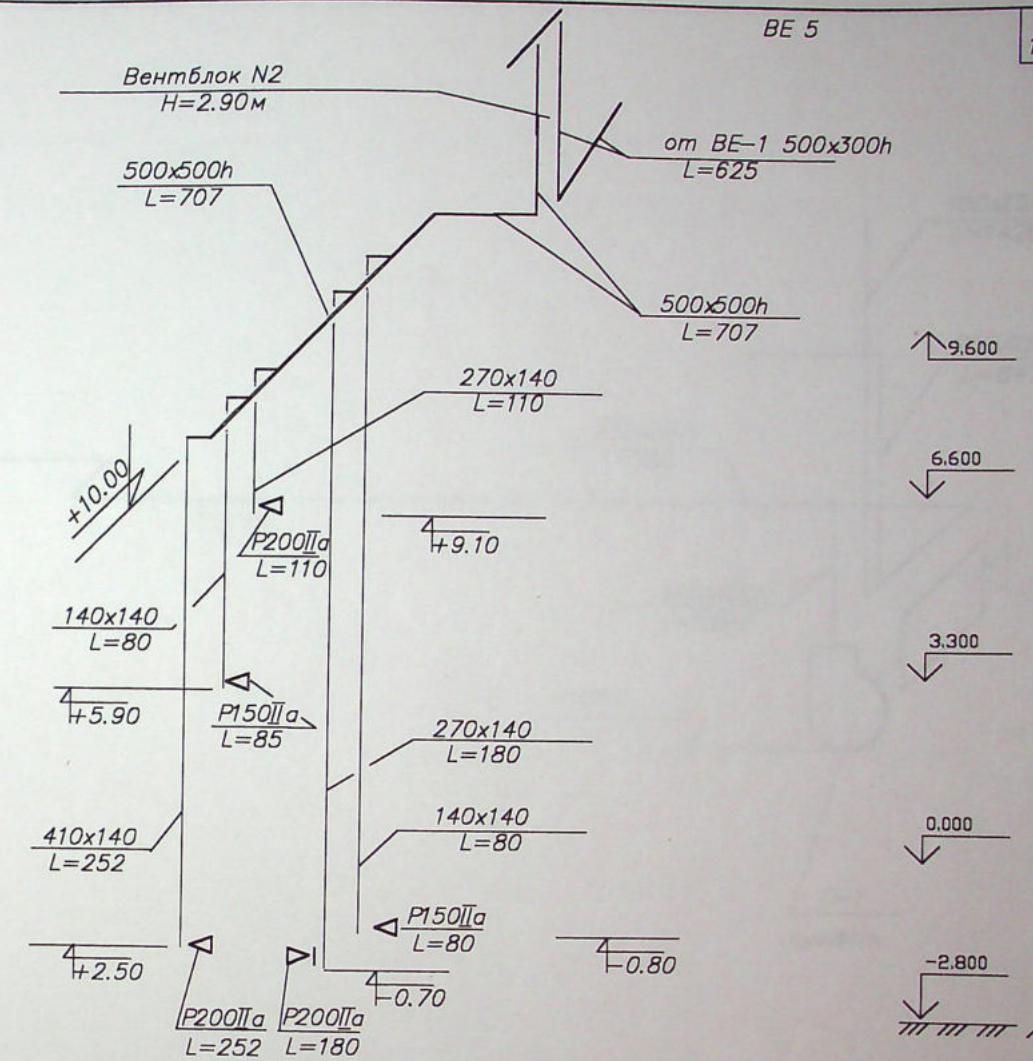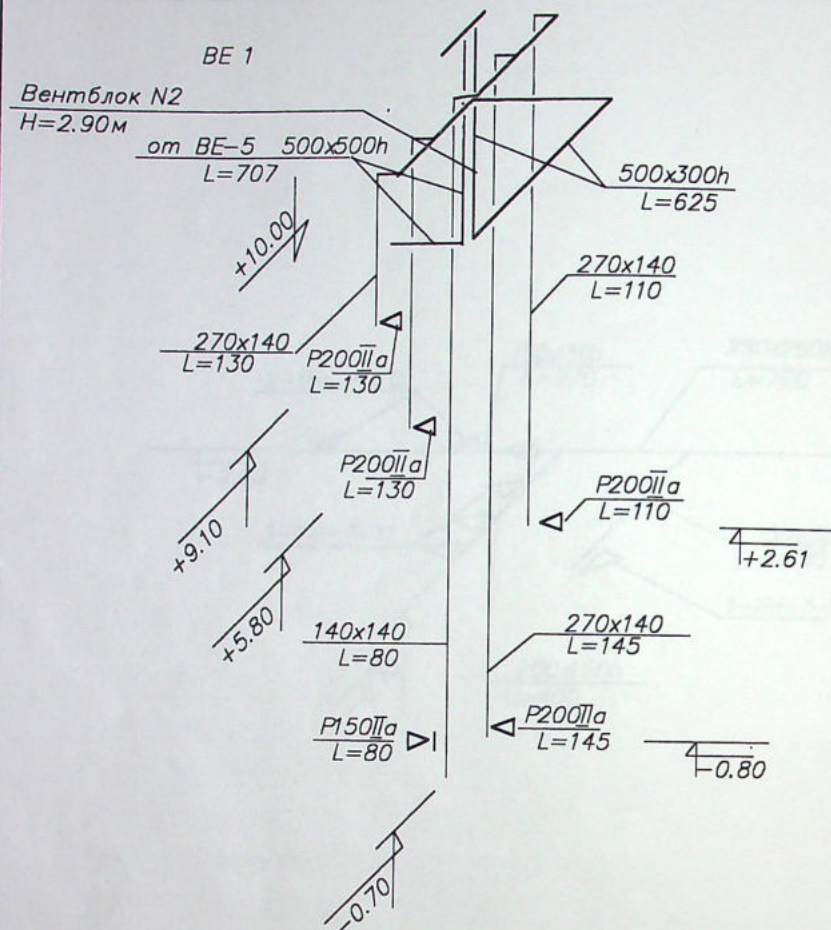


На схемах вентиляции даны отметки низа вентрешеток и воздухопроводов

04-03-08					
Пристройка к зданию учреждения юстиции по Сысольскому шоссе в г. Сыктывкаре					
Изм	К.уч.	Лист	№ док	Подпись	Дата
ГИП	Воловская	М. Вол.	04.03		
Проверил	Воловская	М. Вол.	04.03		
Выполн.	Романико	Р. Ром.	04.03		
Вентиляция				Стадия	Лист
				РП	16
Схемы систем вентиляции В1, ВЕ2, ВЕ3, ВЕ4				ООО "КЭП"	

Инд. N подл.	04.2.16
Подпись и дата	М. Вол. 05.03
Взам. инд. N	

П-1

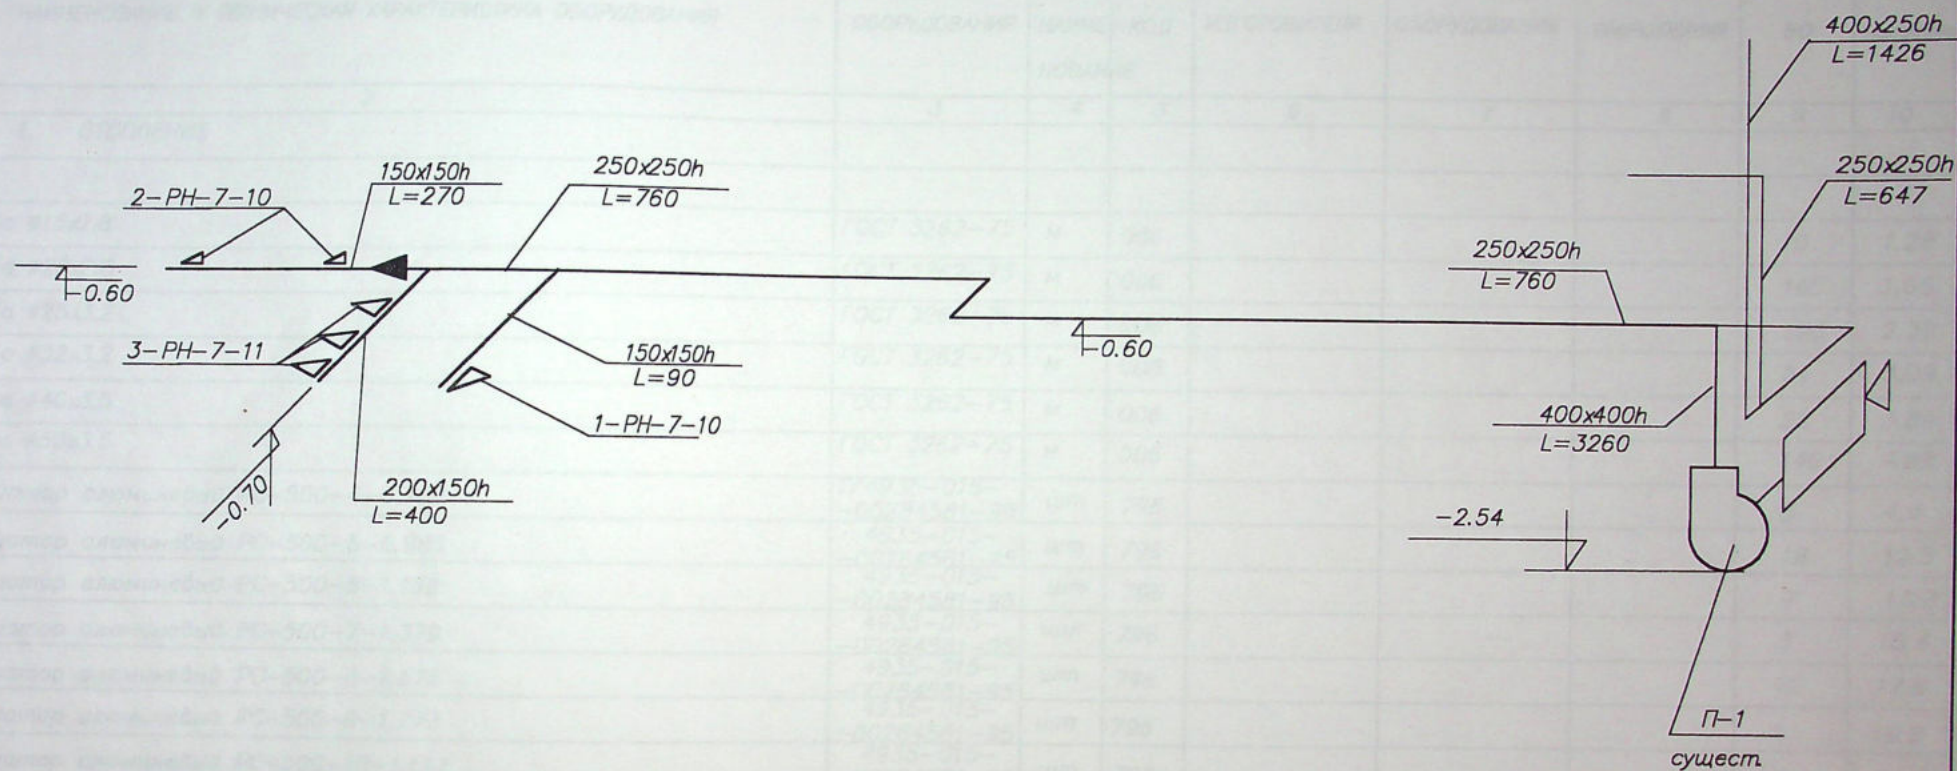

						04-03-08		
						Пристройка к зданию учреждения юстиции по Сысольскому шоссе в г. Сыктывкаре		
Изм	Куч	Лист	№ док	Подпись	Дата	Вентиляция	Стадия	Лист
ГИП	Воловская	Л.Ф.	04.03				РП	17
Проверил	Воловская	Л.Ф.	04.03			Схемы систем вентиляции П-1	ООО "КЭЛ"	
Выполн	Романико	Роман	04.03					

Инд. N подл.	Подпись и дата	Взам. инд. N
04.2.17	Л.Ф. 05.03	